






3PEN, AC 400V/TN-C, ochrana před úrazem el. proudem:samočinným odpojením vadné části od zdroje

Z důvodů hustoty inženýrských sítí, některé nemusí být z výkresu zřetelné. Jejich zakreslení je pouze orientační a je nutné nechat sítě vytýčit správci sítí, jejichž seznam je uveden v technické zprávě, jednotlivé přípojky nejsou zakresleny.




Pozemky do kterých se zasáhne budou uvedeny do předešlého stavu


LEGENDA:			
	Hrany ploch		Horkovod (Veolia)
	Katastrální mapa		
	Veřejné osvětlení (AVE)		
	Kanalizace (Energie AG Kolín)		
	Energetické vedení (ČEZ Distribuce, a.s.)		

LEGENDA ELEKTRO:			
	Stávající veřejné osvětlení		Uložení nového vedení ve zvláštní chrániče
 B-X-x	Nové veřejné osvětlení		
			Uzemnění nového veřejného osvětlení
	Vedení nového veřejného osvětlení		

TYP STOŽÁRŮ A SVÍTIDEL:			
OZNAČENÍ	B-X-a		
STOŽÁR	HISTORICKÝ LITINOVÝ SLOUP TYP A 2M (FYRMÝ PECHLÁT)		
VÝLOŽNÍK/NAKLON	- / -		
SVÍTIDLO	HISTORICKÁ LITINOVÁ LUCERNA S VYSOKOTLAKOU VÝBOJKOU 70W SHC (PECHLÁT 07)		
SVORKOVNICE	pro připojení 3 přívodů		
KABEL KE SVÍTIDLU	CYKY-J 3x1.5		
JIŠTĚNÍ SVÍTIDLA	max 6A		

PARAMETRY ZAPOJENÍ:			
PROPOJOVACÍ KABEL	CYKY-J 4x16mm ²		
ZPŮSOB ULOŽENÍ KABELU	Chránička HDPE/LDPE 75mm ČSN EN 50086-2-4		
	Chránička HDPE/LDPE 50mm ČSN EN 50086-2-4		
ULOŽENÍ POD VOZOVKU	2xChránička HDPE/LDPE 100mm ČSN EN 50086-2-4		
ZAKONČENÍ	SMRŠTOVACÍ HLAVICE CCB 4-38/11		
ZEMNĚNÍ	FeZn p=10mm (FeZn 30/10mm)		

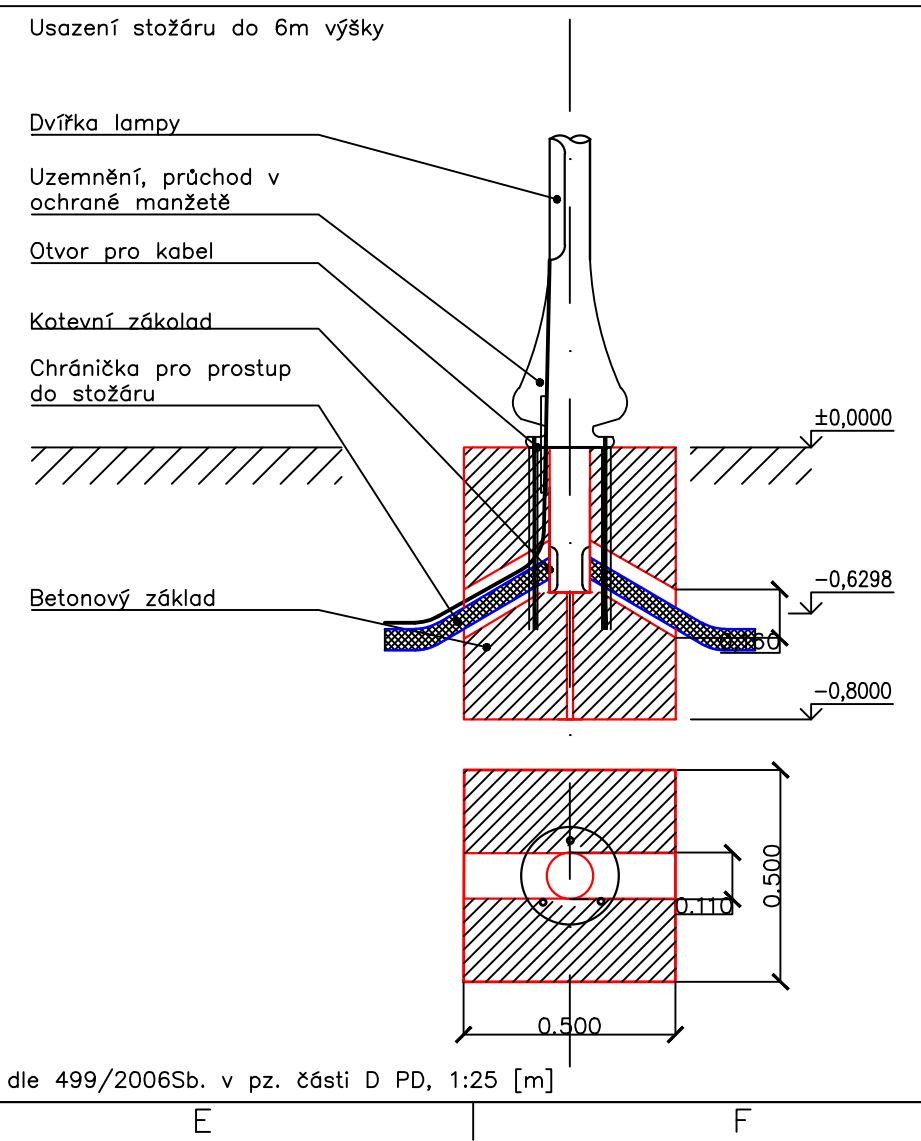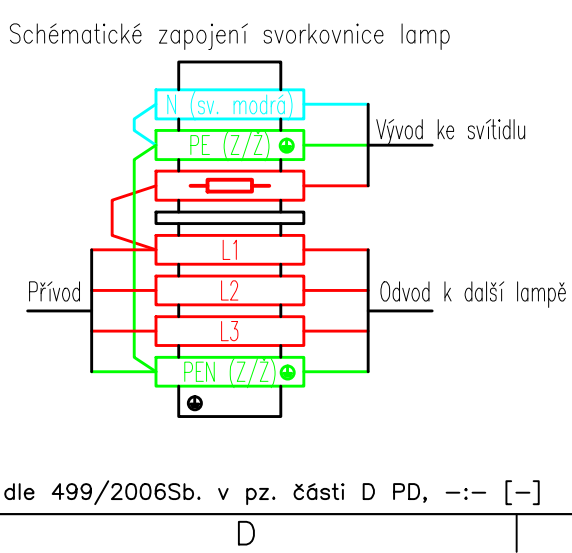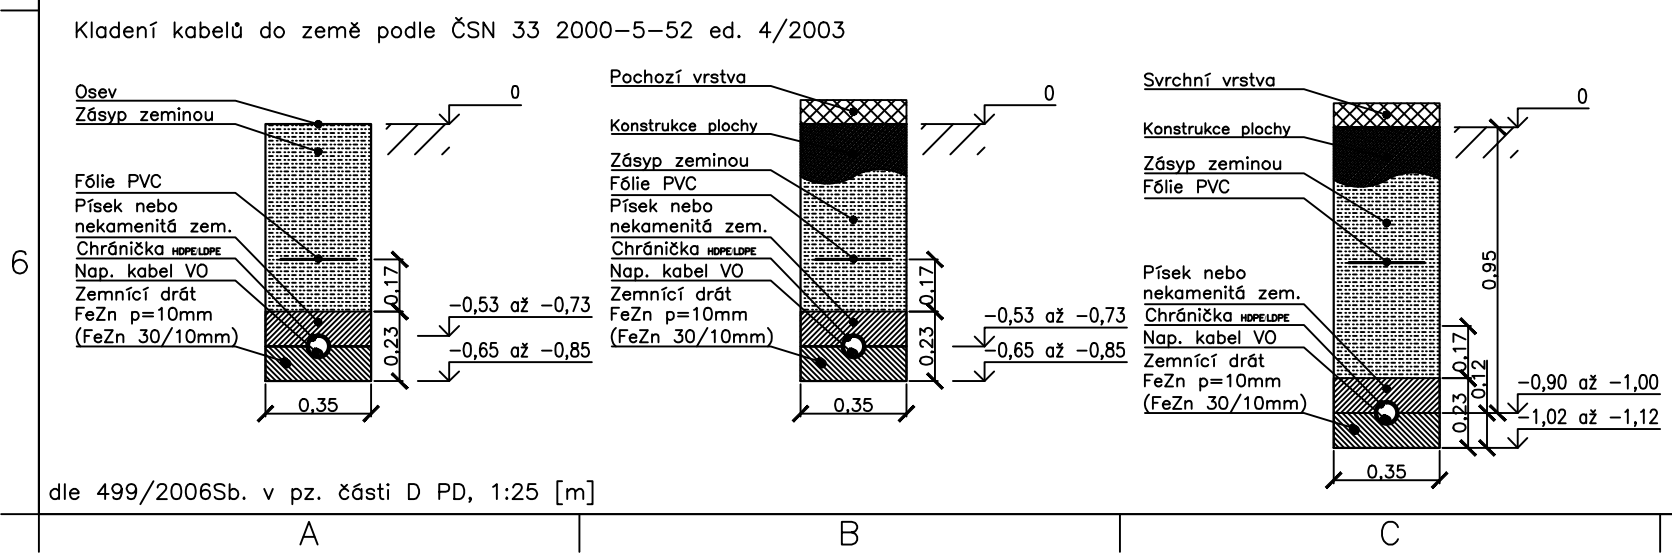

SOUDŘADNÝ SYSTÉM: S-JTSK					
VÝŠKOVÝ SYSTÉM: Bpv					
SYSTÉM PROMĚTÁNÍ: ISO E					
REV.	DATUM	ÚČEL VYDÁNÍ	VYPRACOVAL	KONTROLOVAL	SCHVÁLIL
0	1.8.2021	Kontrola	Ing. T. Dvořák	Ing. Dvořáková	Ing. T. Dvořák
ZP. PROJEKTANT: T.DVOŘÁK		ZAKÁZKA Č.: 21ZK00128		STUPEŇ PD: DUS	
PROJEKTOVAL: T.DVOŘÁK		DATUM: 1.8.2021		FORMAT: A2	MĚŘÍTKO: 1:500 [m]
MÍSTO STAVBY: Severočeský kraj			<div> S4A, s.r.o., www.s4a.cz, info@s4a.cz</div>		
STAVEBNÍK: Město Kolín					
NÁZEV: Obnova přístupové cesty k zámecké kapli v Kolíně— zpracování projektové dokumentace					
ČÁST: Veřejné osvětlení					
PŘÍLOHA: Situace, uzemnění, uložení kabelů, základy a zapojení			DOKUMENT ČÍSLO: 21ZK00128-01-DW-001		
SOUBOR: 21ZK00128-01-DW-001V1.0.DWG					
	G			H	
				LIST/LISTŮ: 1/1	