




LEGENDA:

- VODOVOD
- STÁVAJÍCÍ KANALIZACE
- PLYN (GAS_NET)
- KABEL NN (ČEZ)
- KABEL VN (ČEZ)
- TELEKOMUNIKAČNÍ KABEL (CETIN)
- TEPLOVOD
- REKONSTRUKCE KANALIZACE

POZN:
ZAKRESLENÍ STÁVAJÍCÍCH INŽENÝRSKÝCH SÍTÍ JE POUZE INFORMATIVNÍHO CHARAKTERU NA ZÁKLADĚ PODKLADŮ SPRÁVCŮ TECHNICKÉ INFRASTRUKTURY. PŘED ZAHÁJENÍM VÝKOPOVÝCH PRACÍ JE NUTNO OVĚRIT SKUTEČNÉ UMÍSTĚNÍ JEDNOTLIVÝCH SÍTÍ.
UMÍSTĚNÍ STÁVAJÍCÍCH KANALIZAČNÍCH PŘÍPOJEK Z OBJEKTŮ DO HLAVNÍ STOKY NENÍ ZNÁMÉ. REKONSTRUKCE TĚCHTO PŘÍPOJEK NENÍ PŘEDMĚTEM REKONSTRUKCE. UMÍSTĚNÍ NAPOJOVACÍCH TVAROVEK (T-KUS) BUDE ŘEŠENO V RÁMCI REALIZACE STAVBY.

SITUATIVNÍ SCHÉMA

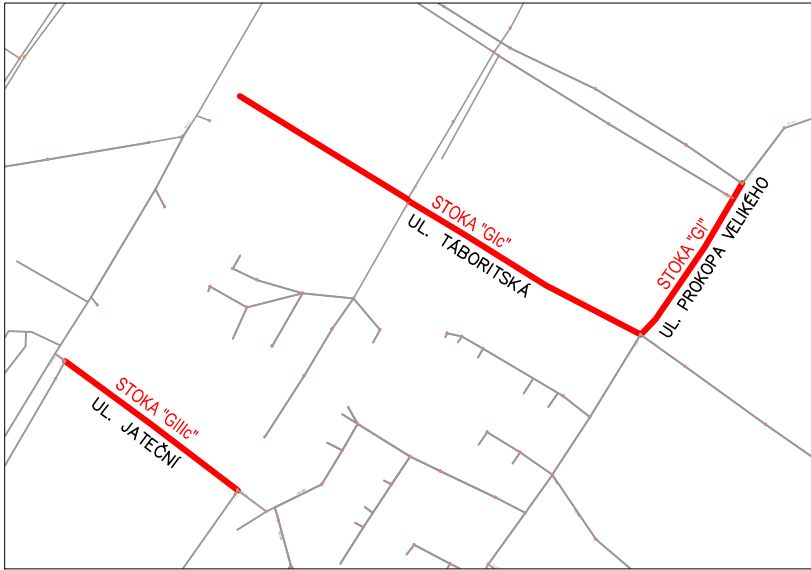

SOUŘADNICE ŠACHET A ULIČNÍCH VPUSTÍ		
BOD	X	Y
ŠJ1	1057744.840	688692.740
ŠJ2	1057778.070	688647.480
ŠJ3	1057813.180	688601.320
UV1	1057745.962	688683.317
UV2	1057751.310	688686.200
UV3	1057777.620	688641.600
UV4	1057782.945	688644.434
UV5	1057804.434	688606.416
UV6	1057811.330	688607.210

PROJEKTANT <div></div> REINVEST spol. s r.o., K Novému Dvoru 897/66, 142 00 Praha 4			INVESTOR <div></div> Město Kolín Karlovo náměstí 78 280 12, Kolín 1		
AKCE Rekonstrukce kanalizačních stok v ul. Táboritská, P. Velikého a Jateční, Kolín					ČÍSLO PŘÍLOHY D.1.1.4
HLAVNÍ ING. PROJEKTU Ing. Marek Raška		KATASTR Kolín		D.1.1 KANALIZACE	
ODPOVĚDNÝ PROJEKTANT Ing. Jiří Sobol		STUPĚŇ DZS/RDS			
PROJEKTANT Ing. Jiří Sobol		SOUŘ. SYSTÉM JTSK		DATUM 2.2019	
TECHNICKÁ KONTROLA Ing. Lukáš Písek		MĚŘÍTKO 1:250		VARIANTA	
ZAMĚŘIL		POČET FORMÁTŮ 6 A4		ČÍSLO ZAKÁZKY	
SITUACE KANALIZACE UL. JATEČNÍ					