

REVITALIZACE KOMENSKÉHO PARKU

Kolín, ulice Kutnohorská
STAVEBNÍK/CLIENT
MĚSTO KOLÍN
Karlovo náměstí 78, 280 12 Kolín I

GENERÁLNÍ PR OJEKTANT /CHIEF DESIGNER
monom works s.r.o.
U Průhonu 26, 170 00 Praha 7

AUTOR/AUTHOR
Jakub Vašek, Igor Hobza, Michal Bernart,
Jan Bradáč
ZODPOVĚDNÝ PROJEKTANT/RESPONSIBLE DESIGNER
Ing. arch. Michal Bernart, ČKA 03752

HLAVNÍ INŽENÝR PROJEKTU/CHIEF PROJECT ENGINEER
Ing. arch. Igor Hobza
ZPRACOVATEL ČÁSTI DOKUMENTACE/ISSUER
monom works s.r.o.

ZODPOVĚDNÝ PROJEKTANT ČÁSTI/PART RESPONSIBLE
Karel Sommer, ČKAIT 0015093

VYPRACOVAL/DRAWN BY
Karel Sommer

REVIZE/REVISION	
00	


ZAKÁZKA/PROJECT	DATUM/DATE
mw0092	08/2022

NÁZEV VÝKRESU/DRAWING TITLE	PROFESE/PROFESSION
PŮDORYS PŘÍSTAVBA	ELEKTRO

RAZÍTKO/STAMP	Č. PARÉ/PRINT-OUT No.

Č. VÝKRESU/DRAWING N.	MĚŘÍTKO/SCALE
D.1.4.2	1:50

STUPEŇ PD/PROJECT PHASE	ČÁST/PART
Dokumentace pro spojené územní a stavební řízení	D.1.4.2.04

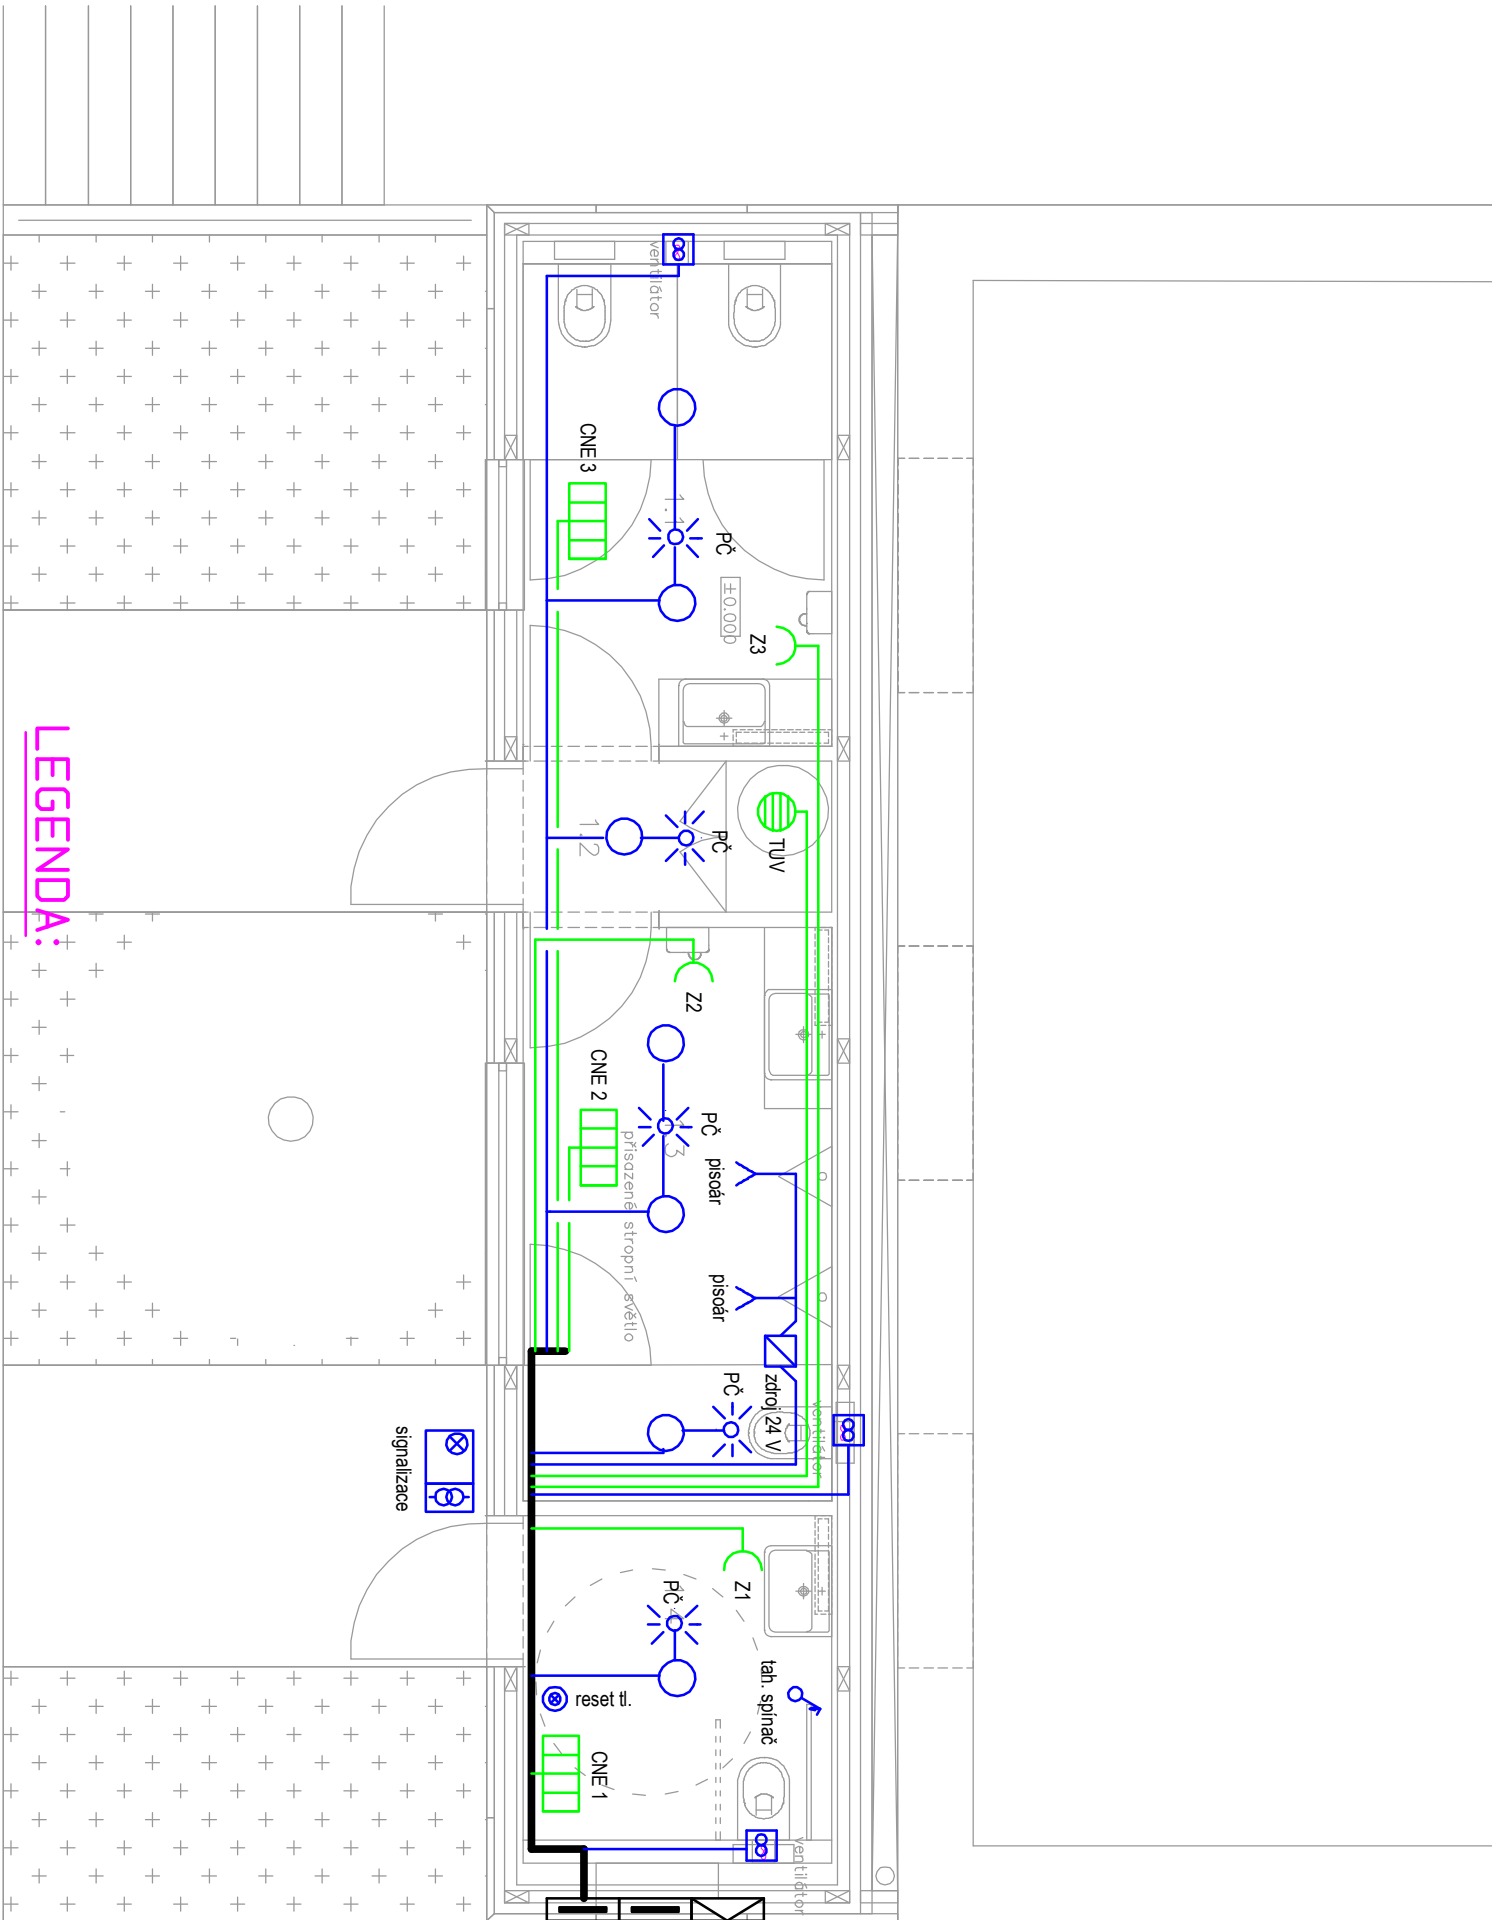

LEGENDA:

	vývod 230 V		zásuvka, IP 20		vodič CYKY-2-5x1,5
	vývod 230 V		zásuvka, IP 20		vodič CYKY-2-5x2,5
	vývod 24/12V		zásuvka, IP 44		vodič KOAX ; UTP ; JY-(st)Y 2x2x0,8
	ventilátor s doběhem		hlavní kabelová trasa		
	spínač do vlhka		zásuvka 400 V ; 16 A		
	el. ohříváč TUV		sada pro nouzovou signalizaci		
	ovládání žaluzií		nástěnný/stropní přímotop		