


LEGENDA:


- SO 15 SPOJOVACÍ POTRUBÍ, ŽLABY A OBĚKTY NA NICH
— STÁVAJÍCÍ GRAVITAČNÍ ŘADY
— STÁVAJÍCÍ TLAKOVÉ GRAVITAČNÍ ŘADY
— STÁVAJÍCÍ VÝTLAČNÉ SPLAŠKOVÉ ŘADY
- - - STÁVAJÍCÍ ROZVODY TOPNÉ VODY
— STÁVAJÍCÍ ROZVODY KALU
- - - STÁVAJÍCÍ ROZVODY BIOPLYNU
— STÁVAJÍCÍ ROZVODY PITNÉ VODY
- - - STÁVAJÍCÍ ODBĚR PROVOZNÍ VODY
- - - STÁVAJÍCÍ KABELY ELEKTRO

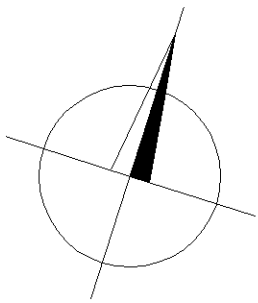

LEGENDA:

- SO 01 HRUBÉ PŘEDČIŠTĚNÍ – ČESLOVNA, LAPÁK ŠTĚRKU
SO 02 HRUBÉ PŘEDČIŠTĚNÍ – LAPÁK PISKU
SO 03 SDRUŽENÝ OBJEKT – USAZOVACÍ NÁDRŽE A AKTIVAČNÍ NÁDRŽE
SO 04 DOŠAZOVACÍ NÁDRŽE
SO 05 DEŠŤOVÁ ZDRŽ
SO 06 ČERPAČÍ STANICE VRATNÉHO A PŘEBYTEČNÉHO KALU, AT STANICE
SO 07 VYHNÍVACÍ NÁDRŽE, STROJOVNA VYHNÍVACÍCH NÁDRŽÍ
SO 08 STROJOVNA PLYNOVÉHO HOSPODÁŘSTVÍ
SO 10 ROZVODNA NN
SO 11 DMYCHÁRNA
SO 12 STROJNÍ ODVODNĚNÍ KALU
SO 13 PROVOZNÍ BUDOVA A POMOCNÉ PROVOZY
SO 14 KOLEKTORY
SO 15 SPOJOVACÍ POTRUBÍ, ŽLABY A OBJEKTY NA NICH
SO 16 ODPADNÍ STOKA A VÝUSTNÍ OBJEKT
SO 17 PŘÍJEZDNÍ KOMUNIKACE, K ČOV
SO 18 VNITROAREÁLOVÉ ZPEVNĚNÉ PLOCHY
SO 20 OPLOCENÍ A SADOVÉ ÚPRAVY
SO 22 TRAFOSTANICE
SO 25 PŘÍPOJKA PITNÉ VODY
SO 26 NÁDRŽ REGENERACE KALU
SO 27 DMYCHÁRNA PRO REGENERACI
SO 28 VNITROAREÁLOVÁ PŘÍPOJKA ZEMNÍHO PLYNU
SO 29 SEPARÁTOR OBSAHU TLAKOVÝCH VOZŮ
SO 30 ZÁKLAD PRO NÁDRŽ CHEMICKÉHO SRÁŽENÍ FOSFORU

- STÁVAJÍCÍ STAV
— NAVRŽENÝ STAV
- - - NAVRŽENÁ PLYNOVODNÍ PŘÍPOJKA
- - - NAVRŽENÉ SPOJOVACÍ POTRUBÍ

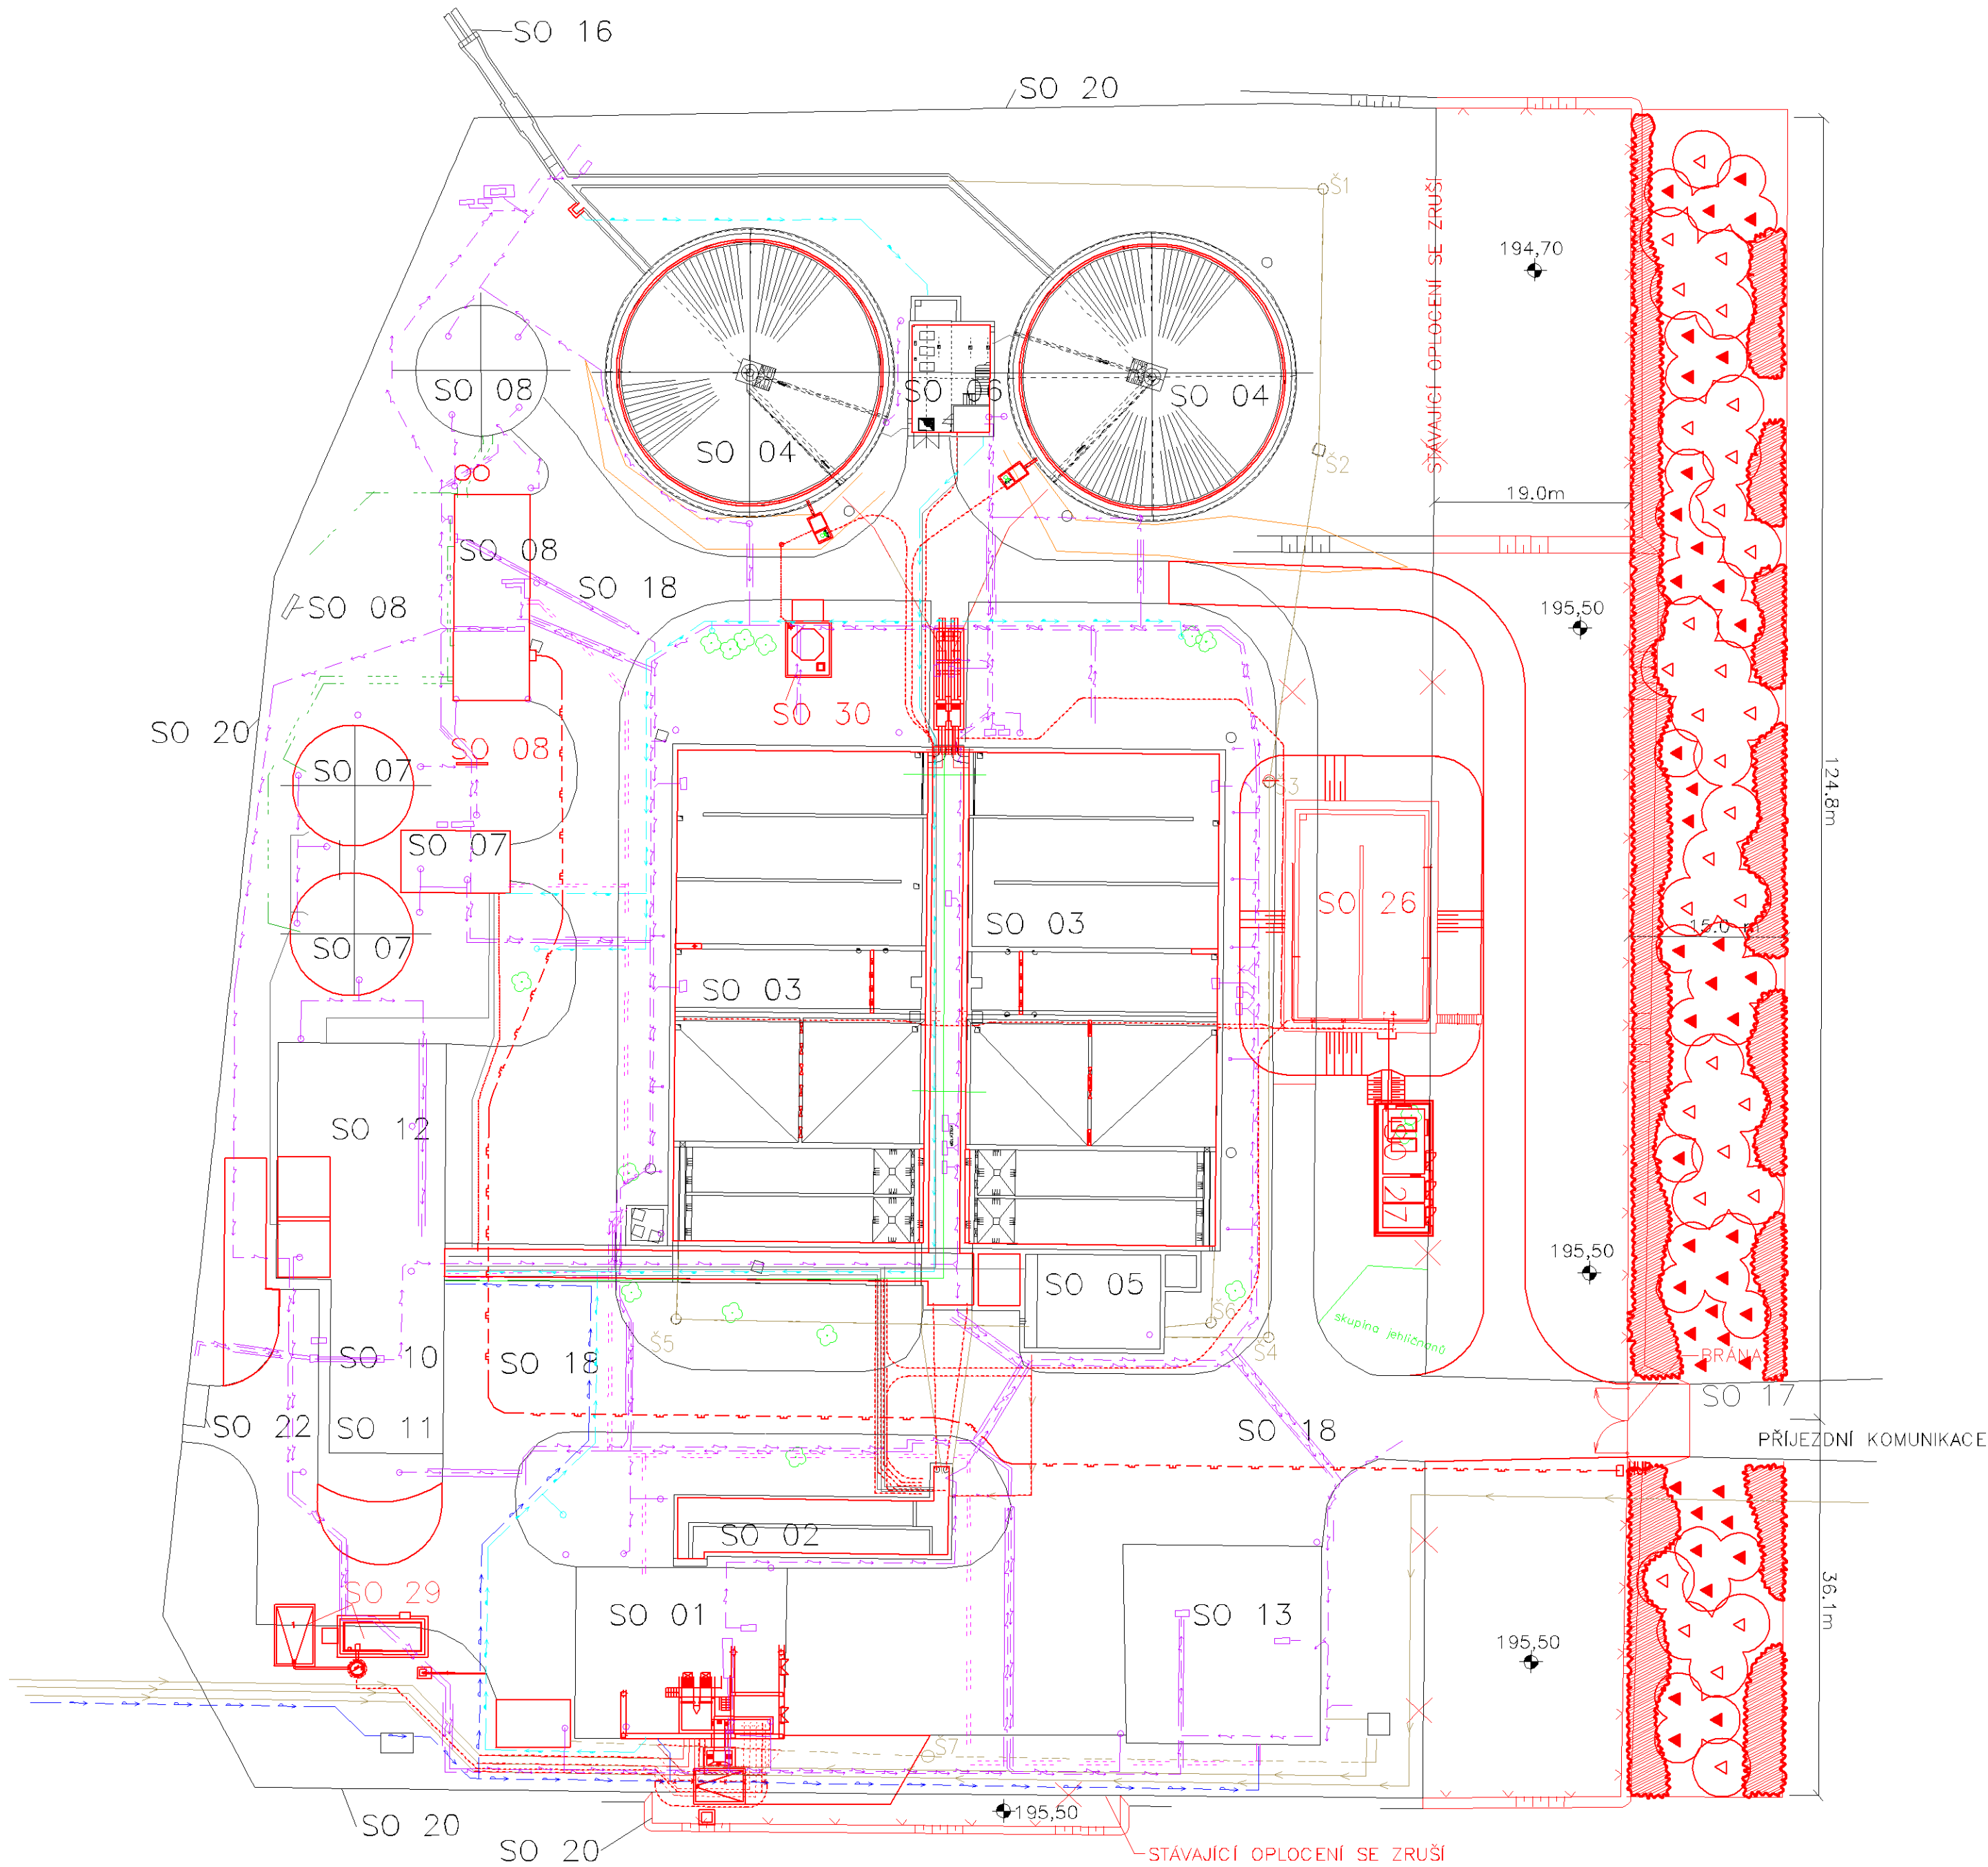

Povolující záznamy :

| | | | | | | | |
|--|---------|----------|---|------------------------|-----------------------|----------------------|--|
| | | | | | | | |
| | | | | | | | |
| 0 | 04/2008 | ČISTOPIS | Ing.J.Doležal v.r. | Ing.H.Broftová v.r. | Ing.J.Doležal v.r. | R.Novák v.r. | |
| Revize | Datum | Popis | Navrhl | Kreslil | Kontroloval | Schválil | |
| Objednatel : | | |  <div>MĚSTO KOLÍN Karlovo náměstí 78, 280 12 Kolín</div> | | | Souprava : | |
| Zhotovitel : | | | | | | | |
|  <div>IKP CONSULTING ENGINEERS s.r.o.</div> <div>Jirsikova 5 186 00 Praha 8 e-mail:info@ikpce.com</div> <div>Tel.: 255 733 111 Fax: 255 733 605 IČO 45799016 DIČ CZ-45799016 http:www.ikpce.com</div> | | | | | | | |
| Název projektu : | | | Rozšíření a optimalizace ČOV Kolín a možnosti napojení přidružených obcí | | | | |
| Kraj : Středočeský Obec : Kolín | | | | | | | |
| Obsah : | | | CELKOVÁ SITUACE | | | Projekt IKP: 108 403 | |
| | | | | | | VP: Radim Novák | |
| | | | | | | Stupeň : ZDS / RDS | |
| | | | | | | Datum: 04.2008 | |
| | | | | | | Formát: 6 A4 | |
| | | | | | | Měřítko: 1 : 500 | |
| | | | Část : | | Příloha : | | |
| | | | B. | | B.02 | | |