



LEGENDA

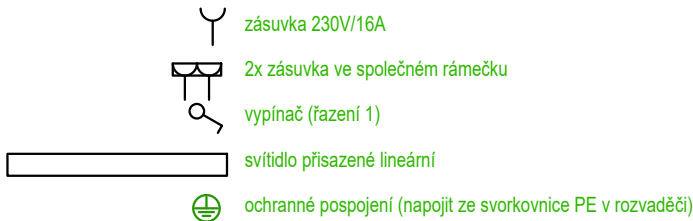

Rozvodnice R2 (úprava rozvodnice R2)
třetí řada / levá část

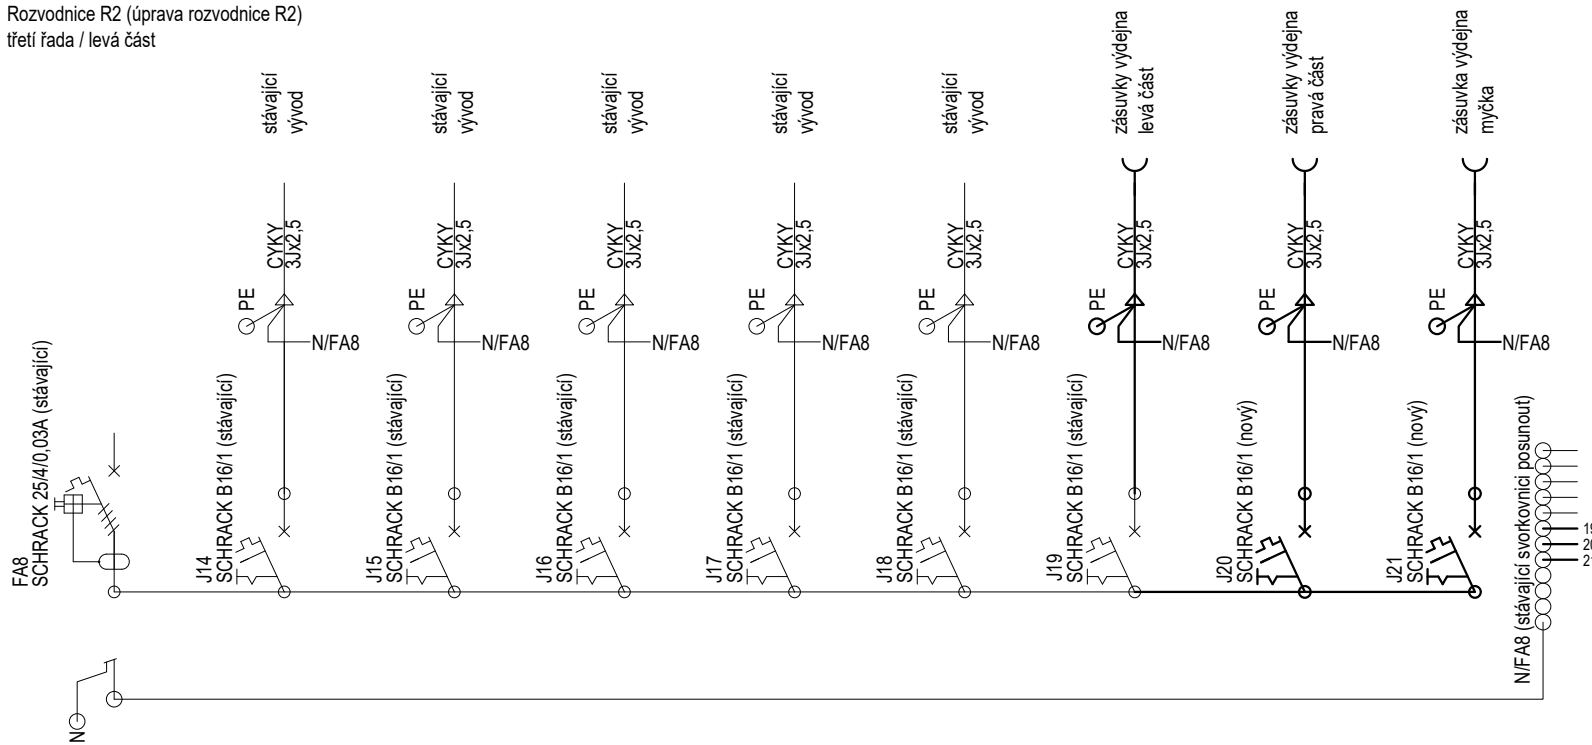

Akce: Rekonstrukce výdejny v 1.NP a 2.NP v MŠ Pohádka Kolín V

Umístění: Mateřská škola POHÁDKA Kolín V., Chelčického 1299

Investor: Město Kolín, IČ: 00235440, Karlovo náměstí 78, 280 12 Kolín 1

Proiectura Dana s.r.o
PROJEKCE - INŽENÝRING - REALIZACE
U tunelu 152, Senohraby 251 66
IČ: 17219787, DIČ: CZ17219787
tel. +420 734 745 727, info@proiecturadana.cz

Projektant: Ladislav Vančát
Zodp. projektant: Ladislav Vančát
Autor, projektant: Ladislav Vančát

NA TUTO DOKUMENTACI SE VZTAHUJÍ AUTORSKÁ PRÁVA, NENÍ URČENA PRO ZHOTOVENÍ KOPÍÍ A JAKÝCHKOLIV REPRODUKCI BEZ SOUHLASU PROIEKTURA DANA s.r.o.


Stupeň: DPS

Číslo zakázky: 25002

Část PD: D.1.4.5

Obsah:

ELEKTROINSTALACE 1.NP - VÝDEJNA

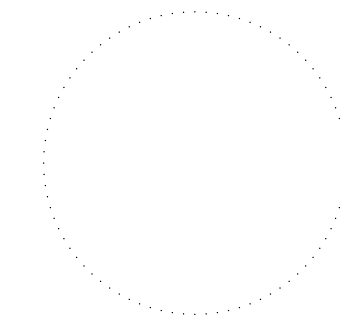

Datum: 2/2025

Měřítko: 1:50

Formát: 2xA4

Číslo přílohy:

Paré:

D.1.4.5.1