


PŮDORYS BOURACÍCH PRACÍ  
M1:100

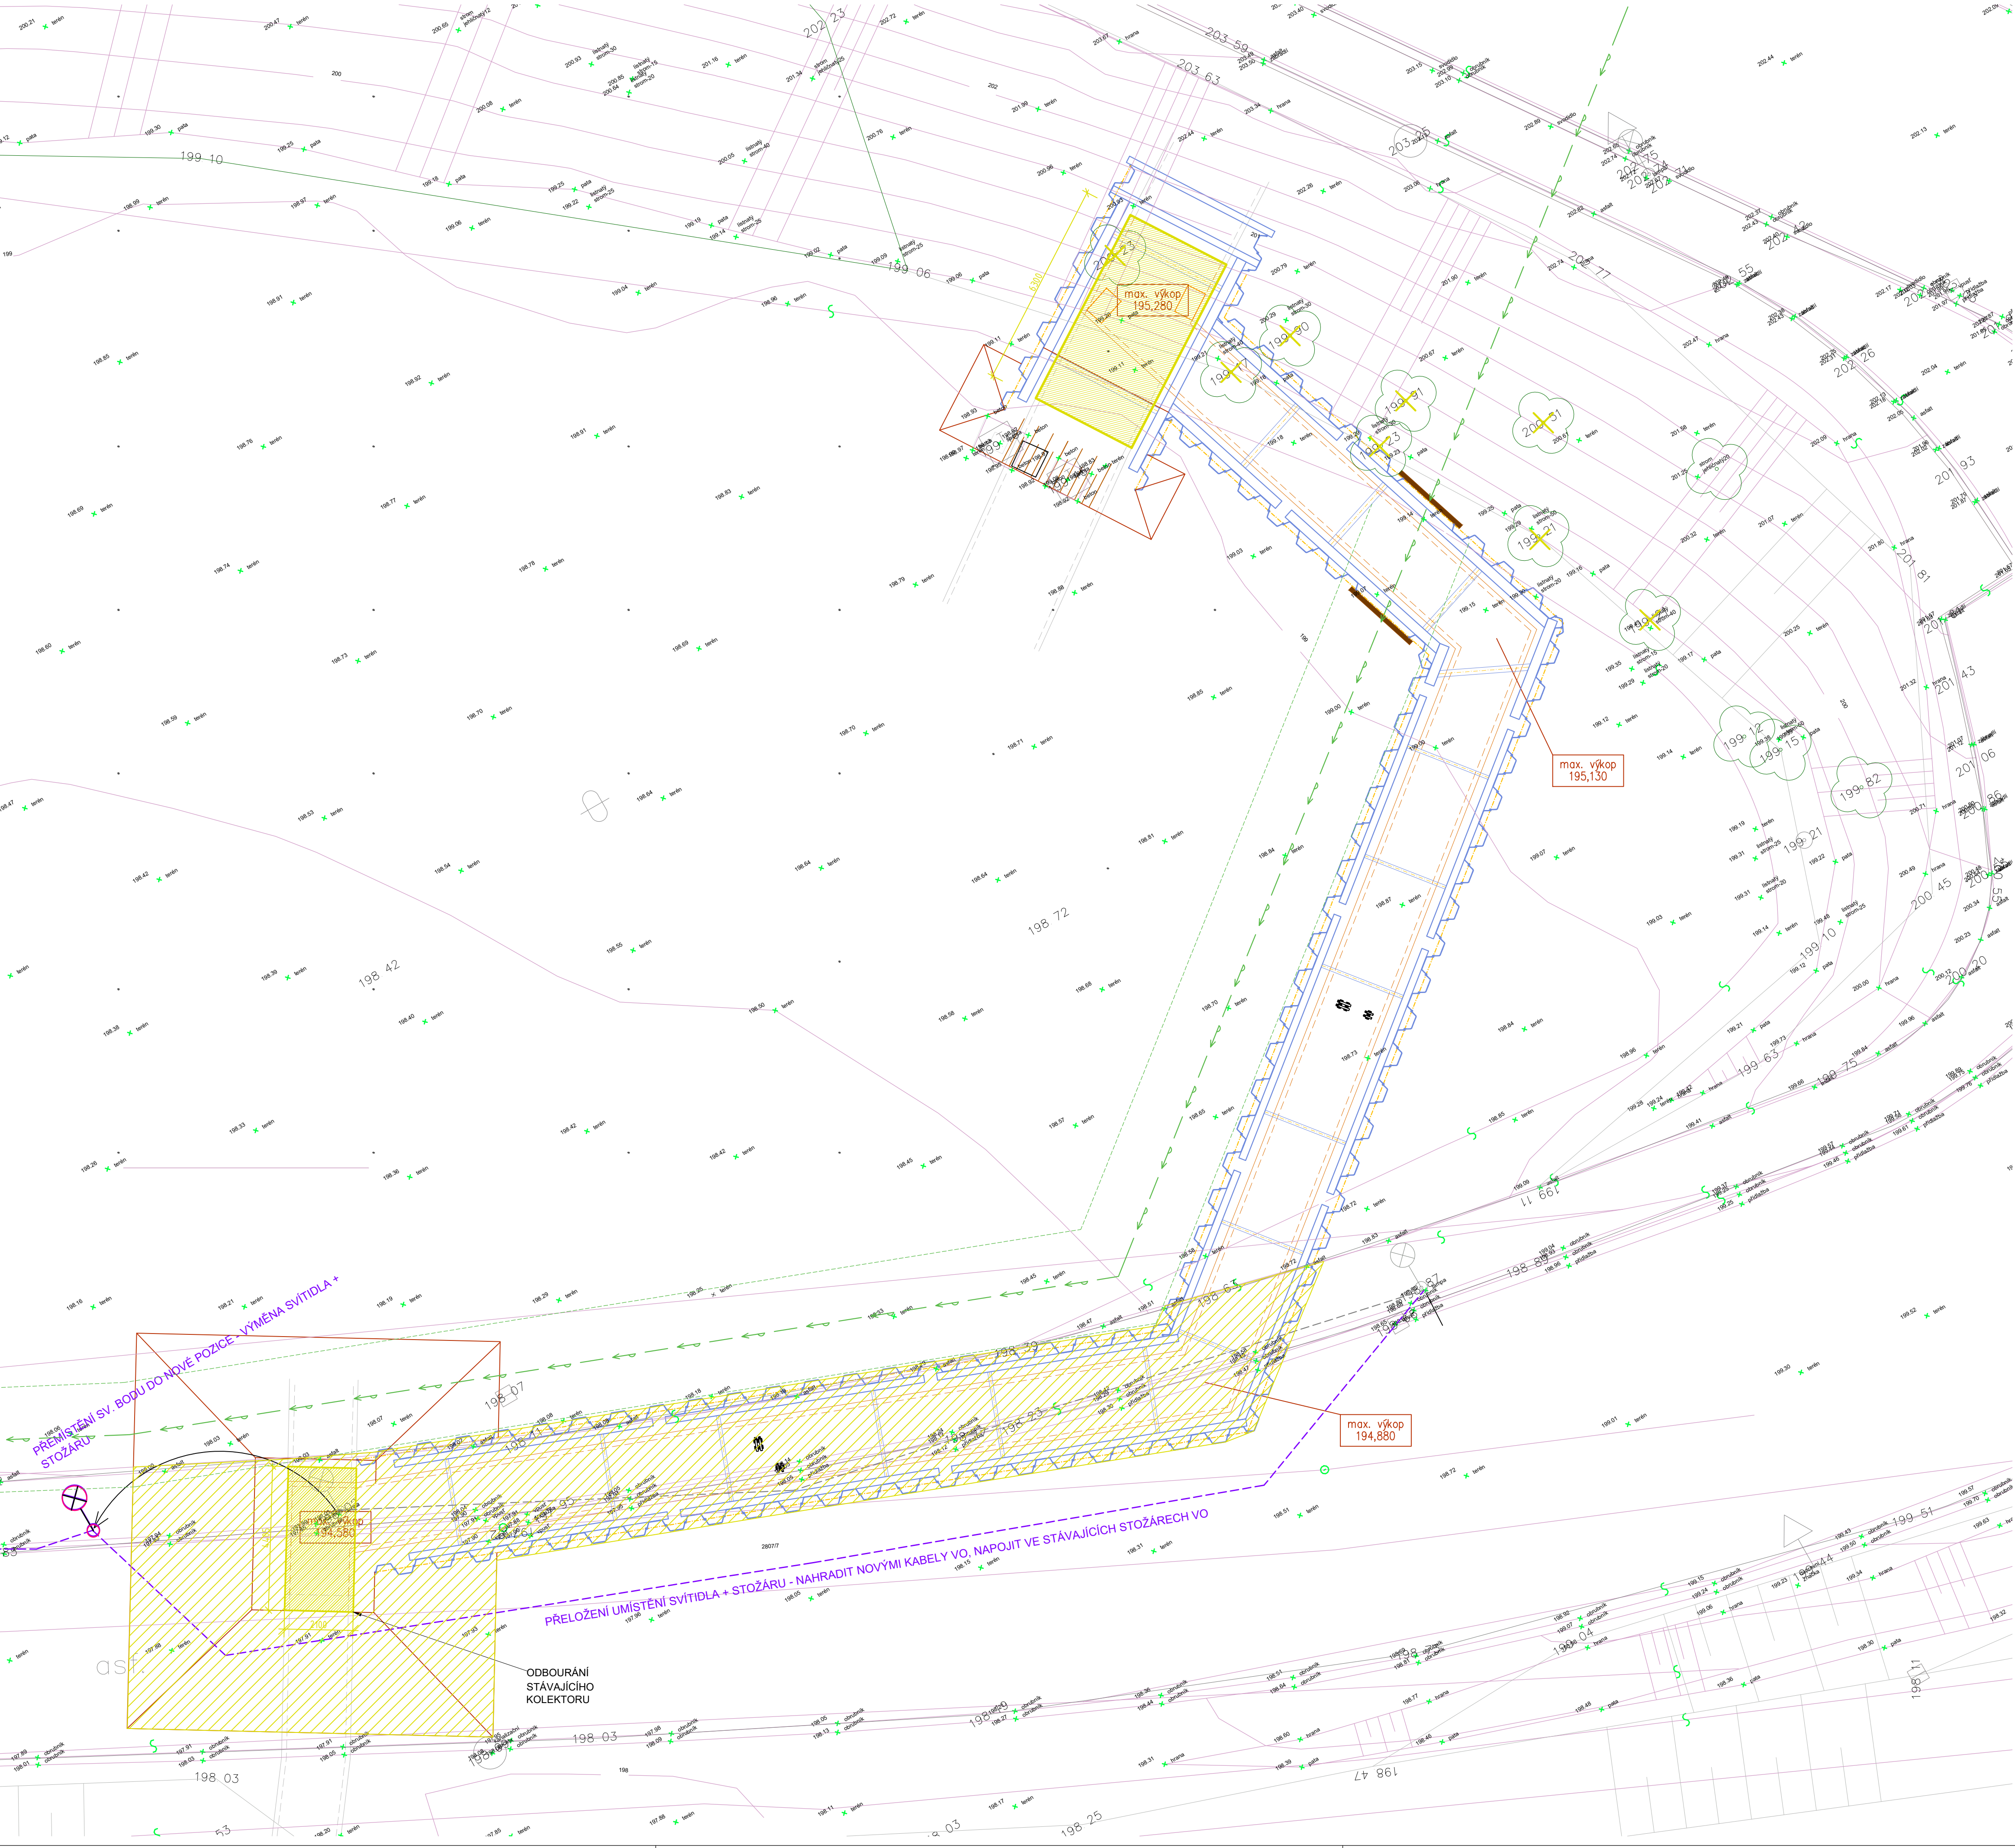

LEGENDA:

INŽENÝRSKÉ SÍTĚ STÁVAJÍCÍ

- STÁVAJÍCÍ VODOVOD - ENERGIE AG KOLÍN
- VEŘEJNÉ OSVĚTLENÍ - AVE KOLÍN

NAVRHOVANÉ PŘÍPOJKY A INŽENÝRSKÉ SÍTĚ


- PŘEKLÁDANÁ TRASA PODZEMNÍHO VEDENÍ VO - AVE KOLÍN

OSTATNÍ


- OBRYŠ STĚN NAVRŽENÉHO KOLEKTORU
- KATASTRÁLNÍ ÚZEMÍ
- OCHRANNÉ PÁSMO VODOVODU
- STROMY STÁVAJÍCÍ - PONECHANÉ
- STROMY A POROSTY DŘEVIN STÁV. - KÁCENÉ
- VÝŠKA STÁVAJÍCÍHO TERÉNU
- BOURANÉ KONSTRUKCE KOLEKTORU
- BOURANÁ ŽIVIČNÁ KOMUNIKACE

POZNÁMKY:

- PŘED ZAHÁJENÍM PRACÍ BUDE ZAJIŠTĚNO ZAMĚŘENÍ VŠECH TRAS INŽENÝRSKÝCH SÍTÍ (POLOHOVÉ I VÝŠKOVÉ) V TERÉNU A POROVNÁNO S PŘEDPOKLÁDANOU POLOHOU V PROJEKTU. V PŘÍPADĚ NESROVNALOSTÍ BUDE IHNED INFORMOVÁN GENERÁLNÍ PROJEKTANT!

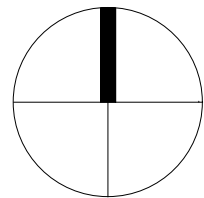

DATUM REVIZE REVISION DATE	VYPRACOVAL CREATED BY	VIDAL ISSUED BY	POPIS REVIZE REVISION DESCRIPTION

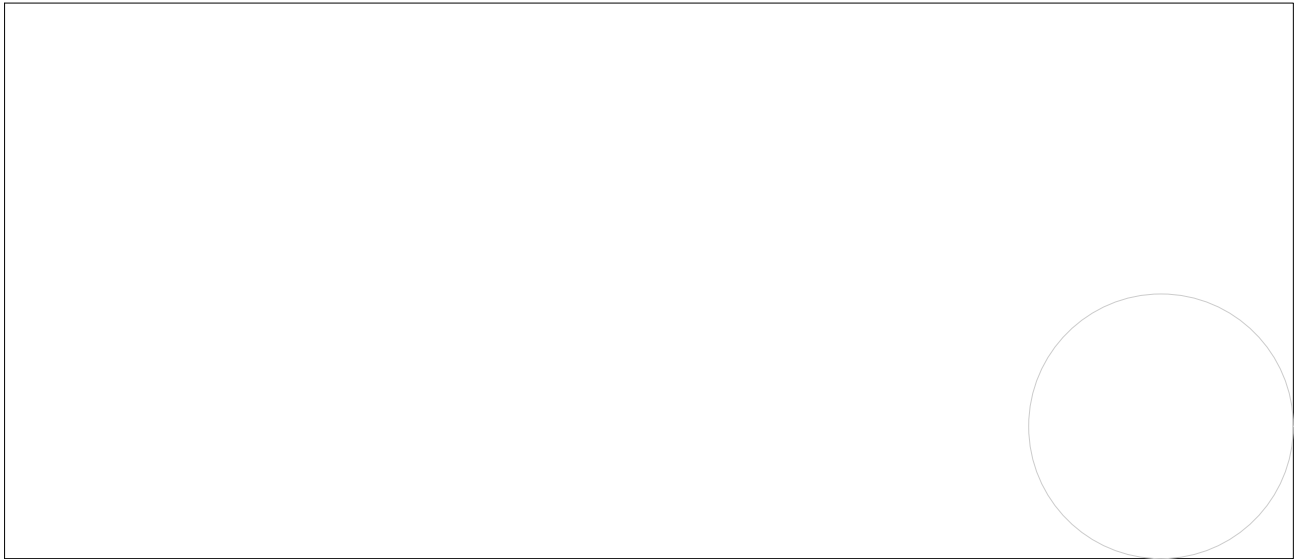

INVESTOR / CLIENT: <b>Město Kolín</b> Karlovo náměstí 78, 280 12 Kolín I IČ: 00235440, DIČ: CZ00235440	AKCE / PROJECT: <b>PARKOVACÍ DŮM V KOLÍNĚ PŘELOŽKA PAROVODU</b> k.ú. Kolín, p.č. 1619/2, 1619/7, 1619/16, 1619/30, 2895/2		
	STUPER DOKUMENTACE / DESIGN STAGE: <b>DOKUMENTACE PRO PROVEDENÍ ZÁMĚRU</b>		
ARCHITEKT / ARCHITECT:	D		
GENERALNÍ PROJEKTANT / CHIEF DESIGNER:	ARCHITEKTO-STAVEBNÍ ČÁST		
ZPRACOVATEL ČÁSTI / PART DESIGNER:	NÁZEV PŘÍLOHY / INSET TITLE:		
HIP / CHIEF ENGINEER:	<b>PŮDORYS KOLEKTORU BOURÁNÍ</b>		
VYPRACOVAL / CREATED BY:	1. VYDÁNÍ / 1ST ISSUE: 04/2025	DATUM VYDÁNÍ / DATE: 04/2025	ZAKÁZKA / JOB NR.: 2024.0056
ZODPOVÍDÁ / RESPONSIBLE:	D	FORMÁT / SIZE: 8x A4	MĚŘÍTKO / SCALE: 1:100
	DPS	D	PRK
		ARS	0000
		02	00