


1.NP–nový

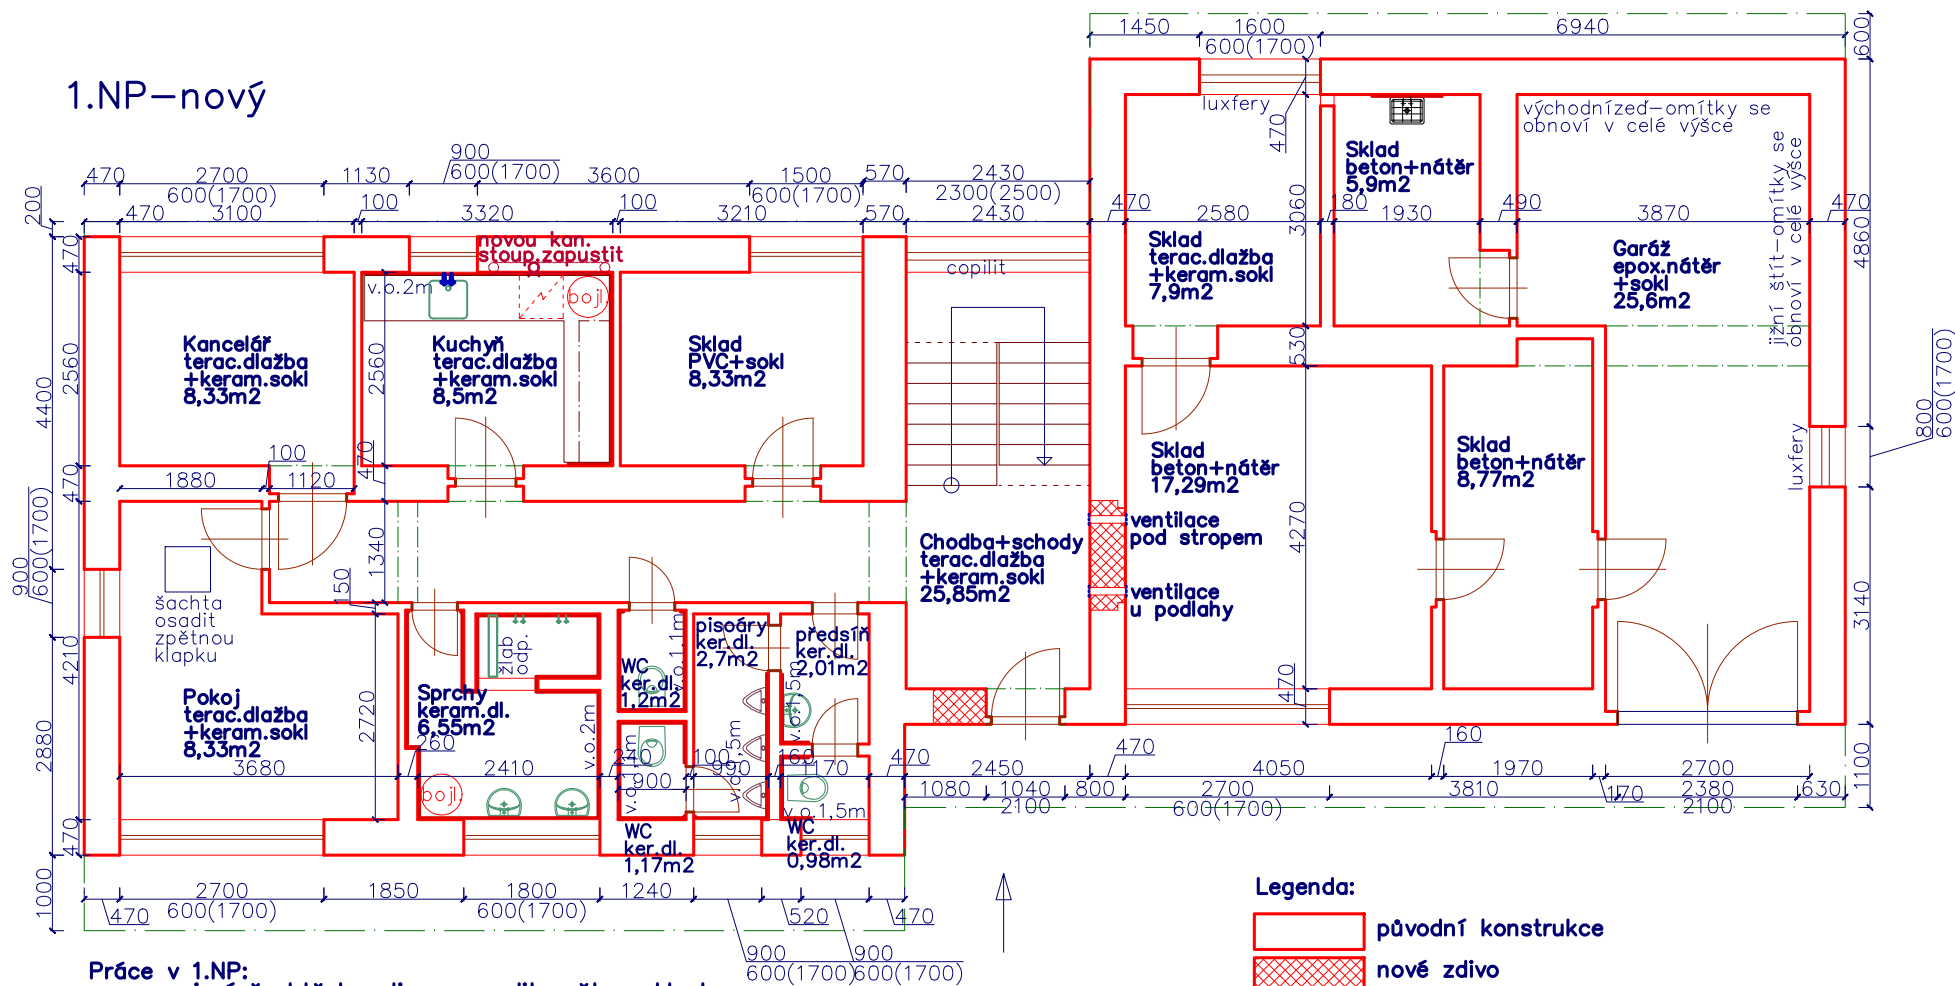

Práce v 1.NP:

- v revizní šachtě kanalizace osadit zpětnou klapku
- vyměnit kanalizační stoupačku v kuchyni za PVC
- provést nové rozvody vodovodu v 1.NP vč.přívodu od studny – 13bm Pe 1"
- obsypat potrubí vody v podlaže třídným pískem
- začistit 2 rýhy v podlaže pro vodovod + zadlažit
- zazdíť dveře do skladu a částečně vstupní dveře
- osadit 2 ventilace do zazdířky dveří vč.žaluzií
- provést nové omítky a keramické obklady + sokly
- osadit repasované schodišové stupně
- osadit nové sanitární zařizovací předměty, bojery a baterie (na umyvadla dát stojánkové)
- osadit nové bezpečnostní vstupní dveře vč.bezp.kování
- osadit nové interiérové dveře, novou kuchyňskou linku
- opravit nátěry podlah ve skladech vč soklů
- opravit, natřít a zateplít garážová vrata
- vymalovat spodní podlaží, schodiště a horní chodbu

HIP: Petr Nobilis	Klub vodních sportů, Kolín, Starokolínská ul. p.č.st.5742/2,	Investor:: Město Kolín, Karlovo nám.78, 280 02, Kolín	
Vypracoval: Petr Nobilis	Dokumentace opravy vytopených prostor. Dokumentace pro výběr zhotovitele	Číslo zakázky:	
Schválil: Petr Nobilis		Status dok.:	
Petr Nobilis - autorizovaný technik pro pozemní stavby Nebovydl 142, 280 02 p.Kolín, IČO 714 17 052 e-mail nobilis.petr@seznam.cz, tel. 724 126 857	Druh dok.: Architektonicko-stavební	Ref.ozn.:	Kód dok.:
Měřítko : M 1 : 100		Název dok.: Půdorys přízemí NOVÝ	Č.dok.: LS - 03 N
		Index zm	Datum vy dání: 03/2025
			List/počet: 1