


POZNÁMKA

- MNOŽSTVÍ PŘIVÁDĚNÉHO VZDUCHU v m³h
ROZMĚR DISTR. PRVKU, PŘÍP. VENTILÁTORU
- MNOŽSTVÍ ODVÁDĚNÉHO VZDUCHU v m³h
ROZMĚR DISTR. PRVKU, PŘÍP. VENTILÁTORU
- STĚNOVÁ MŘÍŽKA OBOUSTRANNÁ, OSAZENA V OSE DVEŘÍ 2200 MM
NAD PODLAŽÍ. NENÍ-LI NA VÝKRESE UVEDENO JINAK, MŘÍŽKA JE
OSAZENA DO OSELÉVÉHO RÁMEČKU, KTERÝ JE SOUČÁSTÍ DODÁVKY MŘÍŽKY
- OBOUSTRANNÁ DVEŘNÍ MŘÍŽKA, SOUČÁST DODÁVKY DVEŘNÍHO
KŘÍDLA - ZAJISTI STAVBA, MŘÍŽKA PRO PŘÍVOD VZDUCHU JE UMÍSTĚNA
VE SPODNÍ ČÁSTI DVEŘI, MŘÍŽKA PRO ODVOD VZDUCHU JE UMÍSTĚNA
V HORNÍ ČÁSTI DVEŘI
- 2x OBOUSTRANNÁ DVEŘNÍ MŘÍŽKA, SOUČÁST DODÁVKY DVEŘNÍHO
KŘÍDLA - ZAJISTI STAVBA, MŘÍŽKA PRO PŘÍVOD VZDUCHU JE UMÍSTĚNA
VE SPODNÍ ČÁSTI DVEŘI, MŘÍŽKA PRO ODVOD VZDUCHU JE UMÍSTĚNA
V HORNÍ ČÁSTI DVEŘI
- DVEŘE BEZ PRÁHU, PŘÍP. POŘIZUJTE TAK, ABY POD NIMI
BYLA MEZERA 20-25 MM
- VZDÁLENOST SPODNÍ HRANY VZDUCHOTECHNICKÉHO
ZAŘÍZENÍ OD ČISTÉ PODLAHY
- VZDÁLENOST OSY VZDUCHOTECHNICKÉHO
ZAŘÍZENÍ OD ČISTÉ PODLAHY
- POTRUBÍ OPATŘENÉ TEPLOU A HLUKOVOU IZOLACÍ
- MAXIMÁLNÍ ROZTEČ ZÁVĚS 3 M
- U PŘECHODU, ROVNÁ HORNÍ HRANA
- U PŘECHODU, ROVNÁ SPODNÍ HRANA
- U PŘECHODU, PŘECHOD JE ZPŘECHODOVÁN OSOVĚ

LEGENDA MÍSTNOSTÍ :

Č.M.	NÁZEV MÍSTNOSTI	PLOCHA [m ²]
1.01	VENKOVNÍ RAMPY	
1.02	VSTUPNÍ CHODBA	18,80
1.03	FOYER	127,30
1.04	POKLADNA	6,30
1.05	ŠATNA	18,50
1.06	BUFET	49,60
1.07	BAR	16,50
1.08	SKLAD	4,30
1.09	CHODBA	5,90
1.10	CHODBA	2,20
1.11	UMÝVÁRNA + WC	1,80
1.12	STROJOVNA VZT	5,30
1.13	UMÝVÁRNA MUŽI	1,40
1.14	WC MUŽI	1,40
1.15	PISOÁR	1,40
1.16	UMÝVÁRNA ŽENY	1,40
1.17	WC ŽENY	1,50
1.18	KLUBOVNA	13,90
1.19	ČAJOVÁ KUCHYŇKA	9,50
1.20	STROJOVNA VZT	5,10
1.21	UMÝVÁRNA ŽENY	3,60
1.22	WC ŽENY	12,40
1.23	UMÝVÁRNA MUŽI	3,00
1.24	WC, PISOÁR MUŽI	10,20
1.25	ÚKLID	1,00
1.26	WC PRO OSOBY ZTP	2,10
1.27	VÝTAH	2,40

ŘEZA A-A

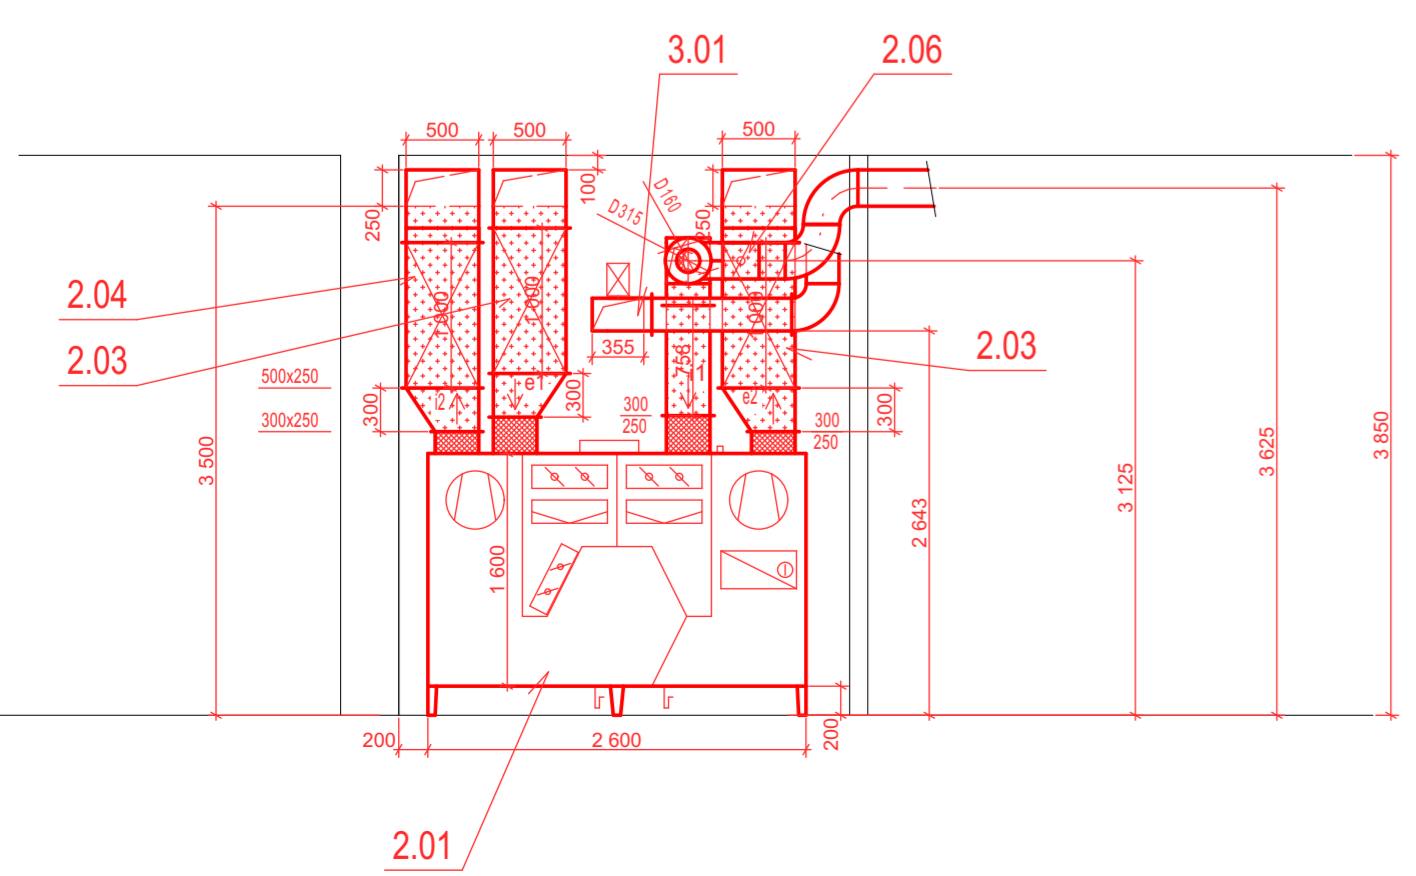

ŘEZA B-B


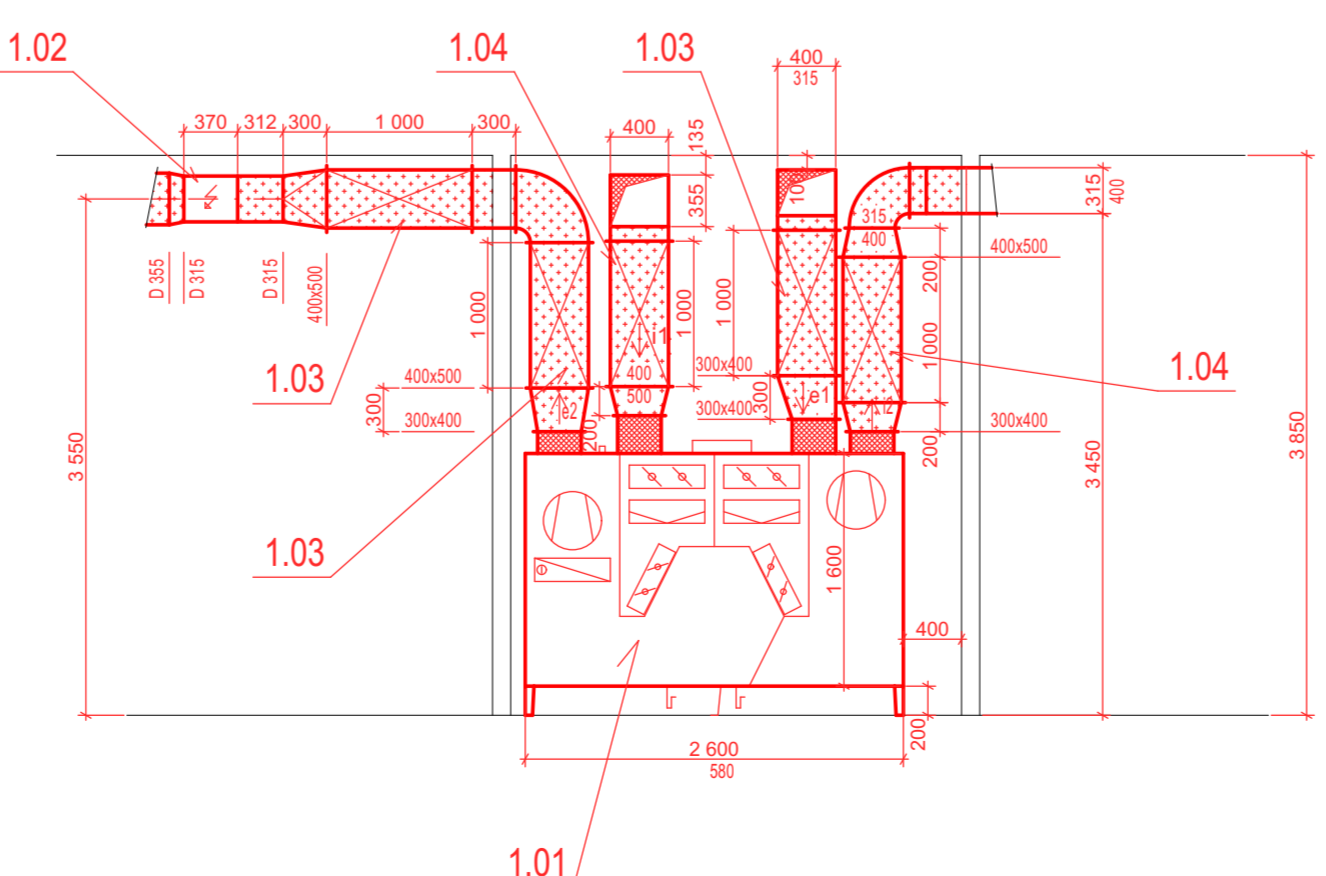


SCHÉMA OBJEKTU

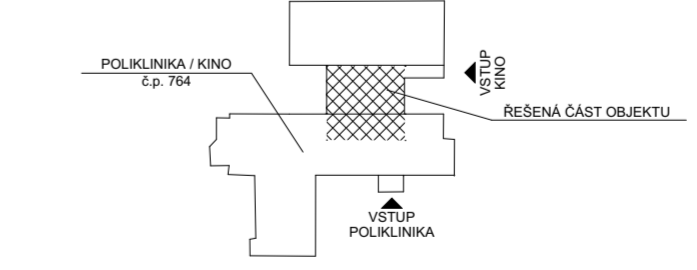

PROJEKTOVÁ DOKUMENTACE PRO PROVÁDĚNÍ STAVBY A VYHLEDÁNÍ DODAVATELE

ZODPOVĚDNÝ PROJEKTANT	VYPRACOVAL	KONTROLOVAL	Jiří SVOBODA
Ing. Jiří Kadlecěk	Jiří Svoboda	Jiří Svoboda	projekte vzduchotechnických zařízení ČKAIT 0700995 Jezbořice č.p. 88, 530 02 Pardubice e-mail: svoboda.66@seznam.cz
INVESTOR: Město Kolín, Karlovo náměstí č.p. 78, 280 12 Kolín I	STAVEBNÍK: Město Kolín, Karlovo náměstí č.p. 78, 280 12 Kolín I	MÍSTO STAVBY: Zahradní č.p. 764, 280 02 Kolín III, st. parc. č. 5503	FORMÁT 6x44
STAVEBNÍ ÚPRAVY PRO ROZŠÍŘENÍ BARU V OBJEKTU KINA 99 ZAHRADNÍ č.p. 764, 280 02 KOLÍN III			DATUM 06/2016
D.1.4.4 - VZDUCHOTECHNIKA			ÚČEL DPS, DVD
PŮDORYS 1.NP (±0,000)			MĚŘÍTKO 1:50
			Č.ZAKÁZKY CT16 - 15
			ZMĚNA
			ČÍSLO KOPIE ČÍSLO VÝKRESU CT1615 - RVZT02