


PŮDORYS ELEKTRO - ZÁSUVKY

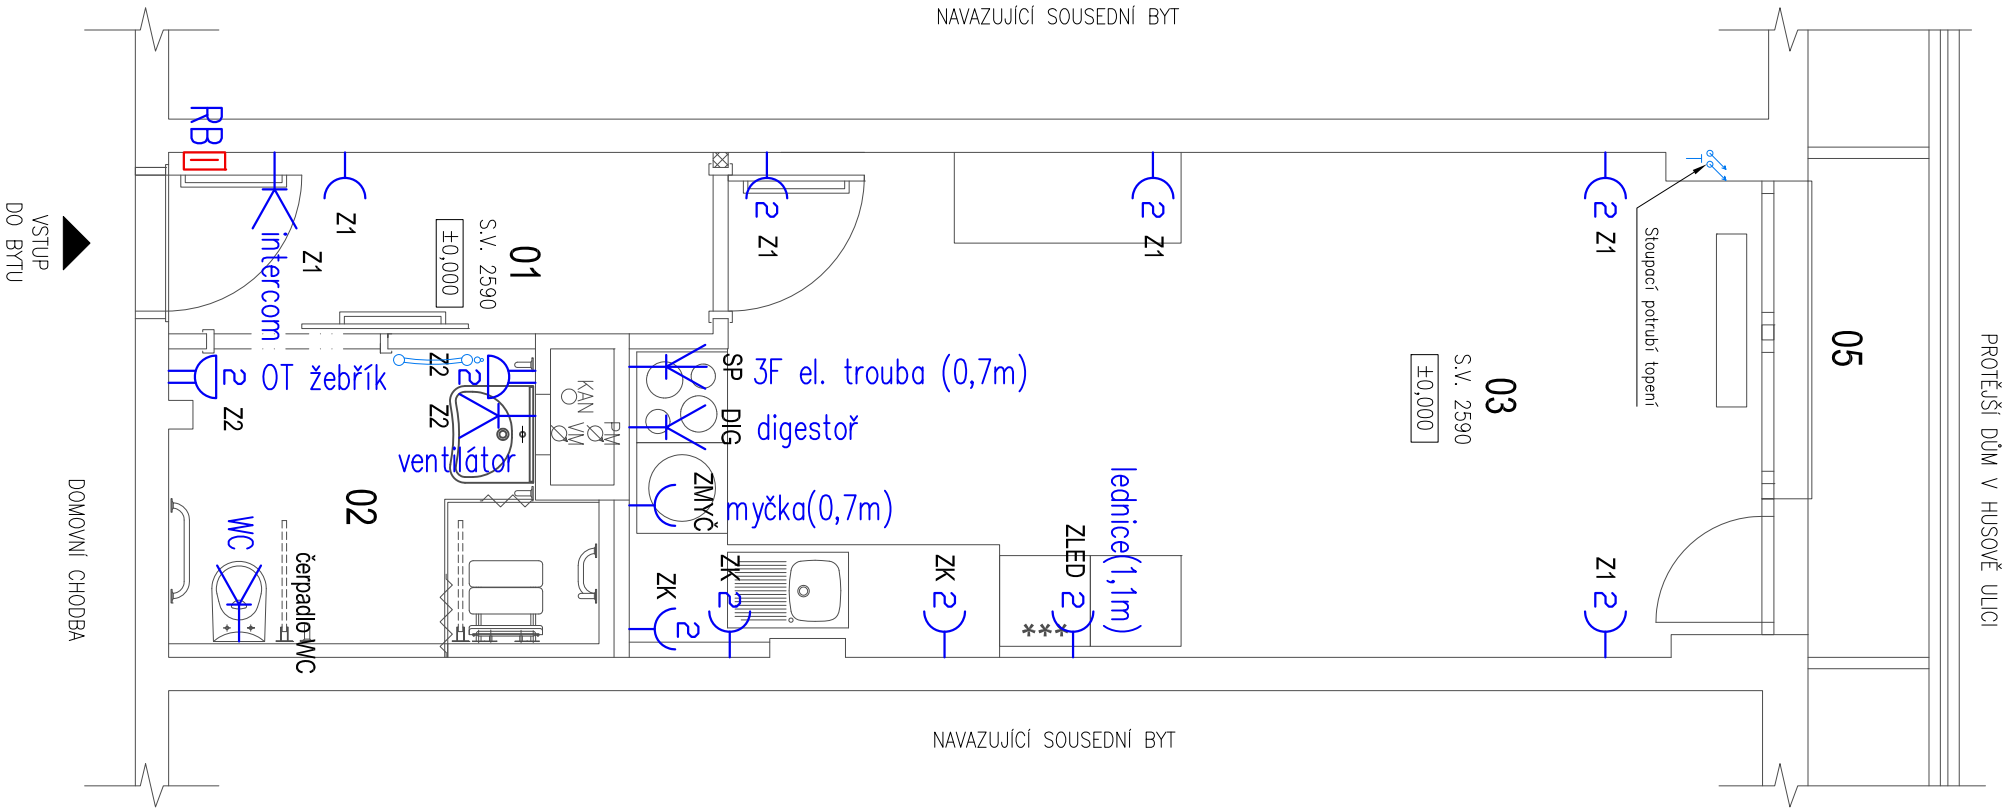


LEGENDA

- Symbol: Výměna obecné ze stěny 400V,50Hz
- Symbol: Vývod obecný ze stěny 230V,50Hz
- Symbol: Zásuvka jednofázová 16A,230V,50Hz IP20 (IP20)
- Symbol: Zásuvka pro přívod TV signálu, koaxiální STA
- Symbol: Zásuvka dvojfázová jednofázová 16A,230V,50Hz IP20 (IP20)
- Symbol: Koupelnová zásuvka 16A, 230V – vodotěsné provedení, IPX5,
- Symbol: RB Hlavní silnoprůřad bytový rozvůdč umístěn ve výšce 1,2 metru

LEGENDA MÍSTNOSTÍ - Husova 110, byt č. 10					
Č. M.	NÁZEV MÍSTNOSTI	PODLAHA	STĚNY	STROP	(m²)
01	VSTUPNÍ CHODBA	KERAMICKÁ DLAŽBA	ŠTUKOVÁ OM. + MALBA	MALBA	4.3
02	KOUPELNA + WC	KERAMICKÁ DLAŽBA	KERAM. OBKLAD + MALBA	MALBA	5.2
03	POKOU + KK	PVC	ŠTUKOVÁ OM. + MALBA	MALBA	23.9
04	BALKÓN	KERAMICKÁ DLAŽBA	MALBA	MALBA	2.8
CELKOVÁ PLOCHA MÍSTNOSTÍ BYTU 1+ KK					36.3

POZNÁMKA:

- POKUD NEBUDE UVEDENO JINAK, NEBO POKUD INVESTOR NEZVOLÍ JINAK, JE UVAŽOVÁNA VÝŠKA ZÁSUVEK 450mm NAD ČISTOU PODLAHOU
- ROZMÍSTĚNÍ ZÁSUVEK MŮŽE BÝT UPRAVENO DLE POŽADAVKU INVESTORA
- STANDARDNÍ VÝŠKA OVLADAČŮ OSVĚTLENÍ JE UVAŽOVÁNA 800 mm

Revitali s.r.o. - projektová kancelář Ing. Martin Štybor, Ph.D. Mechovka 270, 190 14 Praha Klánovice 737 033 707, 281 962 179 www.revitali.cz, revitali@seznam.cz				 projektová kancelář		RAZÍTKO	
AUTORIZOVAL: Ing. Václav Petrů (0101804)		VYPRACOVAL:		Ing. Milan Matějovic		DOKUMENTACE: DSP	
Tel: 608 779 363		Tel: 775 640 271					
vaclav@rafpro.eu		milan@optimprojekt.cz					
OBJEDNATEL: Město Kolín, Karlovo náměstí 78, Kolín 1, 280 02 Kolín							
PROJEKT: REKONSTRUKCE BYTŮ Husova 110 byt č. 10, 17 a Husova 111 byt č. 1, 14, 19		ČÍSLO ZAKÁZKY: 2016005					
UMÍSTĚNÍ: Husova č. p. 110, Kolín, parc. č. 5539, katastrální území Kolín		MĚŘÍTKO: 1:50					
		DATUM: 3/2016					
PROJEKT ČÁSTI: D.1.4 g,h ZAŘÍZENÍ SILNOP. A SLABOP. ELEKTROTECH		POČET FORMÁTŮ: 2 x A4					
NÁZEV VÝKRESU: PŮDORYS BYTU č. 110/10 - ZÁSUVKY		Čís.kopie:		Část:		Čís.paré:	
		ESI_01					