


PŮDORYS ELEKTRO - ZÁSUVKY

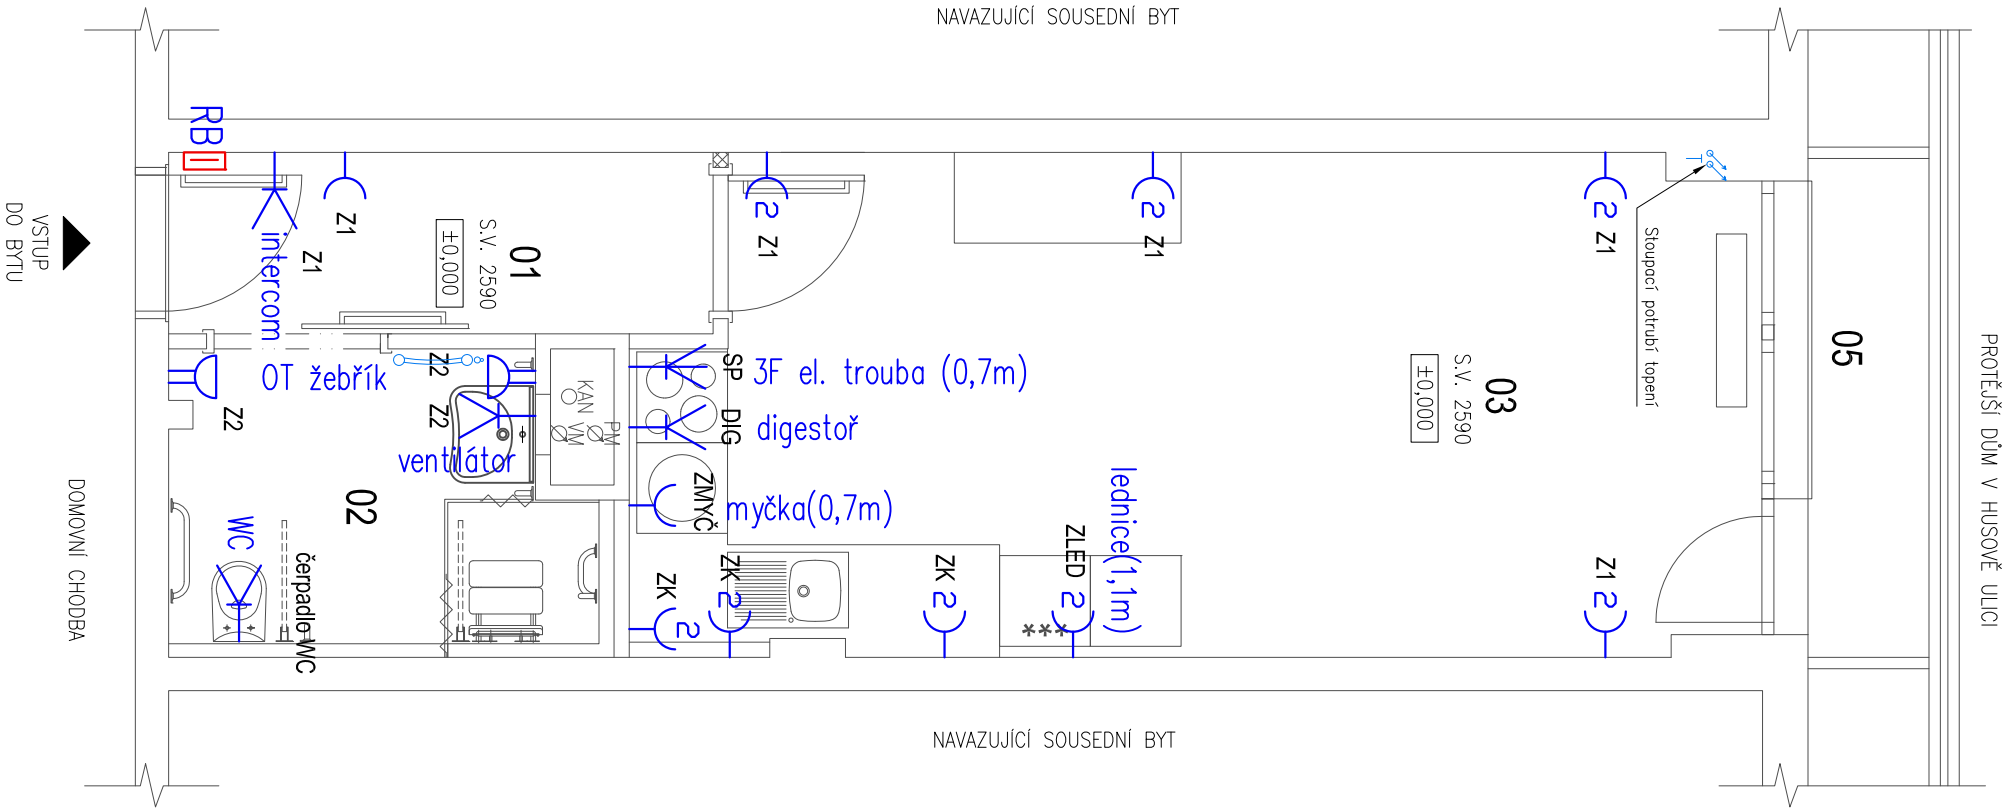

LEGENDA

- Vývod obecný ze stěny 400V,50Hz
- Vývod obecný ze stěny 230V,50Hz
- Zásuvka jednonásobná jednofázová 16A,230V,50Hz IP20 (IP20)
- Zásuvka pro přívod TV signálu, koaxiální STA
- Zásuvka dvojnásobná jednofázová 16A,230V,50Hz IP20 (IP20)
- Koupelnová zásuvka 16A, 230V – voděodolné provedení, min. IP44,
- RB Hlavní silnoprůdý bytový rozvaděč umístěn ve výšce 1,2 metru

LEGENDA MÍSTNOSTÍ - Husova 110, byt č. 17				
Č. M.	NÁZEV MÍSTNOSTI	PODLAHA	STĚNY	STROP
01	VSTUPNÍ CHODBA	KERAMICKÁ DLAŽBA	ŠTUKOVÁ OM. + MALBA	MALBA
02	KOUPELNA + WC	KERAMICKÁ DLAŽBA	KERAM. OBKLAD + MALBA	MALBA
03	POKOJ + KK	PVC	ŠTUKOVÁ OM. + MALBA	MALBA
04	BALKÓN	KERAMICKÁ DLAŽBA	MALBA	MALBA
CELKOVÁ PLOCHA MÍSTNOSTÍ BYTU 1+ KK				36.3

POZNÁMKA:

- POKUD NEBUDE UVEDENO JINAK, NEBO POKUD INVESTOR NEZVOLÍ JINAK, JE UVAŽOVÁNA VÝŠKA ZÁSUVEK 450mm NAD ČISTOU PODLAHOU
- ROZMÍSTĚNÍ ZÁSUVEK MŮŽE BÝT UPRAVENO DLE POŽADAVKŮ INVESTORA
- STANDARDNÍ VÝŠKA OVLADAČŮ OSVĚTLENÍ JE UVAŽOVÁNA 800 mm

Revitali s.r.o. - projektová kancelář Ing. Martin Štybor, Ph.D. Mechovka 270, 190 14 Praha Klánovice 737 033 707, 281 962 179 www.revitali.cz, revitali@seznam.cz		RAZÍTKO	
AUTORIZOVAL: Ing. Václav Petrů (0101804)		VYPRACOVAL: Ing. Milan Matějovic	
Tel: 608 779 363		Tel: 775 640 271	
vaclav@rafpro.eu		milan@optimprojekt.cz	
OBJEDNATEL: Město Kolín, Karlovo náměstí 78, Kolín 1, 280 02 Kolín		DOKUMENTACE: DSP	
PROJEKT: REKONSTRUKCE BYTŮ Husova 110 byt č. 10, 17 a Husova 111 byt č. 1, 14, 19		ČÍSLO ZAKÁZKY: 2016005	
UMÍSTĚNÍ: Husova č. p. 110, Kolín, parc. č. 5539, katastrální území Kolín		MĚŘÍTKO: 1:50	
PROJEKT ČÁSTI: D.1.4 g,h ZAŘÍZENÍ SILNOP. A SLABOP. ELEKTROTECH		DATUM: 3/2016	
NÁZEV VÝKRESU: PŮDORYS BYTU č. 110/17 - ZÁSUVKY		POČET FORMÁTŮ: 2 x A4	
		ČÍS.KOPIE: ČÁST:	
		ČÍS.PARÉ: ES1_01	