
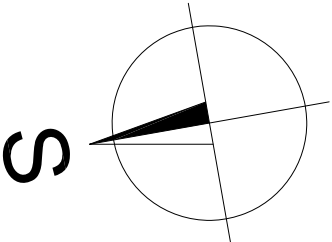



PŮDORYS VZDUCHOTECHNIKA

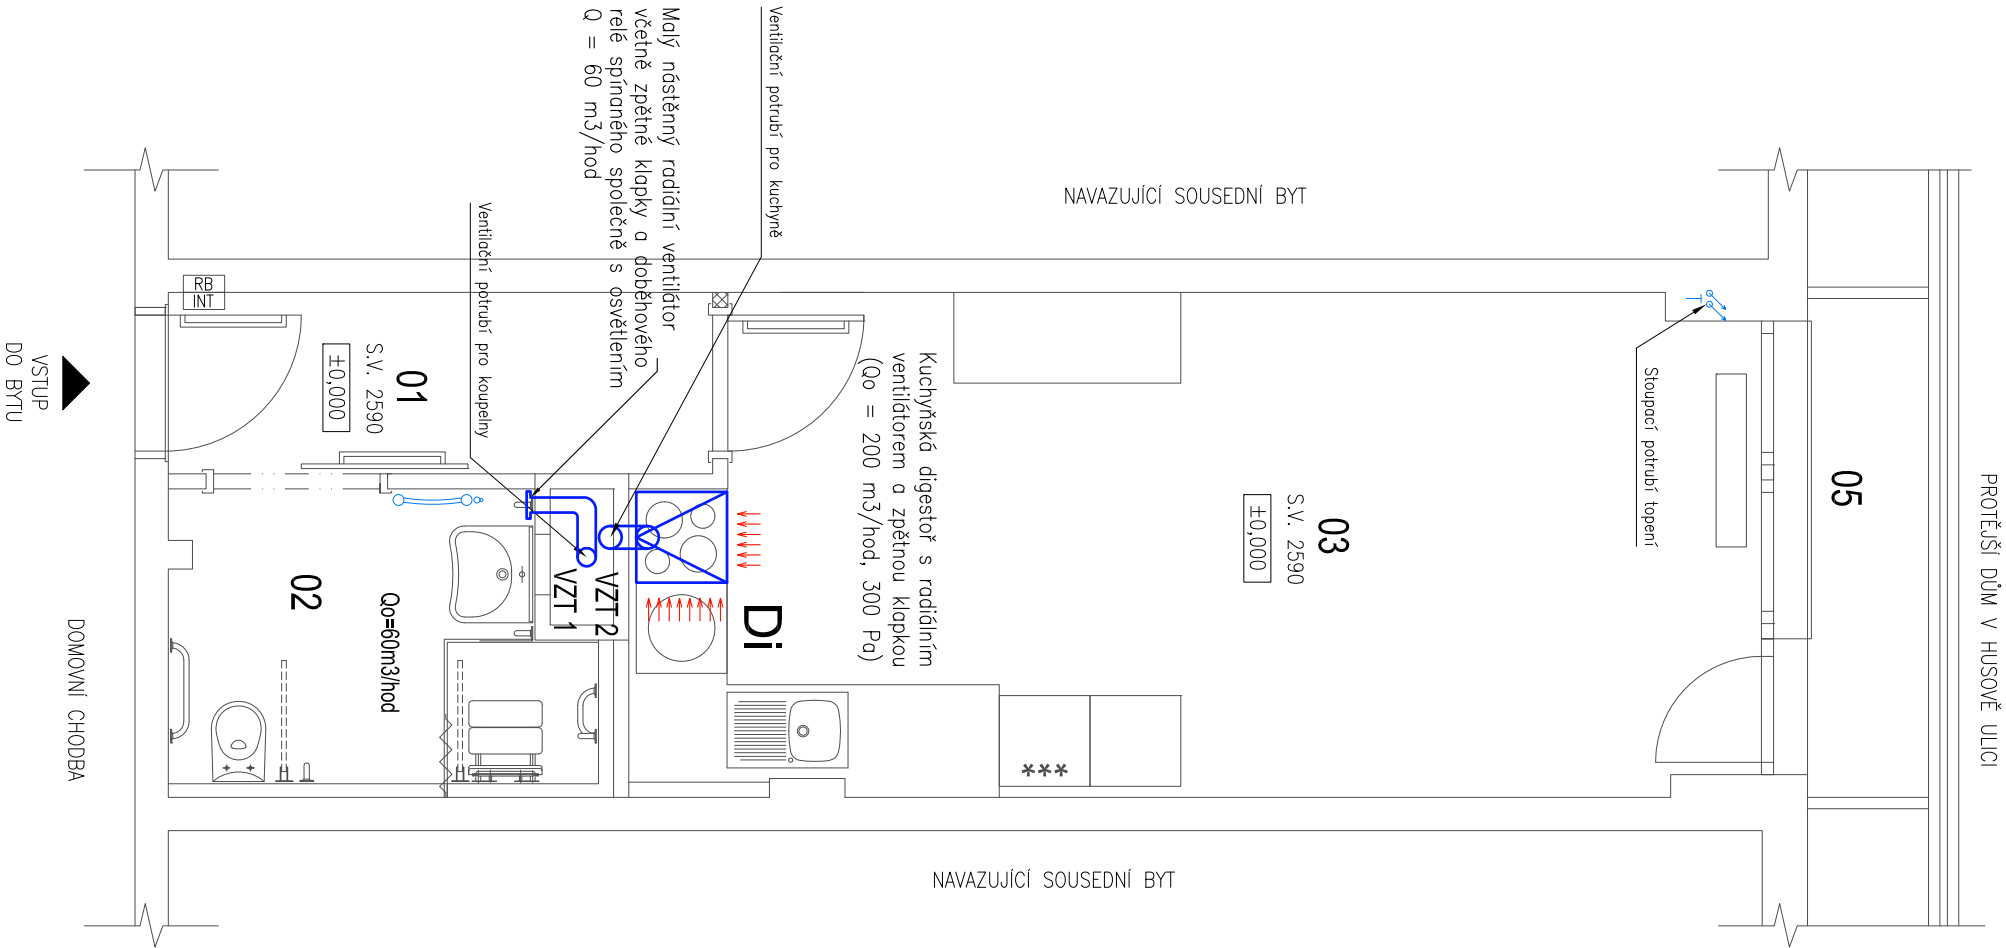

Revitali s.r.o. - projektová kancelář Ing. Martin Štybor, Ph.D. Mechovka 270, 190 14 Praha Klánovice 737 033 707, 281 962 179 www.revitali.cz, revitali@seznam.cz			 projektová kancelář		RAZÍTKO	
AUTORIZOVAL: Ing. Václav Petrů (0101804)		VYPRACOVAL: Ing. Milan Matějovic		DOKUMENTACE: DSP		
Tel: 608 779 363		Tel: 775 640 271				
vaclav@rafpro.eu		milan@optimprojekt.cz				
OBJEDNATEL: Město Kolín, Karlovo náměstí 78, Kolín 1, 280 02 Kolín						
PROJEKT: REKONSTRUKCE BYTŮ Husova 110 byt č. 10, 17 a Husova 111 byt č. 1, 14, 19		ČÍSLO ZAKÁZKY: 2016005				
UMÍSTĚNÍ: Husova č. p. 110, Kolín, parc. č. 5539, katastrální území Kolín		MĚŘÍTKO: 1:50				
PROJEKT ČÁSTI: D.1.4 a VZDUCHOTECHNICKÁ ZAŘÍZENÍ BUDOV		DATUM: 3/2016				
NÁZEV VÝKRESU: PŮDORYS BYTU č. 110/17 - VZDUCHOTECHNIKA		POČET FORMÁTŮ: 2 x A4				
		Čís.kopie: Část: Čís.paré:				
		VZT_01				