


SO1 - Délka rekonstrukce kanalizace je 67,9 m
typ potrubí: PP Ultra Rib 2 SN 12 DN 300

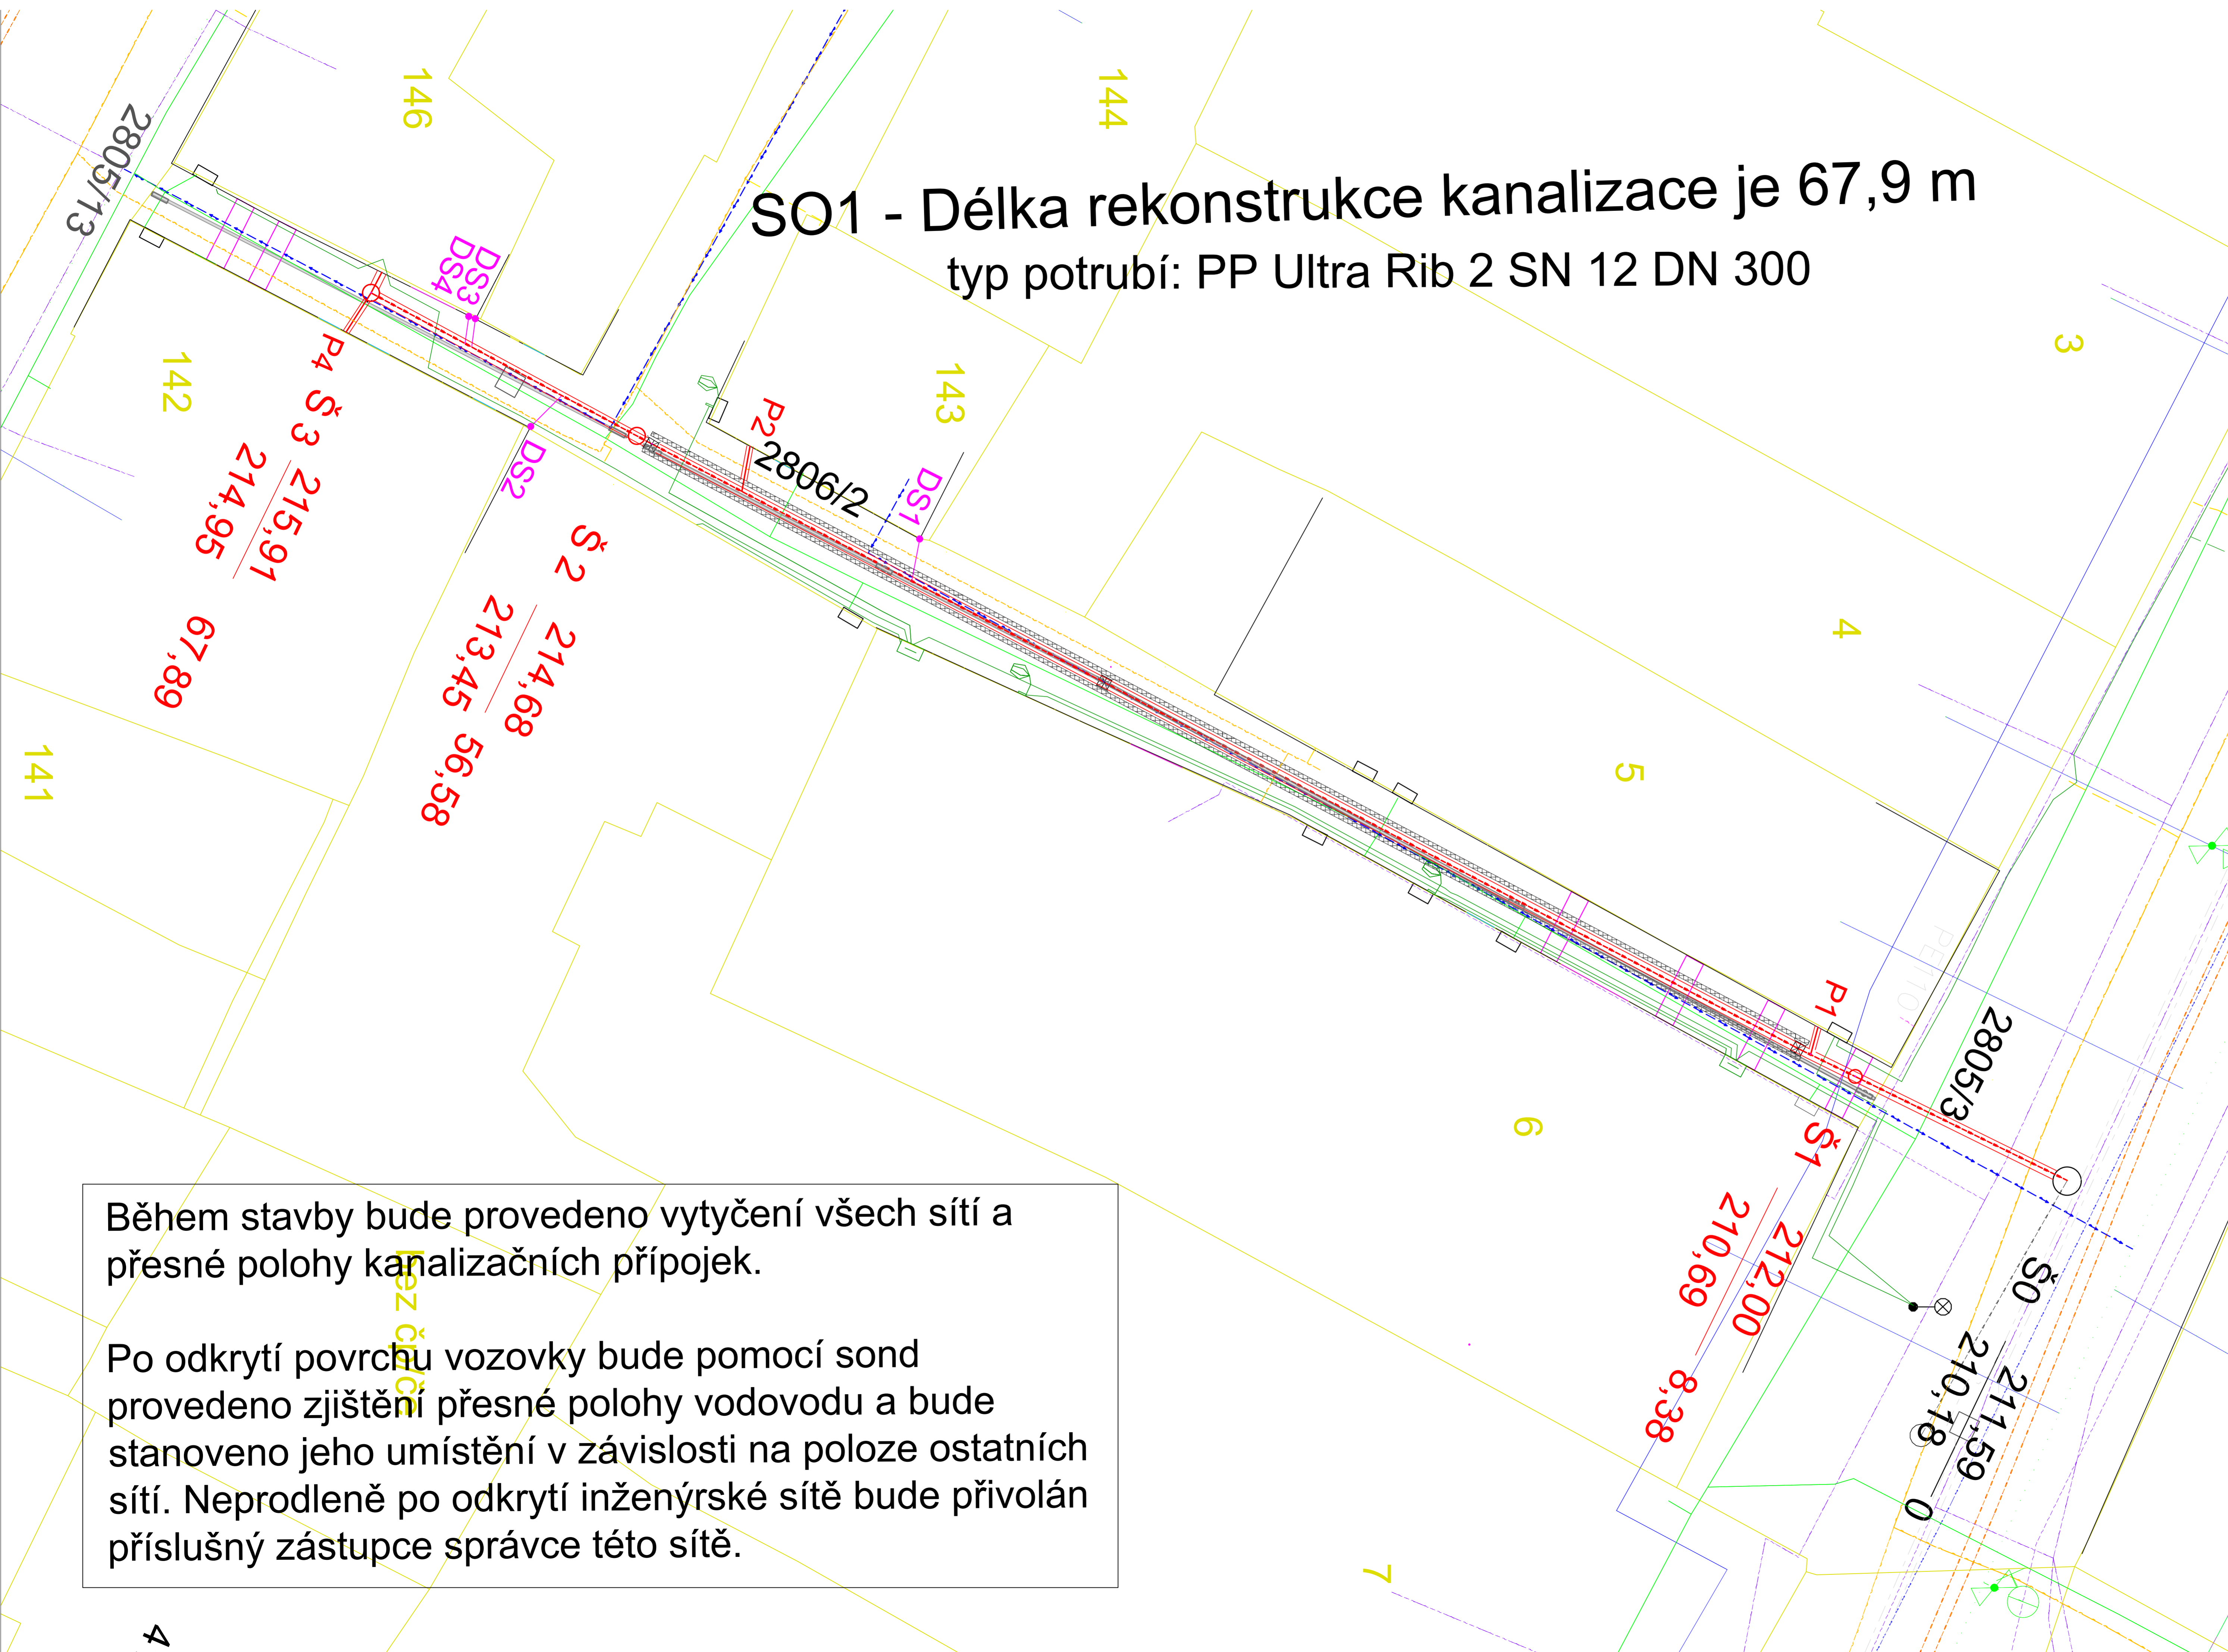

Během stavby bude provedeno vytyčení všech sítí a přesné polohy kanalizačních přípojek.

Po odkrytí povrchu vozovky bude pomocí sond provedeno zjištění přesné polohy vodovodu a bude stanoveno jeho umístění v závislosti na poloze ostatních sítí. Neprodleně po odkrytí inženýrské sítě bude přivolán příslušný zástupce správce této sítě.

LEGENDA:

- trasa rekonstruované stoky gravitační kanalizace - jednotné
- trasa rekonstruované kanalizační přípojky - splaškové
- odvodňovací žláb Xtradrain
- navržená kanalizační šachta DN 400/DN 600
- stávající vstupní šachta
- navržený lapač splavenin střešního svodu
- zděný kamenný kanál 500x500
- navržené vedení kabelu veřejného osvětlení
- navržené lampy veřejného osvětlení
- opěrný kamenný oblouk

Trasy stávajících IS:

- trasa stávající kanalizace (DN 300)
- vodovod VODOS Kolín
- telekomunikační kabel O2, podzemní
- telekomunikační kabel O2, nadzemní
- elektrický kabel NN ČEZ, podzemní
- elektrický kabel VN ČEZ, podzemní
- plynovodní potrubí NTL RWE
- kabelová televize

ODPOVĚDNÝ PROJEKTANT Ing. Lubomír Macek, CSc., MBA	KONTROLOVAL Ing. Lucie Váňová	VYPRACOVAL Ing. Lucie Váňová
KRAJ: Středočeský	PÚ: Kolín	SÚ: Kolín
INVESTOR: Město Kolín	OÚ: Kolín	
NÁZEV PROJEKTU Kolín, ul. Zlatá - rekonstrukce kanalizace, komunikace a veřejného osvětlení		
NÁZEV VÝKRESU Celková situace kanalizace		

DATUM 2.1.2018	ČÍSLO POPISNÉ 594/1	ČÍSLO KATASTRÁLNÍ 388.49
FORMÁT 4xA4	MĚŘÍTKO 1:100	DPS/DSF SL 400170
STUPEŇ ČÍS.ZAKÁZKY SL 400170	ARCHIVNÍ ČÍS Č. MAP. LISTU	ČÍS.VÝKRE D.1.2.