


POČTY ZÁSUVEK A POLOHY VÝVODŮ BUDOU
UPŘESNĚNÝ NAJEMCEM BĚHEM VÝSTAVBY


POČTY ZÁSUVEK A POLOHY VÝVODŮ BUDOU
UPŘESNĚNÝ NAJEMCEM BĚHEM VÝSTAVBY

POČTY ZÁSUVEK A POLOHY VÝVODŮ BUDOU
UPŘESNĚNÝ NAJEMCEM BĚHEM VÝSTAVBY

POČTY ZÁSUVEK A POLOHY VÝVODŮ BUDOU
UPŘESNĚNÝ NAJEMCEM BĚHEM VÝSTAVBY

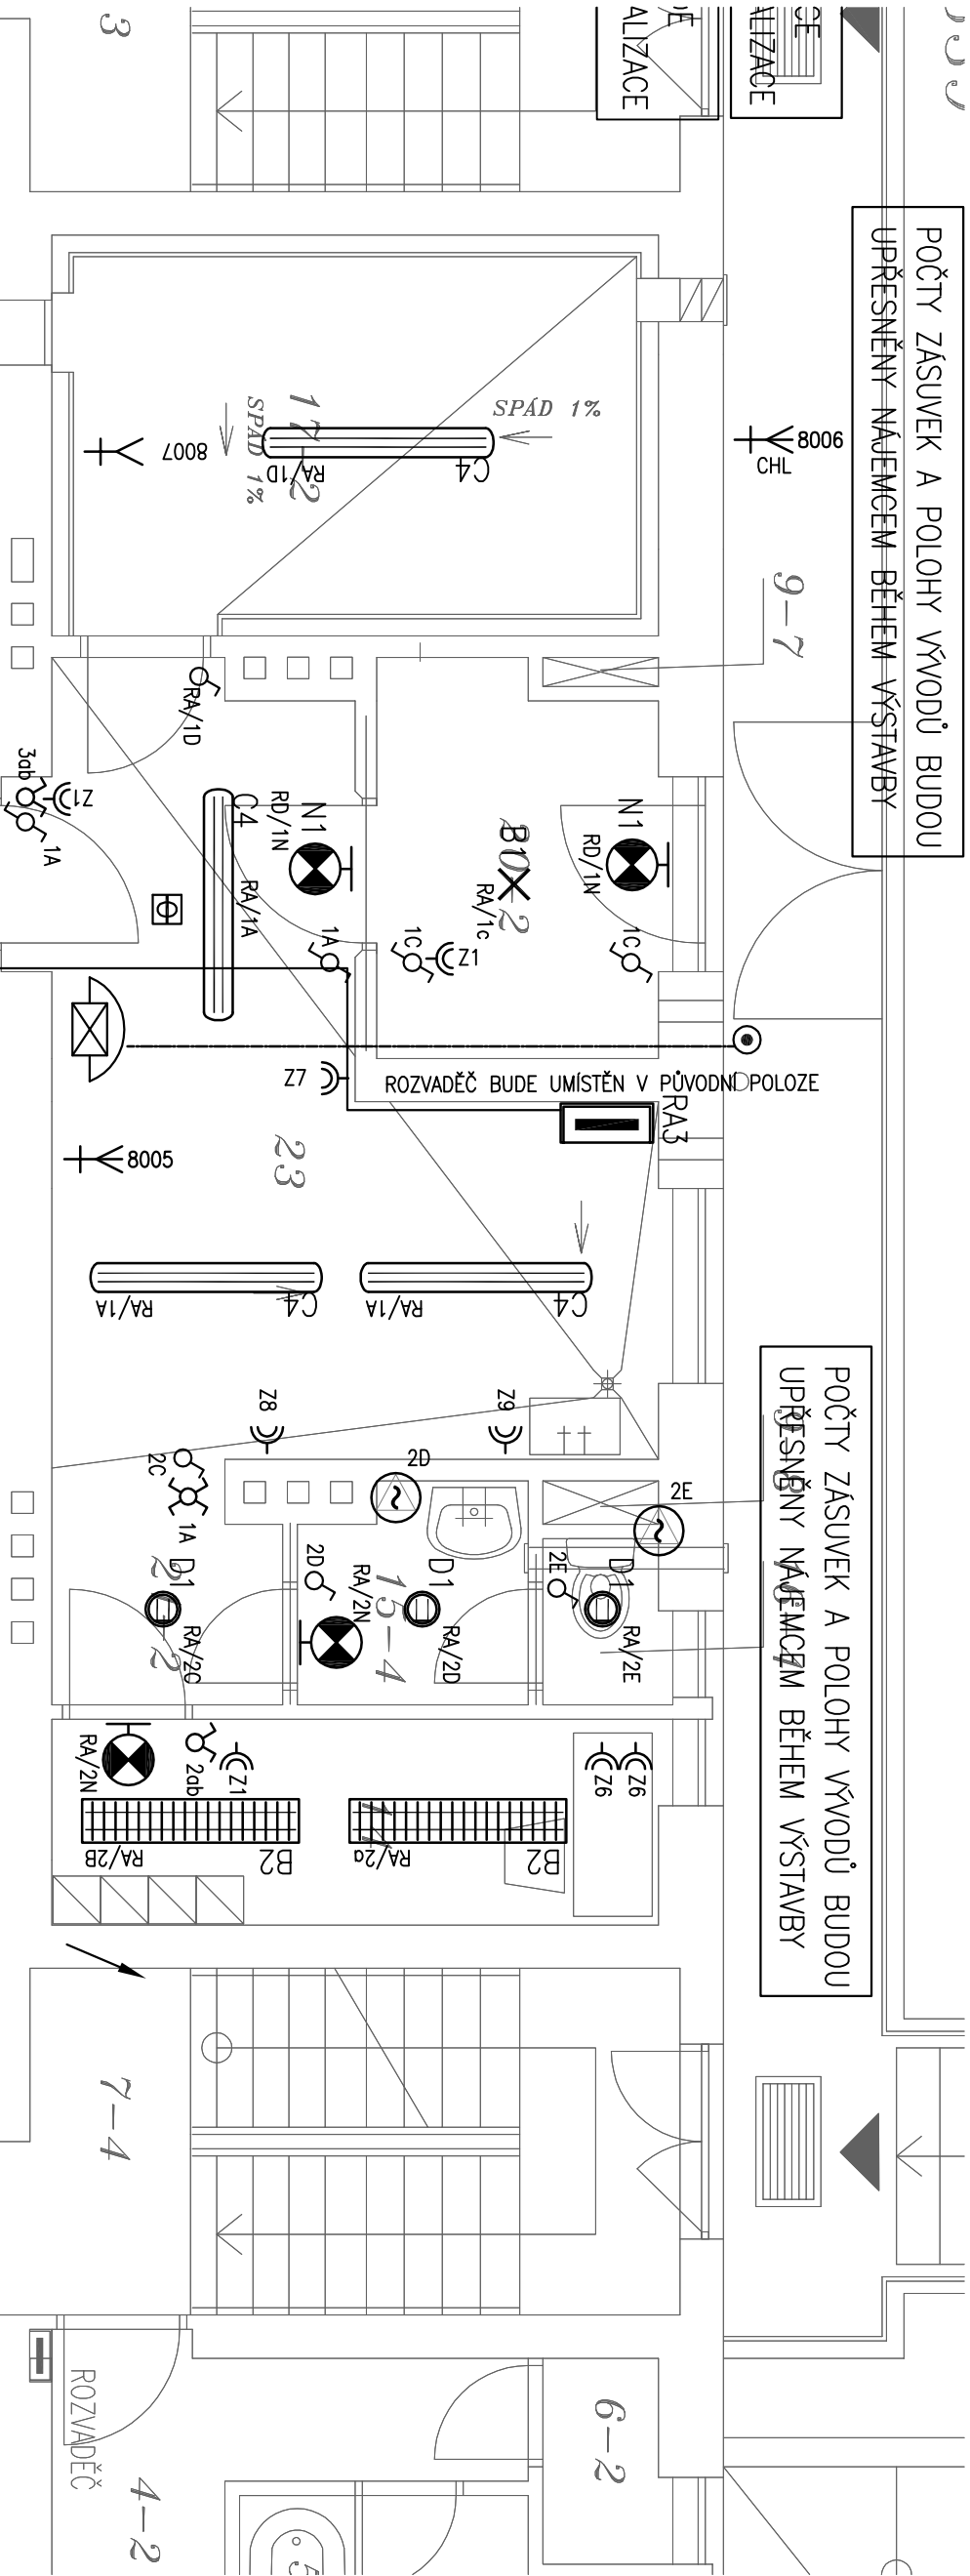

- KABELY VEDENÉ POD OMÍTKOU
- KABELY VEDENÉ VE FREZOVANÉ DŘÁŽCE \
- KABELY VEDENÉ V POŽARNÍM KASTLIKU
- SDRUŽENÁ TRASA

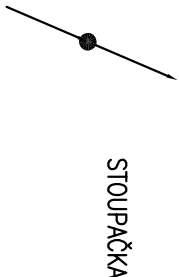

LEGENDA SYMTEL :

A1	SYMTELLO LED 20W/IP20
E1	SYMTELLO LED 20W S VESTAVNÝM ŮDLEM POHYBU
B1	SYMTELLO ZÁŘÍVKOVÉ 2x268W/IP20,OPAL,KOM.PROSTOR
B2	SYMTELLO ZÁŘÍVKOVÉ ZVĚŠNÉ,2x458W/IP20,PAR.MŘÍŽKA
B2N	SYMTELLO ZÁŘÍVKOVÉ ZVĚŠNÉ,2x458W/IP20,PAR.MŘÍŽKA NOUZ.MODUL 1H
C4	SYMTELLO ZÁŘÍVKOVÉ 2x458W/IP65,PROUŠ.SLOVÉ,IP65
D1	SYMTELLO ZÁŘÍVKOVÉ DOKMLUŠT 2x268W/IP20
N1	SYMTELLO NOUZOVÉ 1x8W/IP20,1H,PIKTOGRAM

LEGENDA POUŽITÝCH ZNAČEK :

- SPÍNAC JEDNOPÓLOVÝ 10A/250V (ŘAZ.1) POD OMÍTKU, IP20
- PŘEPÍNAČ SERVOVÝ 10A/250V (ŘAZ.5) POD OMÍTKU, IP20
- PŘEPÍNAČ STŘÍDAVÝ 10A/250V (ŘAZ.6) POD OMÍTKU, IP20
- SPÍNAC JEDNOPÓLOVÝ SE SIGNAKOU 10A/250V (ŘAZ.1/0) POD OMÍTKU, IP20
- PŘEPÍNAČ KŘÍŽOVÝ 10A/250V (ŘAZ.7) POD OMÍTKU, IP20
- ZÁSUVKA DVOMÁKSOBNÁ, 16A/250V, POD OMÍTKU, IP20
- ZÁSUVKA DVOMÁKSOBNÁ, 16A/250V, POD OMÍTKU, IP20, S PŘEP.OCR
- ZÁSUVKA JEDNODUCHÁ, 16A/250V, POD OMÍTKU, IP20
- POSPOUJENÍ VENTILATOR S DOBĚHEM
- VÝVOD 400V
- STROPNÍ VÝVOD 230V
- NÁSTĚNNÝ VÝVOD 230V
- ROZVADĚČ
- DOMKOVÝ TELEFON
- ZVONKOVÉ TLAČÍTKO

D et A stavební společnost s.r.o. Křenova 438/7, 162 00 Praha 6 – Velešlavín IČO:28496591 deta@projekt@seznam.cz				projektant části: D&C Power s.r.o., Jakub Frajtkovský Viktora Huga 6, Praha 5, Smíchov 739 989 179, dc@power@post.cz		RAZÍTKO	
AUTORIZOVAŤ: Jakub Frajtkovský frajtko@centrum.cz		č. autority: VYPRACOVAVŤ: Jakub Frajtkovský Tel: 739 989 179 dc@power@post.cz		DOKUMENTACE: DSP+DPS			
OBJEDNÁVATEĽ: Město Kolín, Karlovo nám.78, Kolín 1							
PROJEKT: Stavební úpravy BD Benešova 639-Obchod - PD elektroinstalace v nebytových prostorech							
UMÍSTĚNÍ: Kolín, Benešova č.p.639							
PROJEKT ČÁSTI: ELEKTROINSTALACE				ČÍSLO ZAKÁZKY: -			
NÁZEV VÝKRESU: PŮDORYS PŘÍZEMÍ				MĚŘÍTKO: 1:50			
				DATUM: 10/2018			
				POČET FORMÁTŮ: 3 x A4			
				ČÍSLO VÝKRESU: ČÁST:		ČÍSLO PRÁCE:	
				EL2		EL	