

LEGENDA:


- OPT

RACK

optická vana instalovaná na stěně stávající PC učebny
- OPT

RACK

stávající optická vana instalovaná na stěně stávající PC učebny
- společná kabelová tras, stávající plastový kanál, instalovaný pod topením

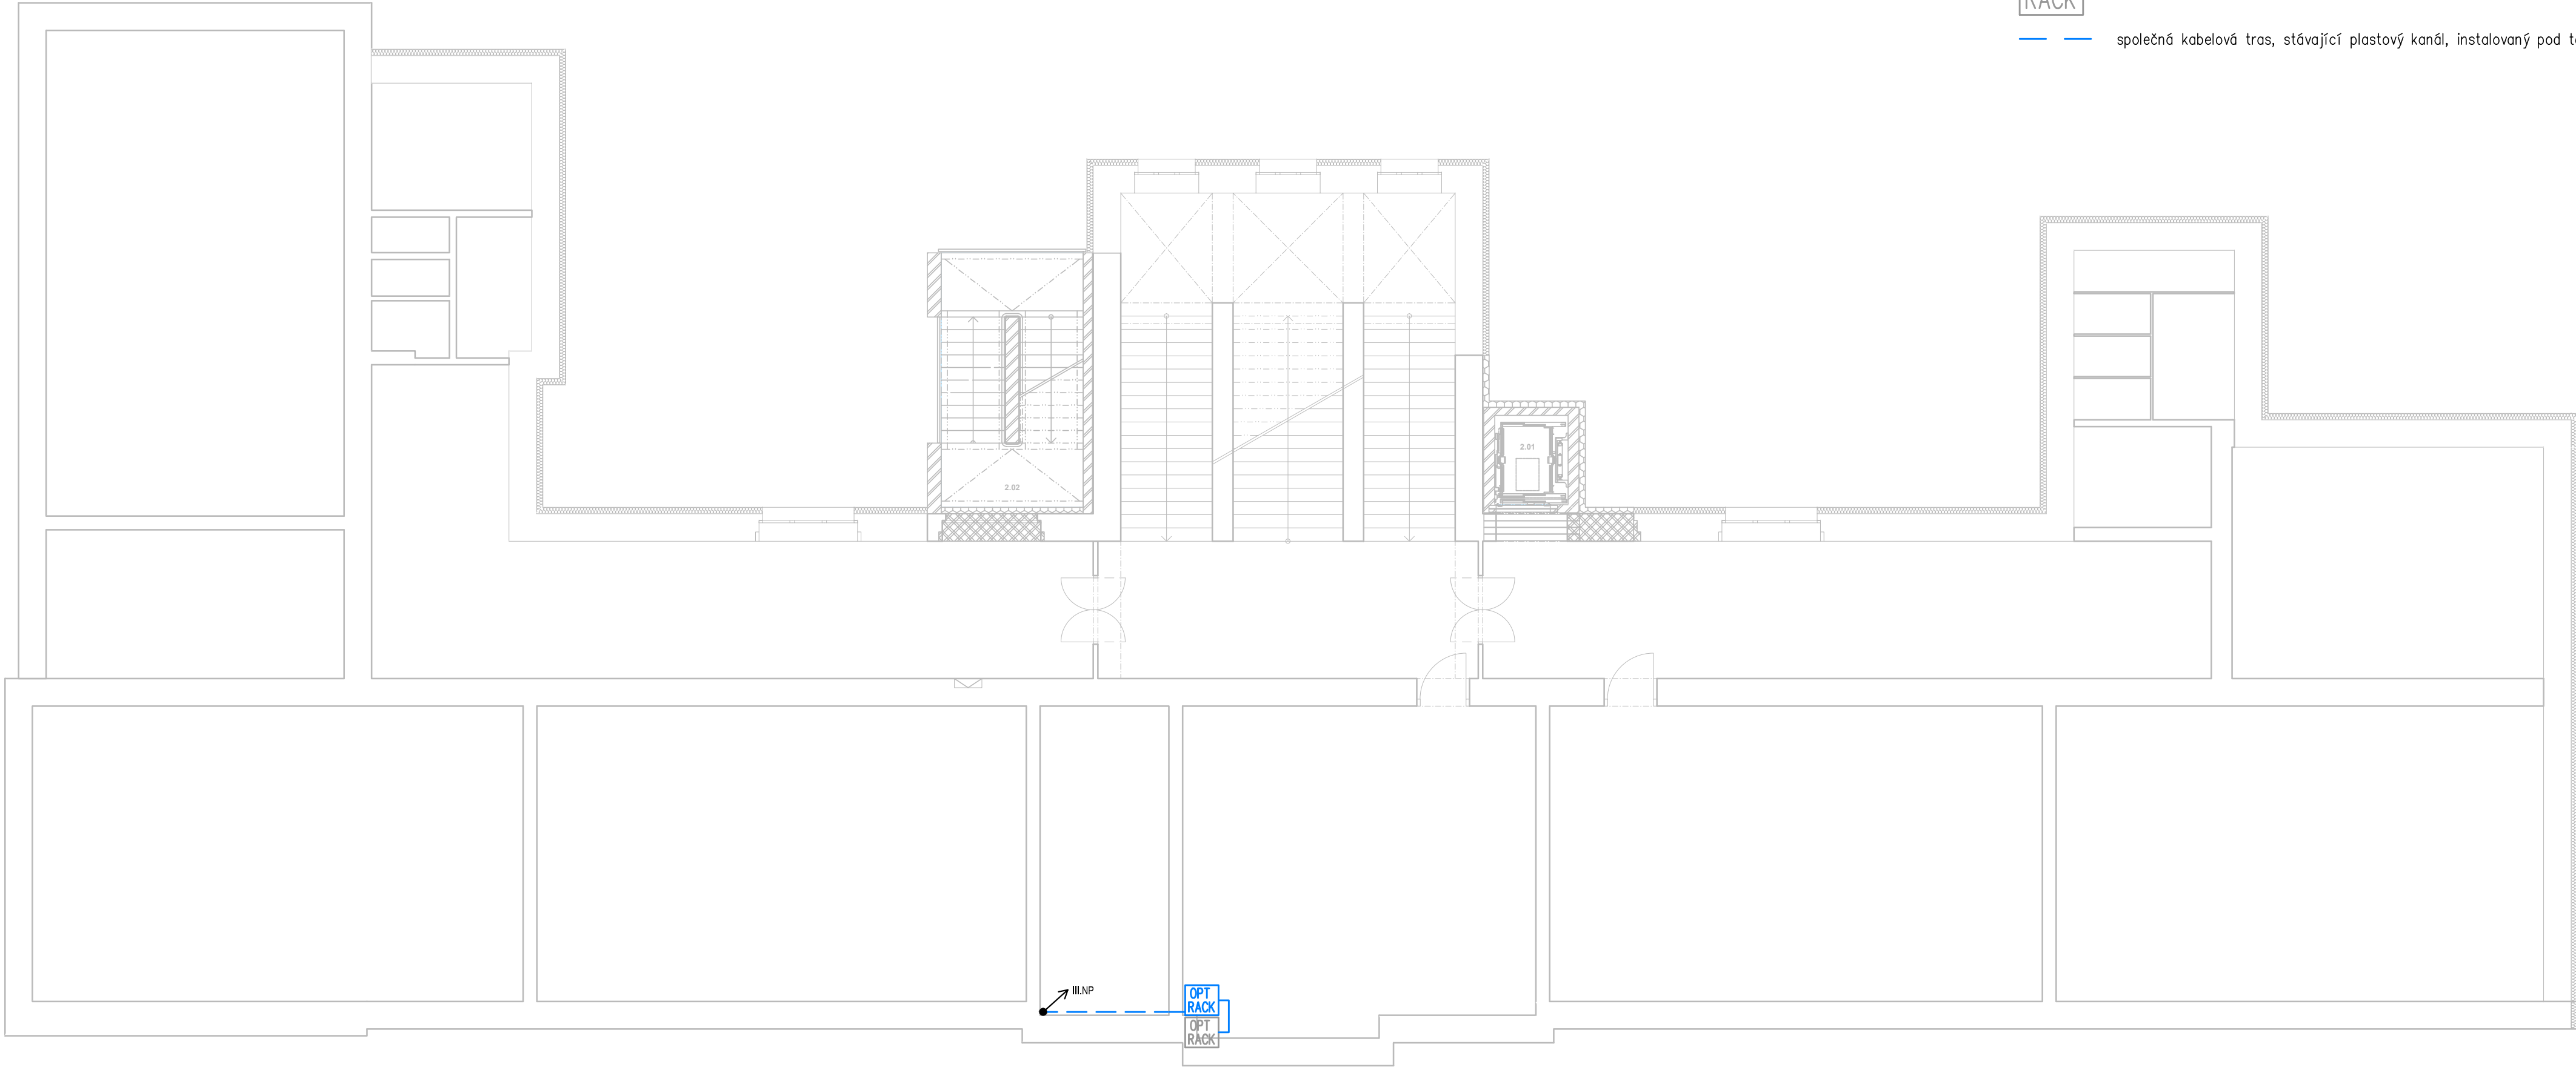

POZNÁMKA


PROJEKTOVÁ DOKUMENTACE JE NAVRŽENA DLE DOSTUPNÝCH MOŽNÝCH INFORMACÍ. PŘI STAVEBNÍ PRACÍCH MOHOU BÝT ZJIŠTĚNY TAKOVÉ SKUTEČNOSTI, KTERÉ MOHOU OVVLIVNIT PŘEDPOKLAD A ROZSAH PRACÍ. V TĚCHTO PŘÍPADECH BUDE PROJEKTANT V PŘEDSTIHU UPOZORNĚN A ÚPRAVA BUDE ŘEŠENA V RÁMCI ZMĚNOVÉHO ŘÍZENÍ.

JAKÉKOLI ZMĚNY PROJEKTU, ZÁMĚNY MATERIÁLŮ NEBO ZMĚNY DETAILŮ, AŽ UŽ V PRŮBĚHU REALIZACE NEBO V RÁMCI VÝROBNÍ PŘÍPRAVY DODAVATELE, PODLÉHAJÍ SCHVÁLENÍ PROJEKTANTEM. ZA ZMĚNY PROVEDENÉ BEZ VĚDOMÍ PROJEKTANTA NEBO PROTI JEHO VŮLI NENESE PROJEKTANT ZODPOVĚDNOST.

TENTO VÝKRES JE JEN DÍLČÍM VÝKRESEM PROJEKTU, NEDÍLNOU SOUČÁSTÍ DOKUMENTACE JE TECHNICKÁ ZPRÁVA A OSTATNÍ VÝKRESY

PŮDORYSY II.NP, KTERÁ BYLY K DISPOZICI BĚHEM VYTVÁŘENÍ PROJEKTOVÉ DOKUMENTACE PRO PROVEDENÍ STAVBY ÚPLNĚ NEODPOVÍDAJÍ STÁVAJÍCÍM DISPOZICÍM. JÍNÉ PODKLADY K DISPOZICI NEBYLI. ZAKRESLENÍ TRASY VEDENÍ OPTICKÉHO KABELU JE TEDY POUZE ORIENTAČNÍ.

paré:

VYPRACOVAL	KONTRLOVAL	Družby 338 530 09 Pardubice jan.fikejs@lovenengineering.cz	<div><div></div><div>LOVENENGINEERING slaboproudé projekty srdcem</div></div> <div><div>Družby 338 530 09 Pardubice</div><div>IČO: 02458071 Mob.: +420 602 106 542</div><div>loved@lovenengineering.cz www.lovenengineering.cz</div></div>	
Ing. Jan Fikejs	Ing. Jan Fikejs			
INVESTOR: Město Kolín, Karlovo náměstí 78, 280 12 Kolín 1				
MÍSTO STAVBY: k. ú. Kolín [668 150], parcela číslo st. 1515, 3071/5				
NÁZEV PROJEKTU:			FORMÁT	4xA4
VESTAVBA PODKROVÍ, ZŠ KMOCHOVA (číslo parcely: st. 1515, 3071/5; k. ú. Kolín [668 150])			DATUM	10/2018
D.1.1.4.2 – ZAŘÍZENÍ SLABOPROUDÉ ELEKTROTECHNIKY			STUPEŇ	DPS
			Č. ZAKÁZKY	44/2018
PŮDORYS II.NP			MĚŘÍTKO 1:100	Č. VÝKRESU D.1.1.4.2.02