


Půdorys 1.NP původní

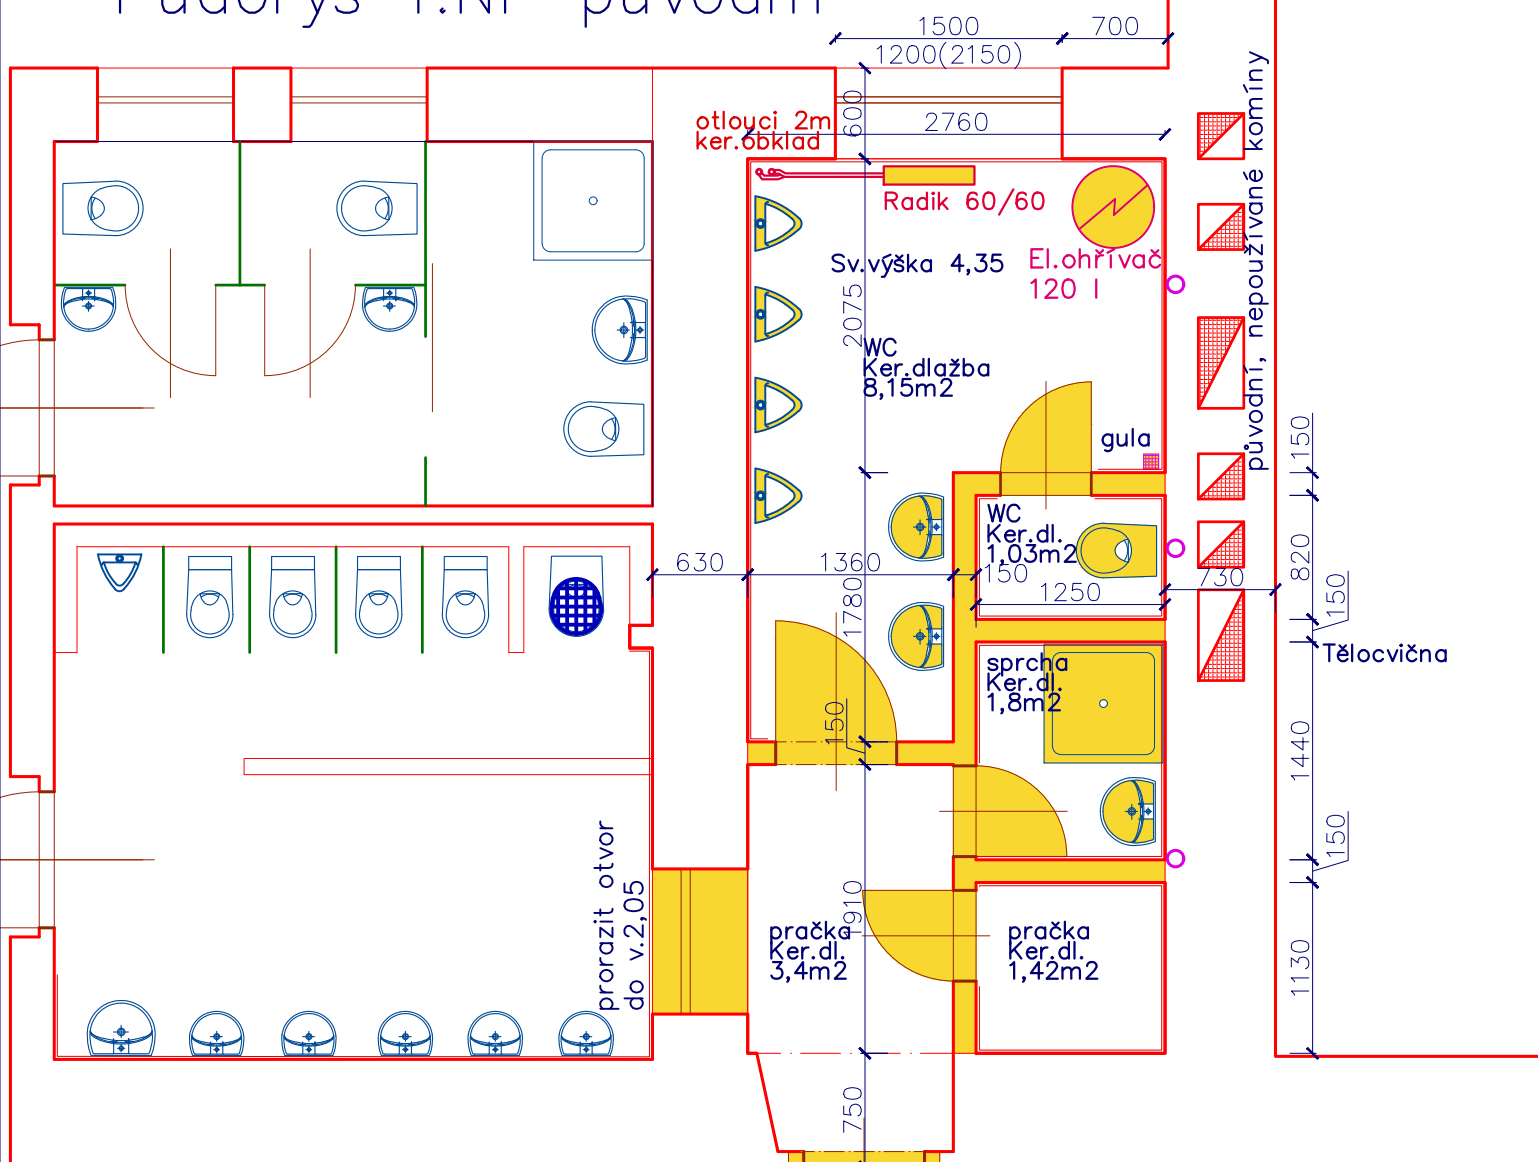

- původní cihelné zdivo
- bourané konstrukce

Demontáže a demolice:

1. boiler, svítidla, vypínače a zásuvky
2. zařizovací předměty ZTI vč.baterií
3. připojovací potrubí kanalizace demontovat pod podlahou, ve stěnách, až ke stropu.
4. vodovod a ÚT kromě páteřních rozvodů
5. okna, zárubně a dveře
6. keramické obklady a dlažby, vč.WC MŠ
7. označené příčky
8. otvor pro nové okno
9. podlah.beton cca 2X100mm
10. vysekat drážky pro nové instalace
11. výkopy pro ležatou kanalizaci

REKONSTRUOVANÁ ČÁST

HIP: Petr Nobilis	ZÁKLADNÍ ŠKOLA Kutnohorská 179 KOLÍN - REKONSTRUKCE SOC. ZAŘÍZENÍ V 1. a 2..NP	Investor: Město Kolín, Karlovo nám.78, 280 02, Kolín	
Vypracoval: Petr Nobilis	Druh dok.: Architektonicko-stavební	Číslo zakázky:	
Schválil: Petr Nobilis		Status dok.:	
Petr Nobilis - autorizovaný technik pro pozemní stavby Něbovidy 142, 280 02 p.Kolín, IČO 714 17 052 e-mail nobilis.petr@seznam.cz, tel. 724 126 857	Název dok.: Půdorys 1.NP - STÁVAJÍCÍ	Ref.ozn.:	Kód dok.:
Měřítko : M 1 : 50		Č.dok.: ZŠSoc - 3S	Index zm.
		Datum vydání: 04/2020	List/počet: 1