



AVE Kolín s.r.o.
Tří dvorská 1501
280 02 Kolín V

REINVEST, spol. s r.o.
Ing. Pavel Jadrníček
K Novému Dvoru 897/66
142 00 Praha 4

ev.č. 15/20

19. 2. 2020


Vyjádření k existenci sítí VO pro akci

Vodovodní a kanalizační přípojka v ul. K Raškovci – Kolín

K navrhované akci nemáme připomínek.
Ve vyznačené oblasti se nenacházejí sítě VO v naší správě.


Slavík Zdeněk
Provozní technik
Mobil: +420 602 298 283
E-Mail: zdenek.slavik@ave.cz
www.ave-kolin.cz • www.ave.cz



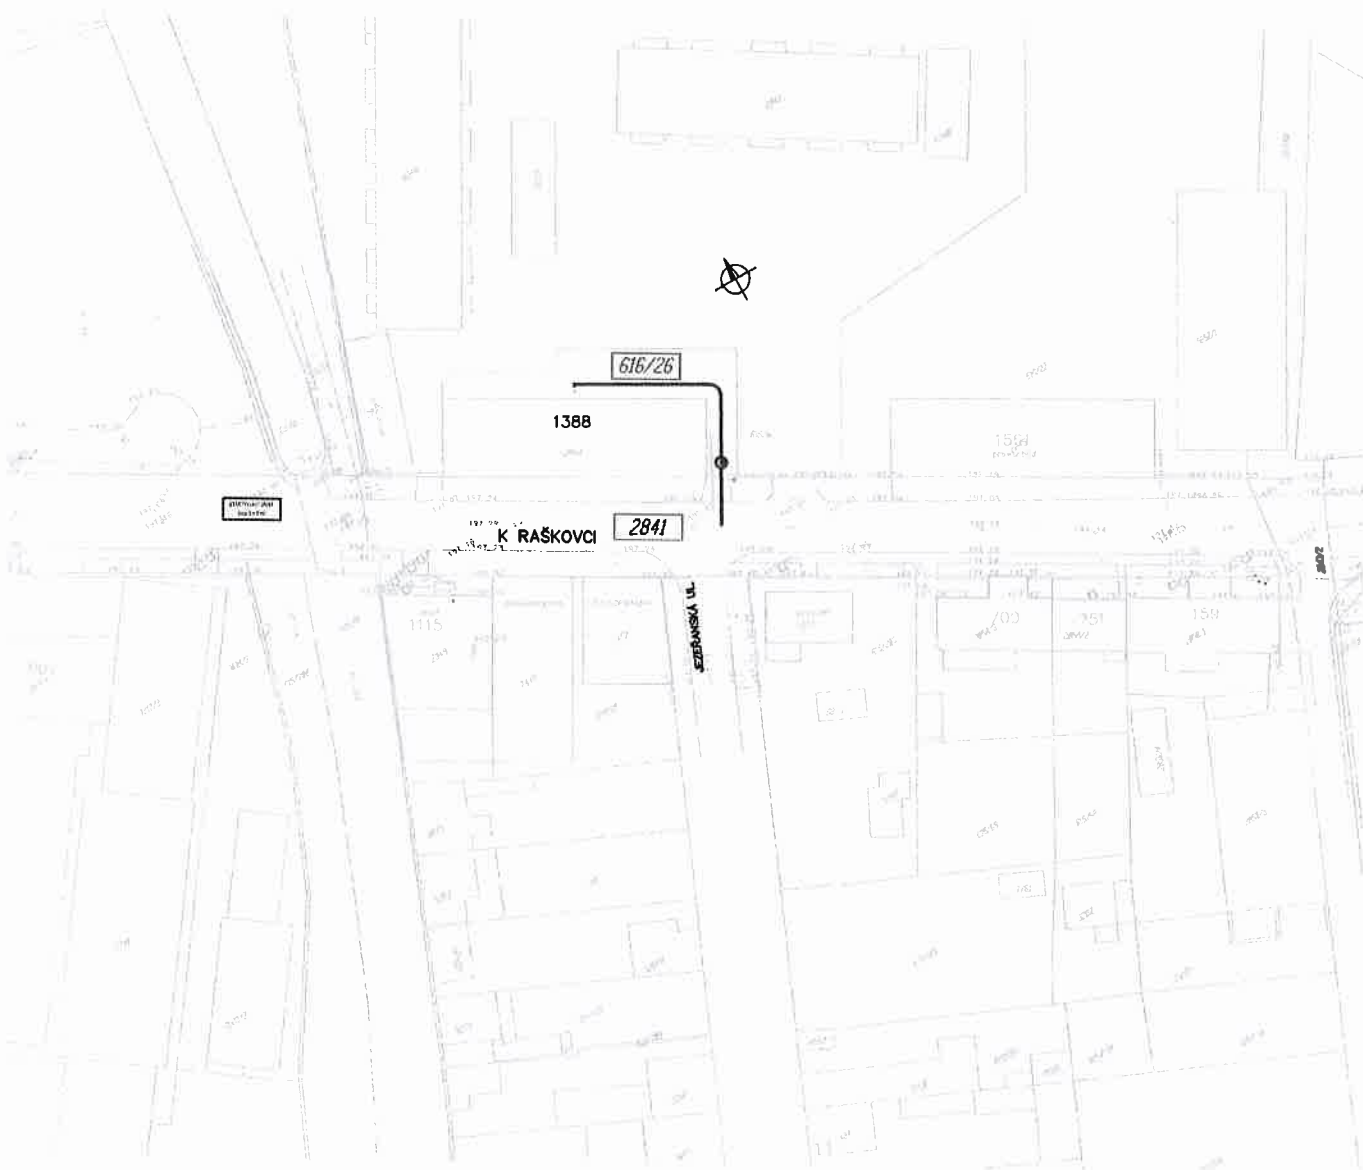

LEGENDA:

	HRANICE POZEMKŮ A OBJEKTŮ KATASTRU NEMOVITOSTÍ
	NAVRHOVANÁ NOVÁ VODOVODNÍ PŘÍPOJKA "PV"
	NAVRHOVANÁ REKONSTRUKCE KANALIZAČNÍ PŘÍPOJKY "PK"

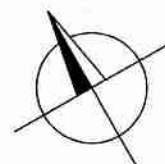

19-02-2020

PROJEKTANT REINVEST REINVEST spol. s r.o., K Novému Dvoru 897/66, 142 00 Praha 4			INVESTOR  Kralovské město Město Kolín Karlovo náměstí 78 280 12, Kolín 1		
AKCE Vodovodní a kanalizační přípojky pro objekt 1388 v ul. K Raškovci, Kolín					ČÍSLO PŘÍLOHY B
HLAVNÍ ING. PROJEKTU Ing. Marek Raška	KATASTR Kolín	ČÁST	PŘEHLEDNÁ SITUACE		
ODPOVĚDNÝ PROJEKTANT Ing. Lukáš Pisek	STUPEŇ DUR/ZDS				
PROJEKTANT	SOUŘ. SYSTÉM JTSK	DATUM 7.2019			
KRESLIL Ing. Lukáš Pisek	MĚŘÍTKO 1:1000	VARIANTA			
	POČET FORMÁTŮ 1 A4	ČÍSLO ZAKÁZKY			