

1.NP

POZN. - OSVĚTLENÍ PLOCHY PŘÍPRAVY MUSÍ DOSAHOVAT MINIMÁLNĚ NORMOVÝCH HODNOT, TEDY Intenzity 100 až 150 luxů, tedy přibližně potřebný světelný zdroj o světelném toku 2x 1500 lm,

LEGENDA MATERIÁLŮ

- STÁVAJÍCÍ KONSTRUKCE
- BOURACÍ A DEMONTÁŽNÍ PRÁCE
- STÁVAJÍCÍ MOBILIÁŘ A VYBAVENÍ
- lepená dozdivka pro instalace ZTI - plynosilikát. zdivo např.YTONG tl.50mm

INSTALACE:


- VODOVOD TEPLÁ VODA
- VODOVOD STUDENÁ VODA
- VZDUCHOTECHNIKA
- ELEKTROINSTALACE
- VYTÁPĚNÍ

STÁVAJÍCÍ KONSTRUKCE STAVBY - JEDNÁ SE O PROJEKČNÍ PŘEDPOKLAD DLE DOSTUPNÝCH ZJIŠTĚNÍ, NUTNO OVĚŘIT ODHALENÍM SKRYTÝCH KONSTRUKCÍ PŘI REALIZACI. JE NUTNÉ PROVĚŘIT SKUTEČNÉ TRASY STÁVAJÍCÍCH SÍTÍ, STOUPAČEK A INSTALACÍ. STÁVAJÍCÍ PBŘ ŘEŠENÍ OBJEKTU BUDE ZACHOVÁNO, NEDOCHÁZÍ KE ZMĚNĚ ČI KE ZHORŠENÍ PARAMETRŮ VE VZTAHU K ŘEŠENÍ PBŘ. PŘED PROVÁDĚNÍM STAVEBNÍCH DRÁŽEK JE NUTNÉ SENZORY OVĚŘIT STÁVAJÍCÍ INSTALACE V PŘÍČKÁCH A PODLAHÁCH.


ELEKTROINSTALACE MUSÍ BÝT PŘED PROVÁDĚNÍM ODBORNĚ ODPOJENY. NOVÉ TRASY BUDOU PROVEDENY V DÉLCE OD JISTIČE DLE PLATNÝCH PŘEDPISŮ A ČSN.

OTOPNÝ SYSTÉM BUDE PŘI PROVÁDĚNÍ ODPUŠTĚN A PO MONTÁŽI NOVÉ TRASY I RADIÁTORU NOVĚ VYREGULOVÁN. ŘEŠENÍ VZT ODVĚTRÁNÍ ZŮSTÁVÁ BEZ ÚPRAV STÁVAJÍCÍ, BUDE PROVĚŘENA JEHO FUNKČNOST.

VÝTAH BUDE ROVNĚŽ ZACHOVÁN, DOJDE K JEHO REPASÍ A RENOVACI VÝTAHOVÝCH DVÍŘEK V ŘEŠENÝCH MÍSTNOSTECH.

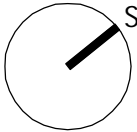

AKCE	OPRAVA DVOU VÝDEJNÍCH MÍSTNOSTÍ OBJEKTU MŠ JERONÝMOVA 772, pavilon B, parc.č. st.5417, Kolín		
INVESTOR	Městský úřad Kolín, Karlovo náměstí 78, 280 02 Kolín	PARÉ Č.	
MÍSTO STAVBY	MŠ JERONÝMOVA 772, pavilon B, parc.č. st.5417, Kolín		
STUPEŇ PD	DSP	DATUM 4/2021	
REVIZE	- -	DATUM - -	
GENERÁLNÍ PROJEKTANT	DONDESIGN s.r.o. Vorařská 2075/2 143 00 Praha 4 IČ: 290 62 942 DIČ: CZ29062942		
PROJEKTANT ČÁSTI PD	DONDESIGN s.r.o. Vorařská 2075/2 143 00 Praha 4 IČ: 290 62 942 DIČ: CZ29062942		
ČÁST PROJEKTU	D - Dokumentace objektů a technických a technologických zařízení		
OBJEKT	SO01		
DÍL PROJEKTU	D.1.1 - ARCHITEKTONICKO - STAVEBNÍ ŘEŠENÍ		
PLÁN	PŮDORYS 1.NP - BOURACÍ PRÁCE	MĚŘÍTKO: 1 : 25	VÝKRES Č.: D.1.1.b_11

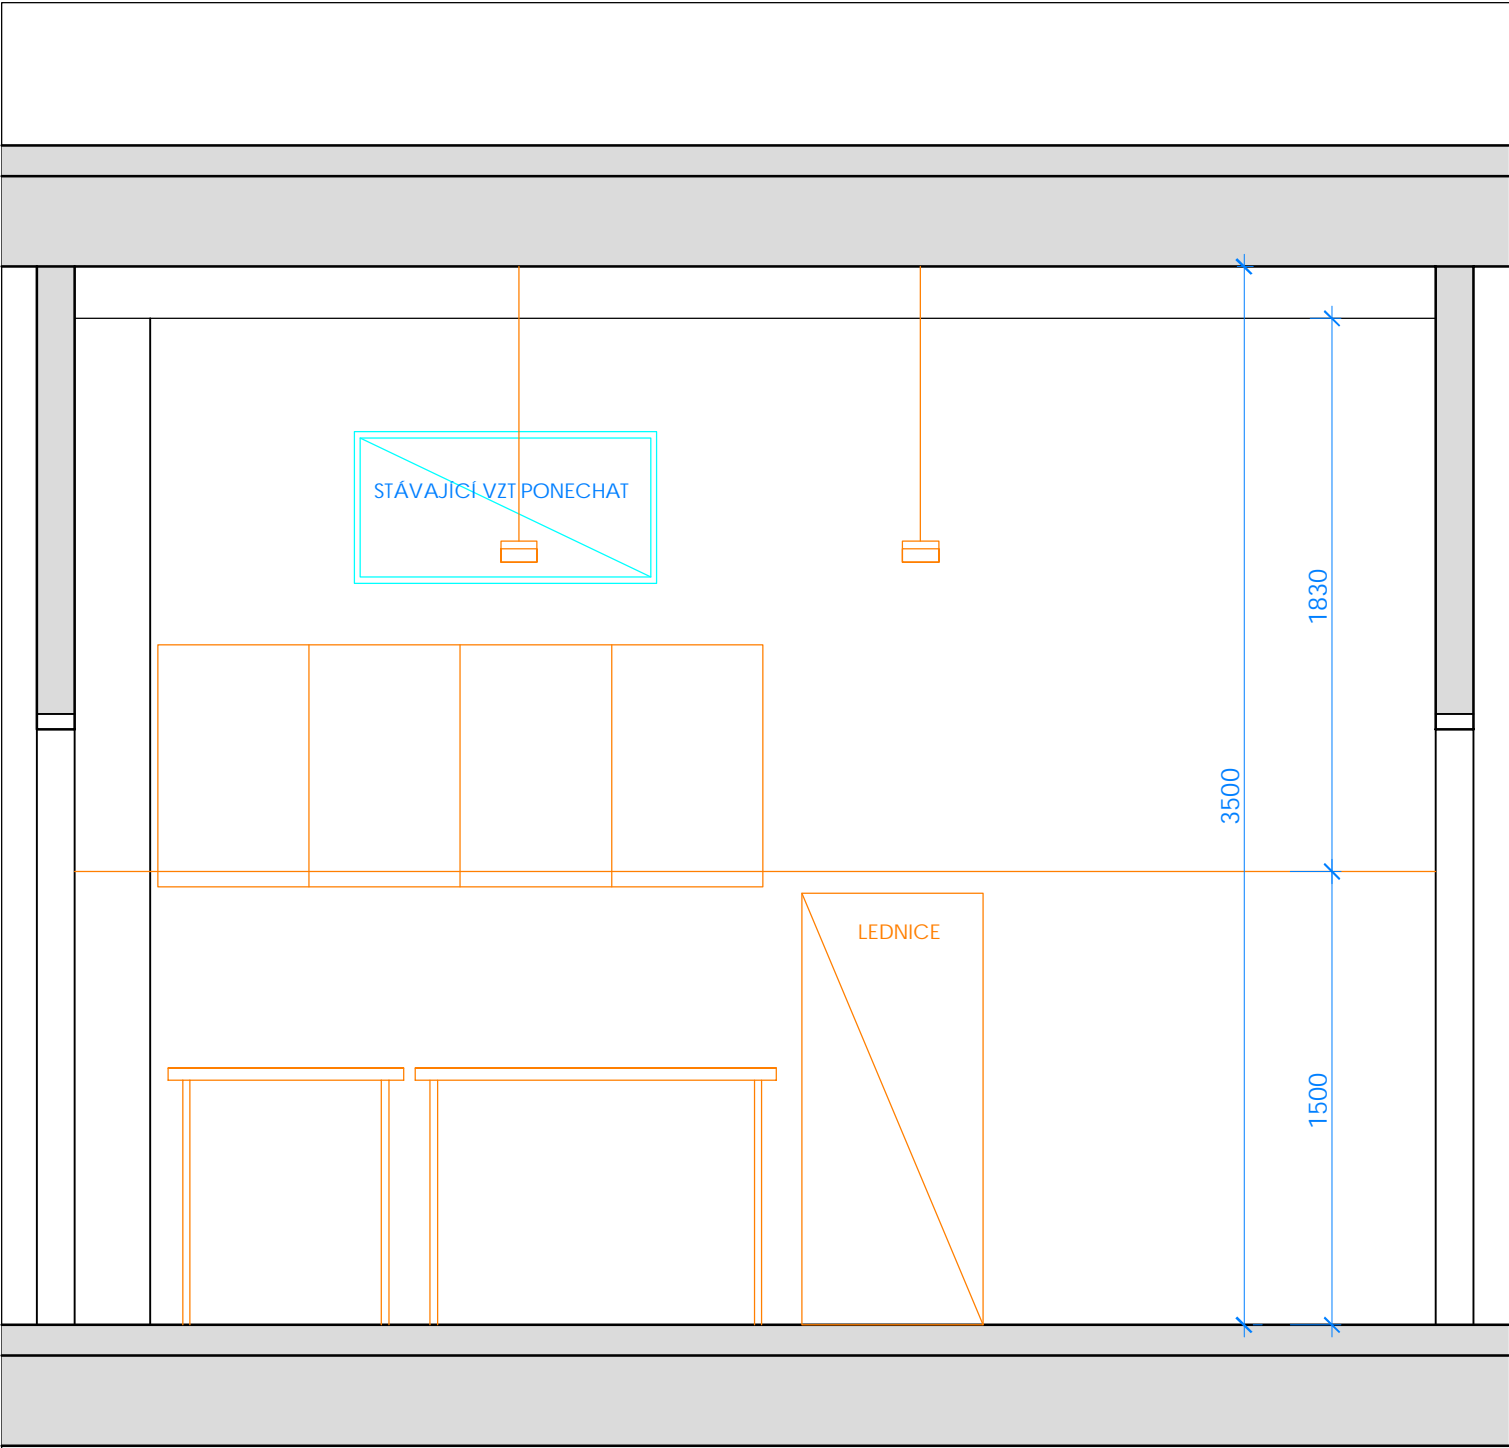

1.NP

LEGENDA MATERIÁLŮ

- STÁVAJÍCÍ KONSTRUKCE
- BOURACÍ A DEMONTÁŽNÍ PRÁCE
- STÁVAJÍCÍ MOBILIÁŘ A VYBAVENÍ
- lepená dozdivka pro instalace ZTI - plynosilikát. zdivo např.YTONG tl.50mm

- INSTALACE:
- VODOVOD TEPLÁ VODA
- VODOVOD STUDENÁ VODA
- VZDUCHOTECHNIKA
- ELEKTROINSTALACE
- VYTÁPĚNÍ


STÁVAJÍCÍ KONSTRUKCE STAVBY - JEDNÁ SE O PROJEKČNÍ PŘEDPOKLAD DLE DOSTUPNÝCH ZJIŠTĚNÍ, NUTNO OVĚŘIT ODHALENÍM SKRYTÝCH KONSTRUKCÍ PŘI REALIZACI. JE NUTNÉ PROVĚŘIT SKUTEČNÉ TRASY STÁVAJÍCÍCH SÍTÍ, STOUPAČEK A INSTALACÍ. STÁVAJÍCÍ PBŘ ŘEŠENÍ OBJEKTU BUDE ZACHOVÁNO, NEDOCHÁZÍ KE ZMĚNĚ ČI KE ZHORŠENÍ PARAMETRŮ VE VZTAHU K ŘEŠENÍ PBŘ. PŘED PROVÁDĚNÍM STAVEBNÍCH DRÁŽEK JE NUTNÉ SENZORY OVĚŘIT STÁVAJÍCÍ INSTALACE V PŘÍČKÁCH A PODLAHÁCH.

ELEKTROINSTALACE MUSÍ BÝT PŘED PROVÁDĚNÍM ODBORNĚ ODPOJENY. NOVÉ TRASY BUDOU PROVEDENY V DÉLCE OD JISTIČE DLE PLATNÝCH PŘEDPISŮ A ČSN.

OTOPNÝ SYSTÉM BUDE PŘI PROVÁDĚNÍ ODPUŠTĚN A PO MONTÁŽI NOVÉ TRASY I RADIÁTORU NOVĚ VYREGULOVÁN. ŘEŠENÍ VZT ODVĚTRÁNÍ ZŮSTÁVÁ BEZ ÚPRAV STÁVAJÍCÍ, BUDE PROVĚŘENA JEHO FUNKČNOST.

VÝTAH BUDE ROVNĚŽ ZACHOVÁN, DOJDE K JEHO REPASÍ A RENOVACI VÝTAHOVÝCH DVÍŘEK V ŘEŠENÝCH MÍSTNOSTECH.

AKCE	OPRAVA DVOU VÝDEJNÍCH MÍSTNOSTÍ OBJEKTU MŠ JERONÝMOVA 772, pavilon B, parc.č. st.5417, Kolín		
INVESTOR	Městský úřad Kolín, Karlovo náměstí 78, 280 02 Kolín	PARÉ Č.	
MÍSTO STAVBY	MŠ JERONÝMOVA 772, pavilon B, parc.č. st.5417, Kolín		
STUPEŇ PD	DSP	DATUM 4/2021	
REVIZE	- -	DATUM - -	
GENERÁLNÍ PROJEKTANT	DONDESIGN s.r.o. Vorařská 2075/2 143 00 Praha 4 IČ: 290 62 942 DIČ: CZ29062942		
PROJEKTANT ČÁSTI PD	DONDESIGN s.r.o. Vorařská 2075/2 143 00 Praha 4 IČ: 290 62 942 DIČ: CZ29062942		
ČÁST PROJEKTU	D - Dokumentace objektů a technických a technologických zařízení		
OBJEKT	SO01		
DÍL PROJEKTU	D.1.1 - ARCHITEKTONICKO - STAVEBNÍ ŘEŠENÍ		
PLÁN	ŘEZ S POHLEDEM 1-1 - BOURACÍ PRÁCE	MĚŘITKO: 1 : 25	VÝKRES Č.: D.1.1.b_12

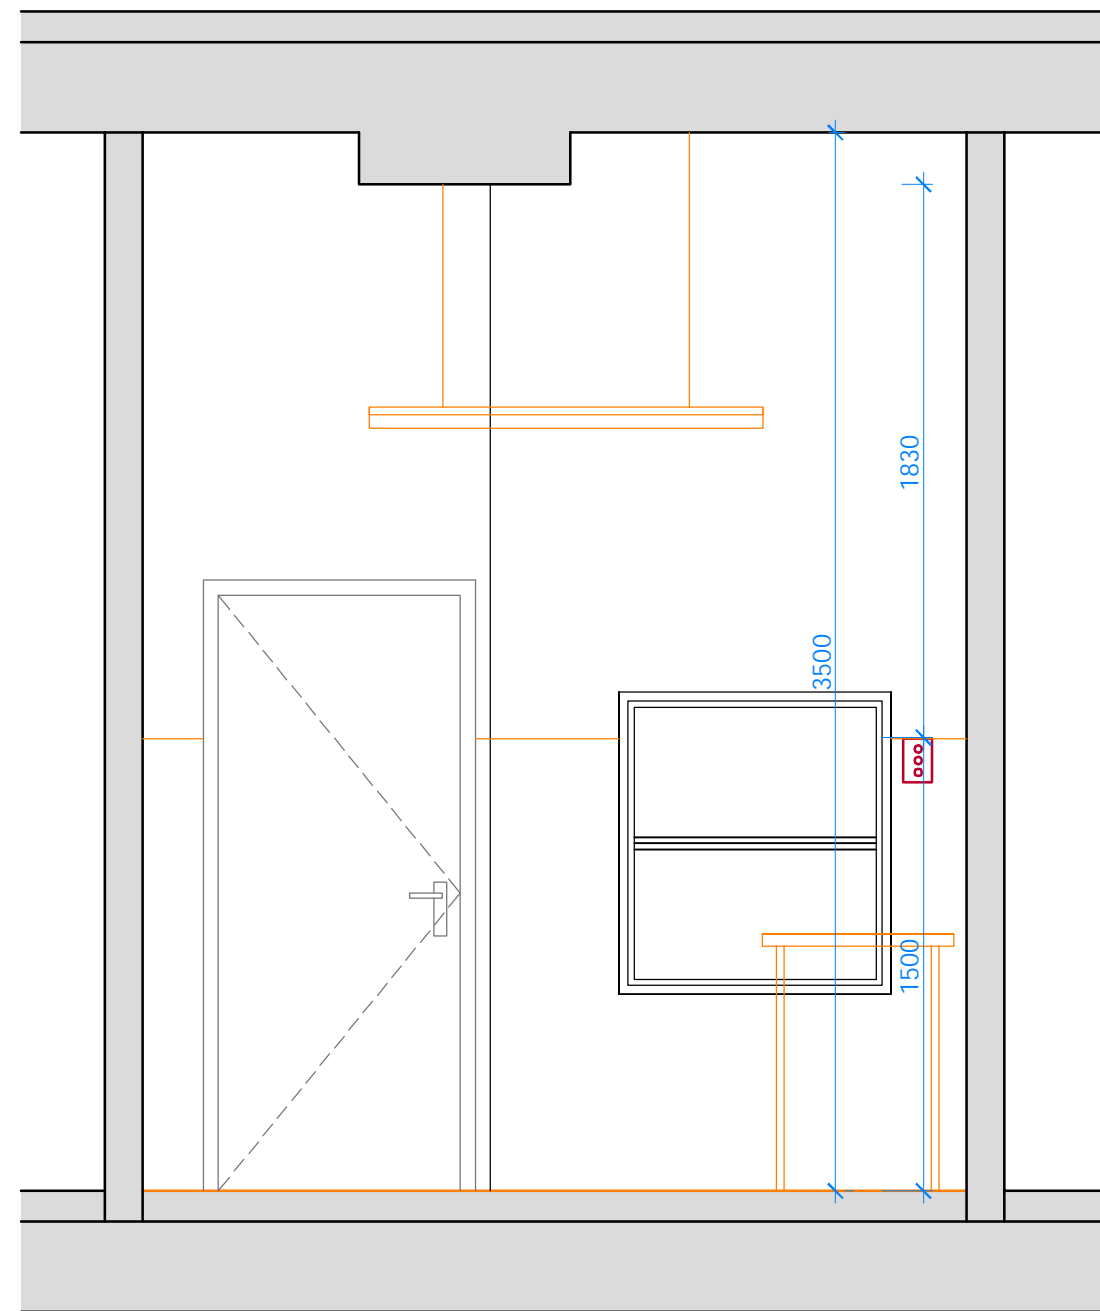

1.NP

LEGENDA MATERIÁLŮ

- STÁVAJÍCÍ KONSTRUKCE
- BOURACÍ A DEMONTÁŽNÍ PRÁCE
- STÁVAJÍCÍ MOBILIÁŘ A VYBAVENÍ
- lepená dozdivka pro instalace ZTI - plynosilikát. zdivo např.YTONG tl.50mm

INSTALACE:

- VODOVOD TEPLÁ VODA
- VODOVOD STUDENÁ VODA
- VZDUCHOTECHNIKA
- ELEKTROINSTALACE
- VYTÁPĚNÍ


STÁVAJÍCÍ KONSTRUKCE STAVBY - JEDNÁ SE O PROJEKČNÍ PŘEDPOKLAD DLE DOSTUPNÝCH ZJIŠTĚNÍ, NUTNO OVĚŘIT ODHALENÍM SKRYTÝCH KONSTRUKCÍ PŘI REALIZACI. JE NUTNÉ PROVĚŘIT SKUTEČNÉ TRASY STÁVAJÍCÍCH SÍTÍ, STOUPAČEK A INSTALACÍ. STÁVAJÍCÍ PBŘ ŘEŠENÍ OBJEKTU BUDE ZACHOVÁNO, NEDOCHÁZÍ KE ZMĚNĚ ČI KE ZHORŠENÍ PARAMETRŮ VE VZTAHU K ŘEŠENÍ PBŘ. PŘED PROVÁDĚNÍM STAVEBNÍCH DRÁŽEK JE NUTNÉ SENZORY OVĚŘIT STÁVAJÍCÍ INSTALACE V PŘÍČKÁCH A PODLAHÁCH.

ELEKTROINSTALACE MUSÍ BÝT PŘED PROVÁDĚNÍM ODBORNĚ ODPOJENY. NOVÉ TRASY BUDOU PROVEDENY V DÉLCE OD JISTIČE DLE PLATNÝCH PŘEDPISŮ A ČSN.

OTOPNÝ SYSTÉM BUDE PŘI PROVÁDĚNÍ ODPUŠTĚN A PO MONTÁŽI NOVÉ TRASY I RADIÁTORU NOVĚ VYREGULOVÁN. ŘEŠENÍ VZT ODVĚTRÁNÍ ZŮSTÁVÁ BEZ ÚPRAV STÁVAJÍCÍ, BUDE PROVĚŘENA JEHO FUNKČNOST.

VÝTAH BUDE ROVNĚŽ ZACHOVÁN, DOJDE K JEHO REPASÍ A RENOVACI VÝTAHOVÝCH DVÍŘEK V ŘEŠENÝCH MÍSTNOSTECH.

AKCE	OPRAVA DVOU VÝDEJNÍCH MÍSTNOSTÍ OBJEKTU MŠ JERONÝMOVA 772, pavilon B, parc.Č. st.5417, Kolín		
INVESTOR	Městský úřad Kolín, Karlovo náměstí 78, 280 02 Kolín	PARÉ Č.	
MÍSTO STAVBY	MŠ JERONÝMOVA 772, pavilon B, parc.Č. st.5417, Kolín		
STUPEŇ PD	DSP	DATUM 4/2021	
REVIZE	- -	DATUM - -	
GENERÁLNÍ PROJEKTANT	DONDESIGN s.r.o. IČ: 290 62 942	Vorařská 2075/2 143 00 Praha 4 DIČ: CZ29062942	
PROJEKTANT ČÁSTI PD	DONDESIGN s.r.o. IČ: 290 62 942	Vorařská 2075/2 143 00 Praha 4 DIČ: CZ29062942	
ČÁST PROJEKTU	D - Dokumentace objektů a technických a technologických zařízení		
OBJEKT	SO01		
DÍL PROJEKTU	D.1.1 - ARCHITEKTONICKO - STAVEBNÍ ŘEŠENÍ		
PLÁN	ŘEZ S POHLEDEM 2-2 - BOURACÍ PRÁCE	MĚŘÍTKO: 1 : 25	VÝKRES Č.: D.1.1.b_13

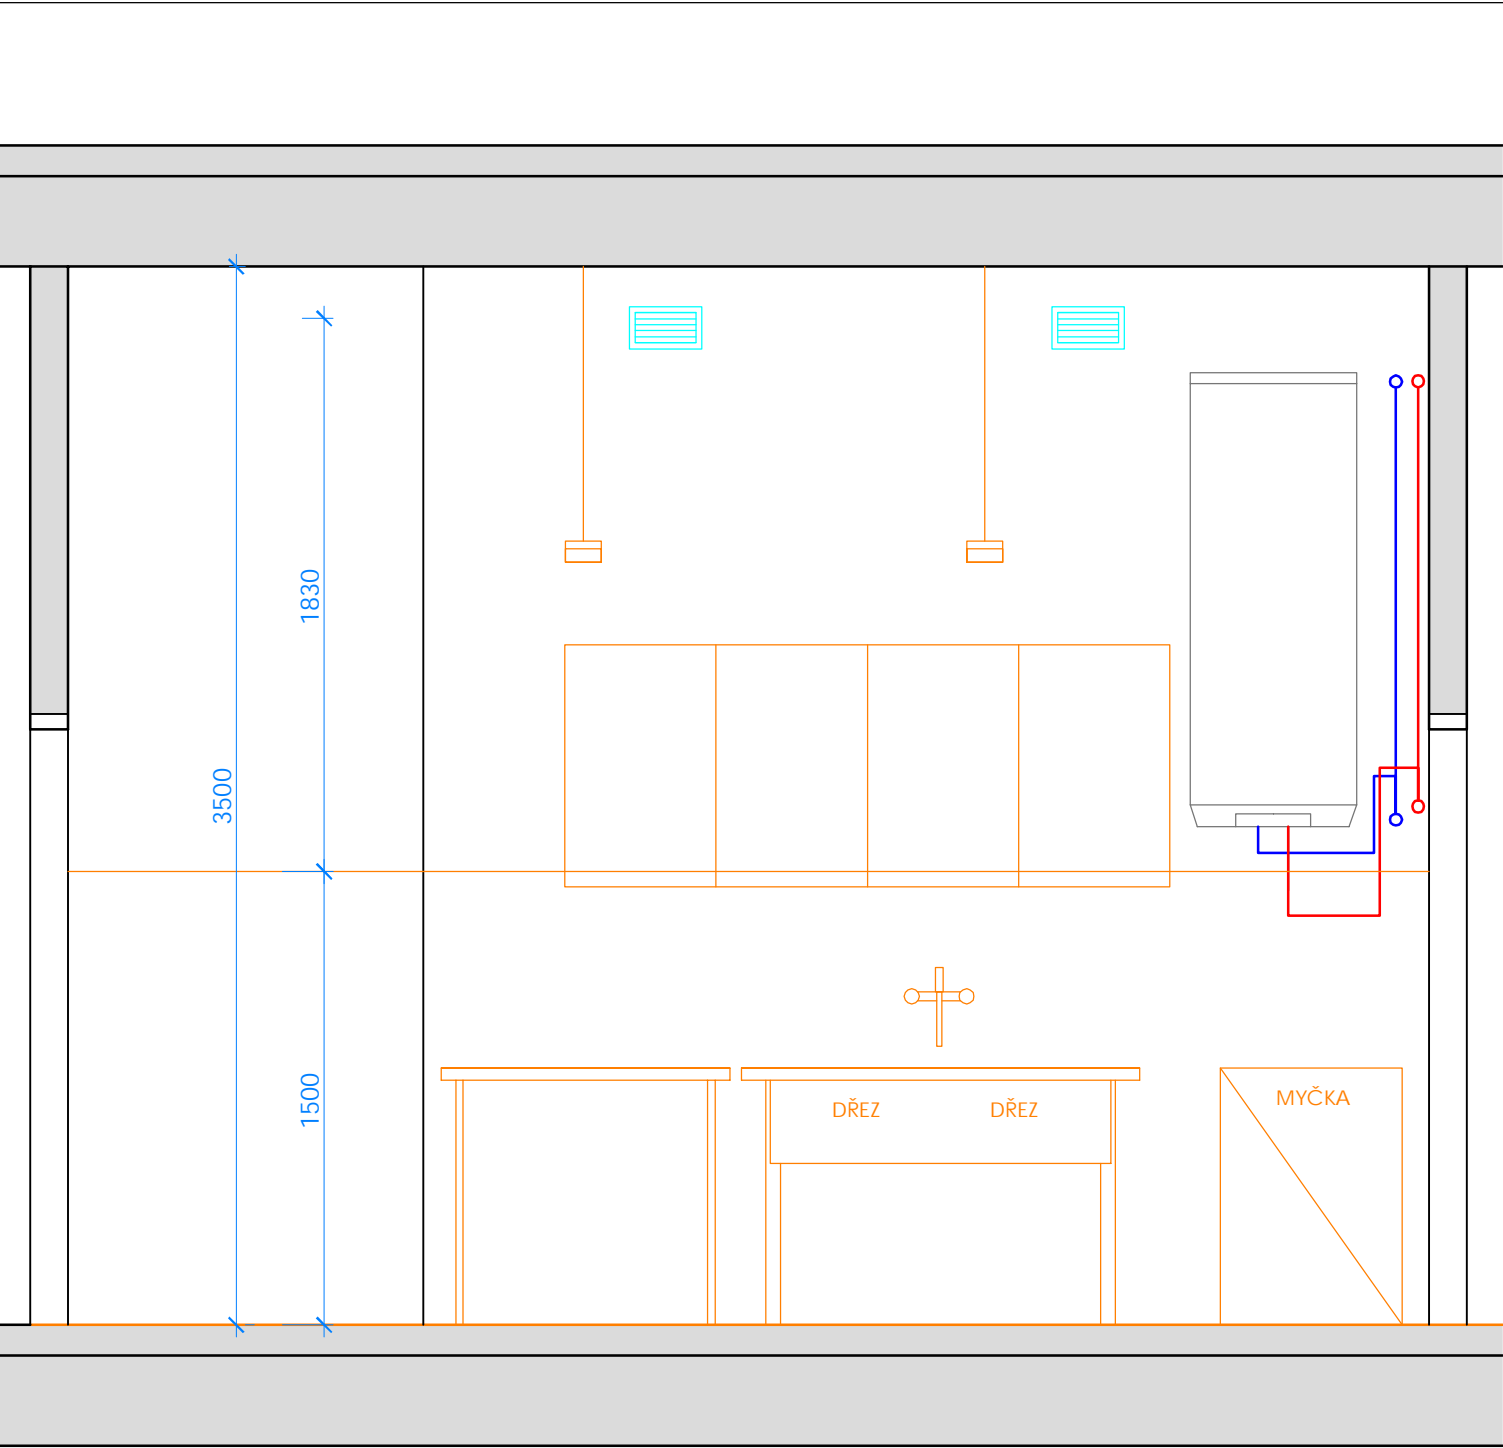

1.NP

LEGENDA MATERIÁLŮ

STÁVAJÍCÍ KONSTRUKCE

BOURACÍ A DEMONTÁŽNÍ PRÁCE

STÁVAJÍCÍ MOBILIÁŘ A VYBAVENÍ

lepená dozdivka pro instalace ZTI - plynosilikát. zdivo např.YTONG tl.50mm

INSTALACE:

VODOVOD TEPLÁ VODA

VODOVOD STUDENÁ VODA

VZDUCHOTECHNIKA

ELEKTROINSTALACE

VYTÁPĚNÍ


STÁVAJÍCÍ KONSTRUKCE STAVBY - JEDNÁ SE O PROJEKČNÍ PŘEDPOKLAD DLE DOSTUPNÝCH ZJIŠTĚNÍ, NUTNO OVĚŘIT ODHALENÍM SKRYTÝCH KONSTRUKCÍ PŘI REALIZACI. JE NUTNÉ PROVĚŘIT SKUTEČNÉ TRASY STÁVAJÍCÍCH SÍTÍ, STOUPAČEK A INSTALACÍ. STÁVAJÍCÍ PBŘ ŘEŠENÍ OBJEKTU BUDE ZACHOVÁNO, NEDOCHÁZÍ KE ZMĚNĚ ČI KE ZHORŠENÍ PARAMETRŮ VE VZTAHU K ŘEŠENÍ PBŘ. PŘED PROVÁDĚNÍM STAVEBNÍCH DRÁŽEK JE NUTNÉ SENZORY OVĚŘIT STÁVAJÍCÍ INSTALACE V PŘÍČKÁCH A PODLAHÁCH.

ELEKTROINSTALACE MUSÍ BÝT PŘED PROVÁDĚNÍM ODBORNĚ ODPOJENY. NOVÉ TRASY BUDOU PROVEDENY V DÉLCE OD JISTIČE DLE PLATNÝCH PŘEDPISŮ A ČSN.

OTOPNÝ SYSTÉM BUDE PŘI PROVÁDĚNÍ ODPUŠTĚN A PO MONTÁŽI NOVÉ TRASY I RADIÁTORU NOVĚ VYREGULOVÁN. ŘEŠENÍ VZT ODVĚTRÁNÍ ZŮSTÁVÁ BEZ ÚPRAV STÁVAJÍCÍ, BUDE PROVĚŘENA JEHO FUNKČNOST.

VÝTAH BUDE ROVNĚŽ ZACHOVÁN, DOJDE K JEHO REPASÍ A RENOVACI VÝTAHOVÝCH DVÍŘEK V ŘEŠENÝCH MÍSTNOSTECH.

AKCE	OPRAVA DVOU VÝDEJNÍCH MÍSTNOSTÍ OBJEKTU MŠ JERONÝMOVA 772, pavilon B, parc.Č. st.5417, Kolín			
INVESTOR	Městský úřad Kolín, Karlovo náměstí 78, 280 02 Kolín	PARÉ Č.		
MÍSTO STAVBY	MŠ JERONÝMOVA 772, pavilon B, parc.Č. st.5417, Kolín			
STUPEŇ PD	DSP	DATUM 4/2021		
REVIZE	- -	DATUM - -		
GENERÁLNÍ PROJEKTANT	DONDESIGN s.r.o. Vorařská 2075/2 143 00 Praha 4 IČ: 290 62 942 DIČ: CZ29062942			
PROJEKTANT ČÁSTI PD	DONDESIGN s.r.o. Vorařská 2075/2 143 00 Praha 4 IČ: 290 62 942 DIČ: CZ29062942			
ČÁST PROJEKTU	D - Dokumentace objektů a technických a technologických zařízení			
OBJEKT	SO01			
DÍL PROJEKTU	D.1.1 - ARCHITEKTONICKO - STAVEBNÍ ŘEŠENÍ			
PLÁN	ŘEZ S POHLEDEM 3-3 - BOURACÍ PRÁCE	MĚŘITKO: 1 : 25	VÝKRES Č.:	D.1.1.b_14

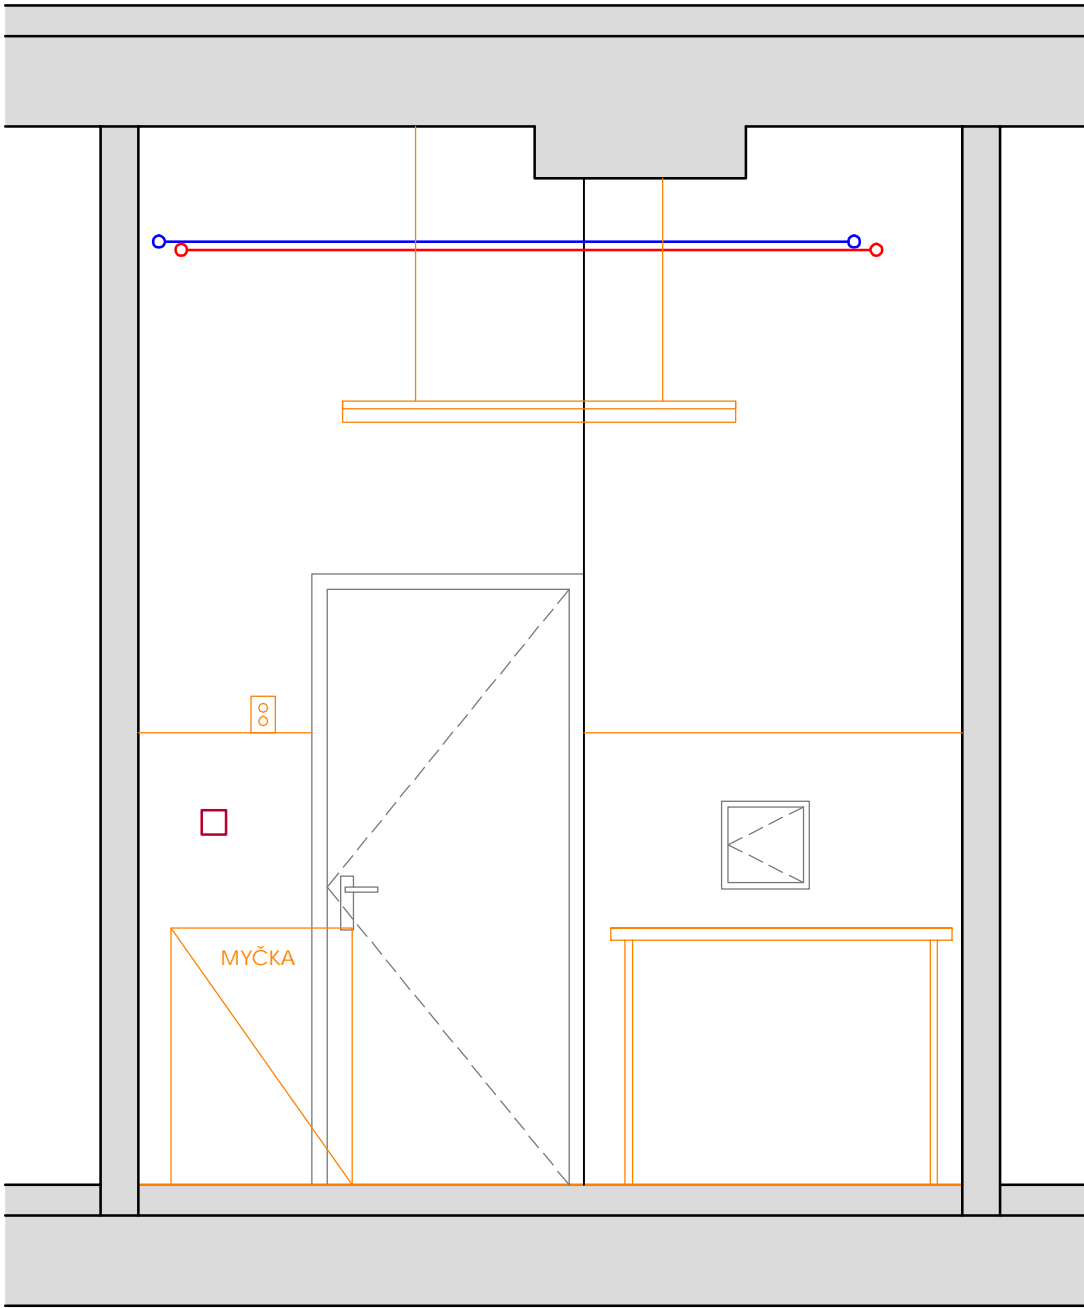

1.NP

LEGENDA MATERIÁLŮ

STÁVAJÍCÍ KONSTRUKCE

BOURACÍ A DEMONTÁŽNÍ PRÁCE

STÁVAJÍCÍ MOBILIÁŘ A VYBAVENÍ

lepená dozdivka pro instalace ZTI - plynosilikát. zdivo např.YTONG tl.50mm

INSTALACE:

VODOVOD TEPLÁ VODA

VODOVOD STUDENÁ VODA

VZDUCHOTECHNIKA

ELEKTROINSTALACE

VYTÁPĚNÍ

STÁVAJÍCÍ KONSTRUKCE STAVBY - JEDNÁ SE O PROJEKČNÍ PŘEDPOKLAD DLE DOSTUPNÝCH ZJIŠTĚNÍ, NUTNO OVĚŘIT ODHALENÍM SKRYTÝCH KONSTRUKCÍ PŘI REALIZACI. JE NUTNÉ PROVĚŘIT SKUTEČNÉ TRASY STÁVAJÍCÍCH SÍTÍ, STOUPAČEK A INSTALACÍ. STÁVAJÍCÍ PBŘ ŘEŠENÍ OBJEKTU BUDE ZACHOVÁNO, NEDOCHÁZÍ KE ZMĚNĚ ČI KE ZHORŠENÍ PARAMETRŮ VE VZTAHU K ŘEŠENÍ PBŘ. PŘED PROVÁDĚNÍM STAVEBNÍCH DRÁŽEK JE NUTNÉ SENZORY OVĚŘIT STÁVAJÍCÍ INSTALACE V PŘÍČKÁCH A PODLAHÁCH.

ELEKTROINSTALACE MUSÍ BÝT PŘED PROVÁDĚNÍM ODBORNĚ ODPOJENY. NOVÉ TRASY BUDOU PROVEDENY V DÉLCE OD JISTIČE DLE PLATNÝCH PŘEDPISŮ A ČSN.

OTOPNÝ SYSTÉM BUDE PŘI PROVÁDĚNÍ ODPUŠTĚN A PO MONTÁŽI NOVÉ TRASY I RADIÁTORU NOVĚ VYREGULOVÁN. ŘEŠENÍ VZT ODVĚTRÁNÍ ZŮSTÁVÁ BEZ ÚPRAV STÁVAJÍCÍ, BUDE PROVĚŘENA JEHO FUNKČNOST.

VÝTAH BUDE ROVNĚŽ ZACHOVÁN, DOJDE K JEHO REPASÍ A RENOVACI VÝTAHOVÝCH DVÍŘEK V ŘEŠENÝCH MÍSTNOSTECH.

AKCE	OPRAVA DVOU VÝDEJNÍCH MÍSTNOSTÍ OBJEKTU MŠ JERONÝMOVA 772, pavilon B, parc.Č. st.5417, Kolín		
INVESTOR	Městský úřad Kolín, Karlovo náměstí 78, 280 02 Kolín	PARÉ Č.	
MÍSTO STAVBY	MŠ JERONÝMOVA 772, pavilon B, parc.Č. st.5417, Kolín		
STUPEŇ PD	DSP	DATUM 4/2021	
REVIZE	- -	DATUM - -	
GENERÁLNÍ PROJEKTANT	DONDESIGN s.r.o. Vorařská 2075/2 143 00 Praha 4 IČ: 290 62 942 DIČ: CZ29062942		
PROJEKTANT ČÁSTI PD	DONDESIGN s.r.o. Vorařská 2075/2 143 00 Praha 4 IČ: 290 62 942 DIČ: CZ29062942		
ČÁST PROJEKTU	D - Dokumentace objektů a technických a technologických zařízení		
OBJEKT	SO01		
DÍL PROJEKTU	D.1.1 - ARCHITEKTONICKO - STAVEBNÍ ŘEŠENÍ		
PLÁN	ŘEZ S POHLEDEM 4-4 - BOURACÍ PRÁCE	MĚŘÍTKO: 1 : 25	VÝKRES Č.: D.1.1.b_15