


- LEGENDA POUŽITÝCH ZNAČEK (S005 – Parter)
- STÁVAJÍCÍ ROZVADĚČ NN V NOVE INSTALACI POUŽITÝ DLE POPISU
 - NOVÝ ROZVADĚČ NN
 - VENKOVNÍ PLASTOVÁ ZEMNÍ VODOTĚSNÁ KRABICE MIKROŠACHTA PRO INSTALACI POD ZEM ČÍSLO 3
 - VENKOVNÍ ROZVODNÝ SLOUPEK ZÁSUVKA 400V, 16A, 3N+PE ZÁSUVKA 230V, 16V, 1N+PE ZÁSUVKA 230V, 16V, 1N+PE
 - STÁVAJÍCÍ TRASY SILNOPROUD – PODZEMNÍ VEDENÍ NN DO 1kV STÁVAJÍCÍ POUŽITÉ TRASY SILNOPROUD – PODZEMNÍ VEDENÍ NN DO 1kV NOVE TRASY SILNOPROUD – PODZEMNÍ VEDENÍ NN DO 1kV NOVE TRASY
 - ===== UZEMNĚNÍ BLEKOSVODU PÁSOVINOU VE VÝKOPĚCH

LEGENDA TERÉNU:
T1 – Uložení kabelového vedení ve volném terénu.
T2 – Uložení kabelového vedení ve zpevněných páslech vozovky 40t a přidruženého prostoru vozovky, které slouží k provozu nebo stání vozidel.
T3 – Uložení kabelového vedení ve zpevněných páslech přidruženého prostoru vozovky, které neslouží k provozu nebo stání vozidel (např. chodník).

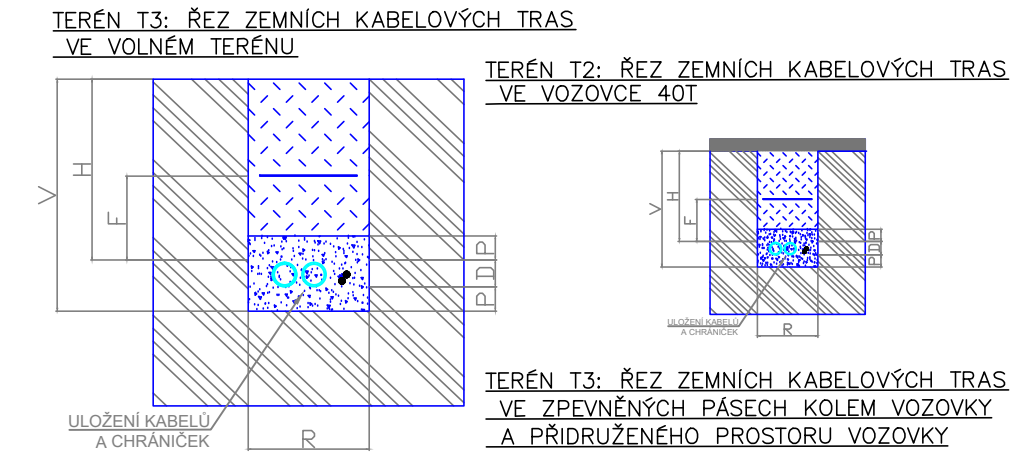

LEGENDA KÓTOVÁNÍ ŘEZŮ (mm):

Zn.	POPIS ZNAČENÍ	"A"	"B"	"C"
H	VÝŠKA KRYTÍ	600	600	1000
V	HLOUBKA VÝKOPU	720	720	1120
R	ŠÍŘKA VÝKOPU	400	400	400
F	ULOŽENÍ FOLIE	200	200	200
P	VRSTVA PÍSKOVÉHO LOŽE	80	80	80
D	PŘOMĚR SLB. CHRÁNICŮK	40	40	40

- LEGENDA ROZVODŮ SÍTÍ
UPŘESNĚNÍ ROZVODŮ VIZ POPIS
ČERNÉ - STÁVAJÍCÍ ROZVODY POUŽITÉ
BARVNÉ - NOVE ROZVODY (SLABO A NN)
- SILNOPROUD- PODZEMNÍ VEDENÍ NN DO 1kV
 - SILNOPROUD- PODZEMNÍ VEDENÍ VN DO 35kV

AUTOR NÁVRHU:	VYPRACOVAL:	ZODPOVĚDNÝ PROJEKTANT:	GENERÁLNÍ PROJEKTANT:
Ing. Radek Pírek Michal Holub	Ing. Radek Pírek Michal Holub	Ing. Ivo Skoták autorizovaný inženýr č. autorizace: 1003896	Ateliér Masák & Partner, s.r.o. Rooseveltova 39/575, 160 00 Praha 6 - Bubenec, IČ: 27086631
HIP:	Václav Jankovský, DIS.		
STAVEBNÍK:	Město Kolín, Karlovo náměstí 78, 280 12, Kolín		STUPEŇ PROJEKTU: DZS
AKCE:	PROJEKTOVÁ DOKUMENTACE STAVEBNÍCH ÚPRAV V AREÁLU NÁRODNÍ KULTURNÍ PAMÁTKY KOSTELA SV. BARTOLOMĚJE		DATUM: 06/2016 Č. PARÉ:
OBJEKT:	SO 05- PARTER		MĚŘÍTKO: 1:200
ODDÍL:	TECHNIKA PROSTŘEDÍ STAVEB		Č.OBJEKTU: D.1.05
PODODDÍL:	VNITROAREÁLOVÉ ROZVODY SILNOPROUDU		Č. ODDÍLU: D.1.4
VÝKRES:	PŮDORYS SITUACE V AREÁLU		Č. PODODDÍLU: D.1.4.b
			Č. VÝKRESU: D.1.4.b.02