



AVE Kolín s.r.o.
Tří dvorská 1501
280 02 Kolín V

Ing. Liběna Knapová
LK PROJEKT s.r.o.
ul. 28. října 933/11
250 88 Čelákovice

e. č. 54/19

29. 7. 2019


Vyjádření k existenci sítí VO pro akci

Rekonstrukce kanalizace ul. Na Svobodném, Kolín

K navrhované akci nemáme připomínek.
Ve vyznačené oblasti se nenacházejí sítě VO v naší správě.

Slavík Zdeněk
Provozní technik
Mobil: +420 602 298 283
E-Mail: zdenek.slavik@ave.cz
www.ave-kolin.cz • www.ave.cz



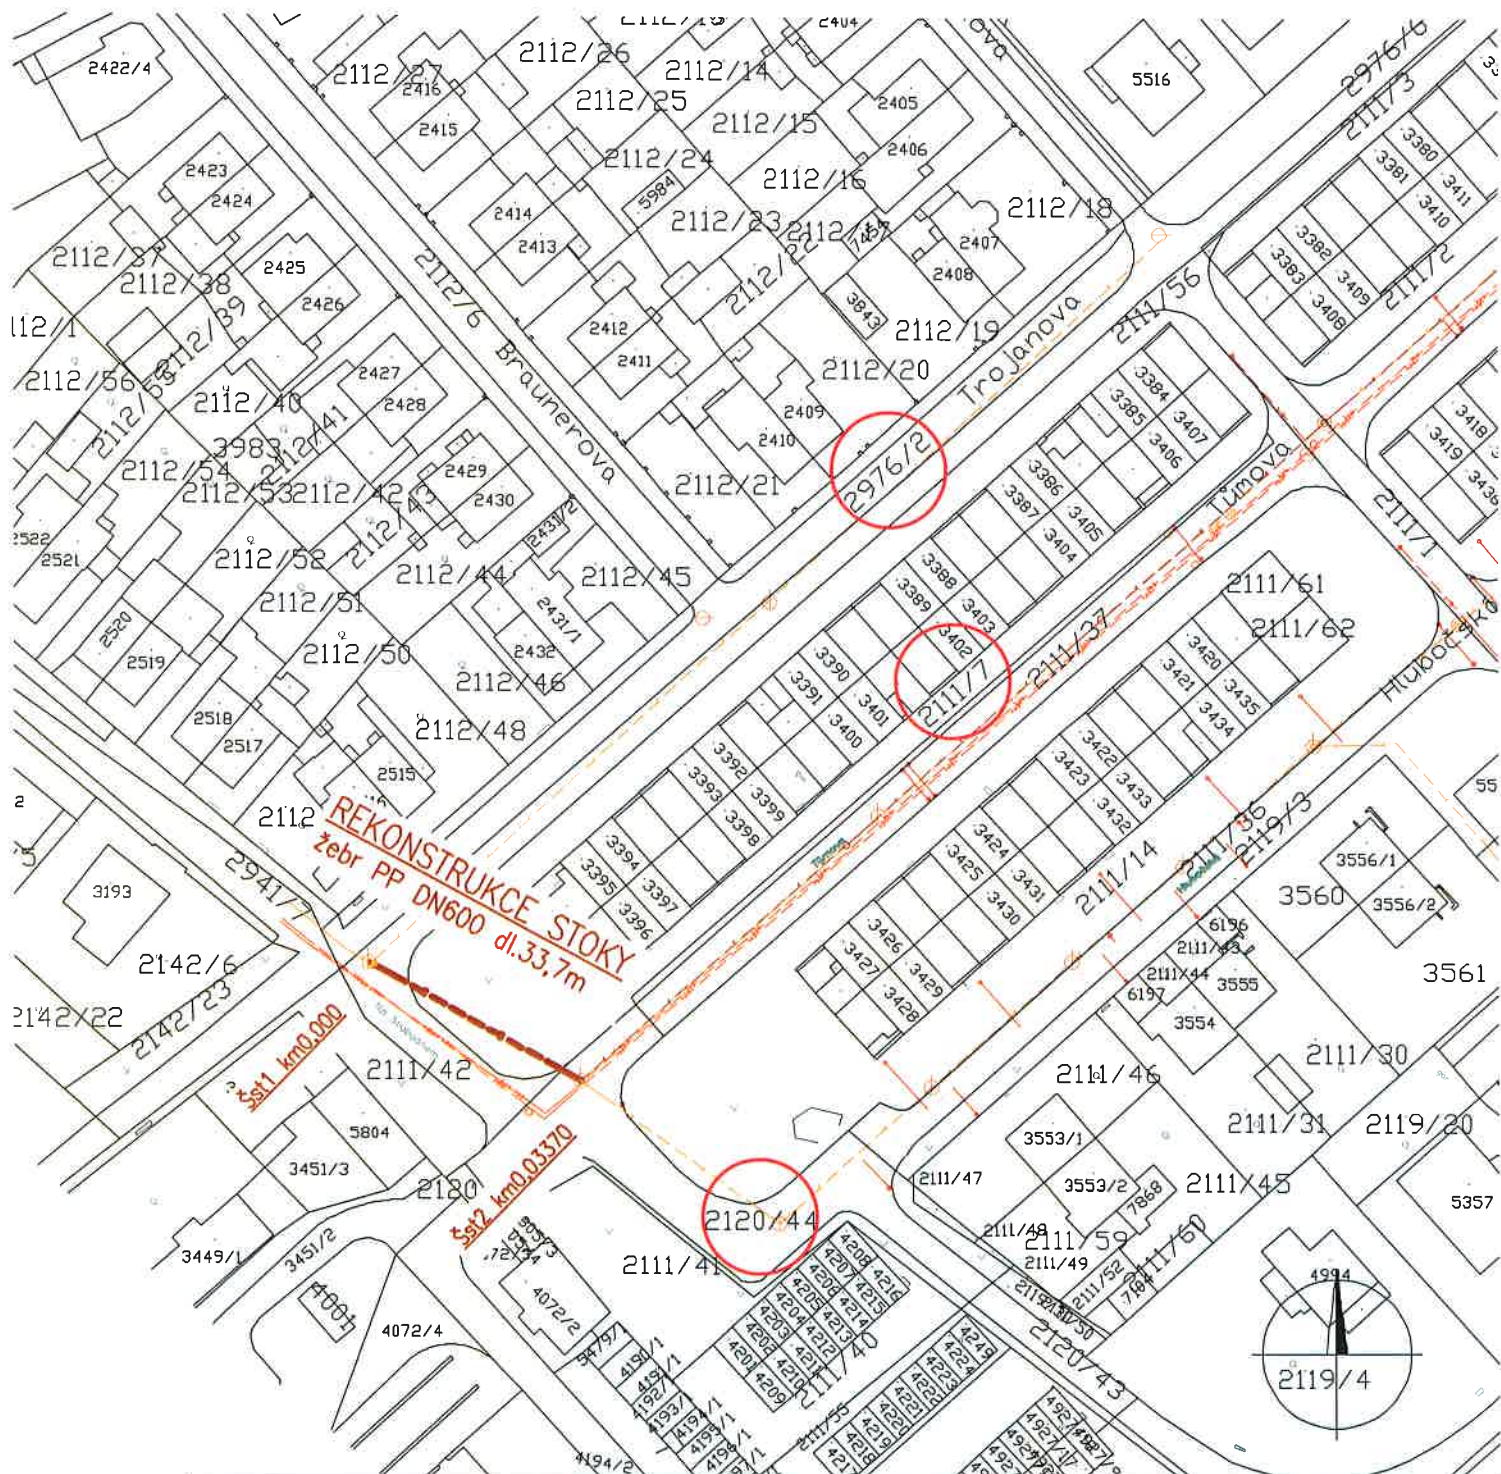

Stavbou dotčené pozemky: k.ú. Kolín, poz. 2976/2, 2111/7, 2120/44

LK PROJEKT s.r.o.

adresa: ul.28.října 933/11, 250 88 Čelákovice
telefon: 733 732 344, e-mail: projekce.vak@gmail.com

Projektant: Ing. Liběna Knapová

Spolupráce:

Stavebník / investor:

Město Kolín
Karlovo nám. 78, 280 02 Kolín

Stupeň Projektová dokumentace pro stavební povolení a realizaci stavby

Akce **REKONSTRUKCE KANALIZACE,
UL. NA SVOBODNÉM, KOLÍN**

Obsah **KATASTRÁLNÍ SITUACE**

Datum 07/2019

Zakázka: 21/2019

Měřítko 1:1000

Výkres: Paré:
C2



AVE

AVE Kolín s.r.o.
Třídovorská 1501
280 02 Kolín V
IČO: 25148117 DIČ: CZ25148117

29-07-2019