


Přidorys 2.NP nový

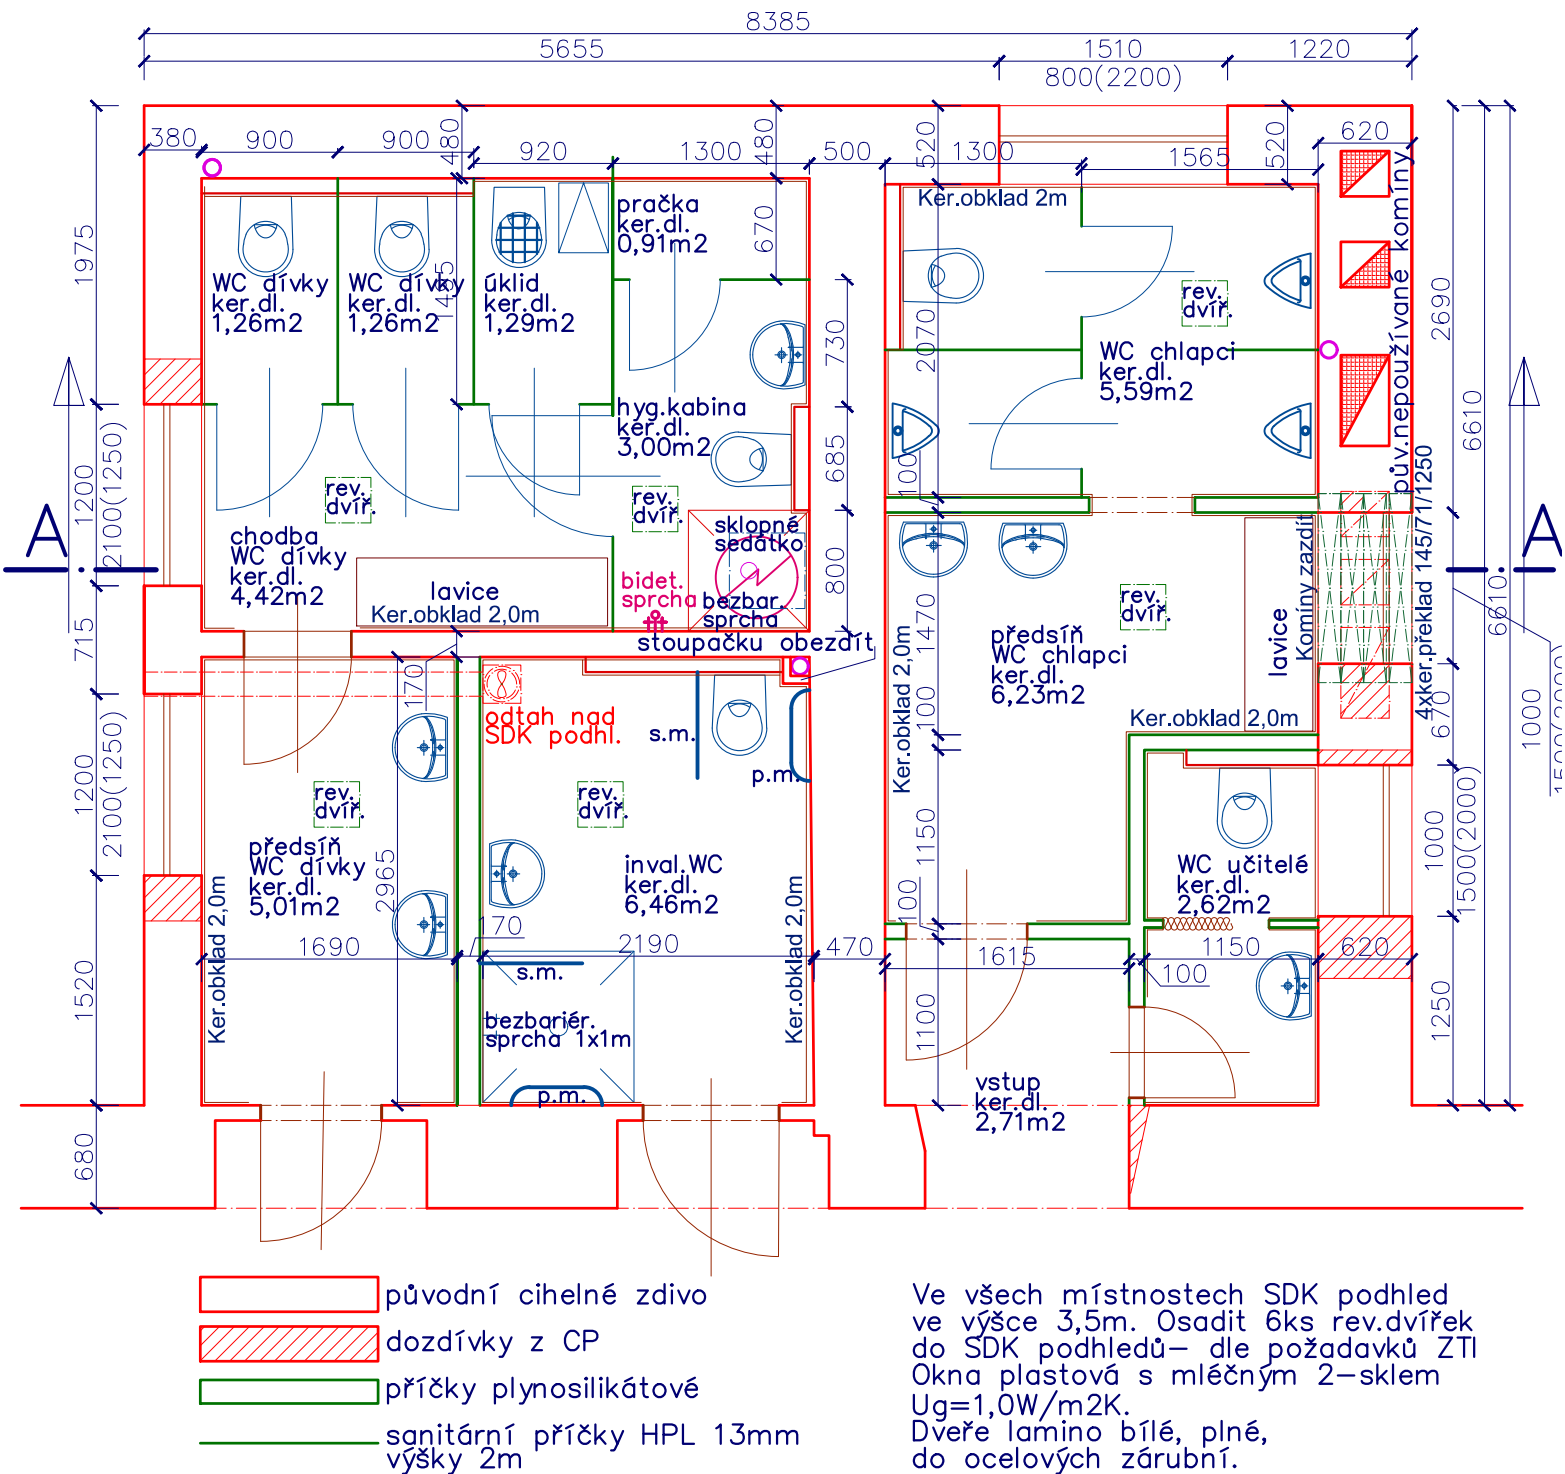

HIP: Petr Nobilis	ZÁKLADNÍ ŠKOLA Kutnohorská 179 KOLÍN - REKONSTRUKCE SOC. ZAŘÍZENÍ V 1. a 2..NP	Investor: Město Kolín, Karlovo nám.78, 280 02, Kolín		
Vypracoval: Petr Nobilis		Číslo zakázky:		
Schválil: Petr Nobilis		Status dok.:		
<i>Petr Nobilis - autorizovaný technik pro pozemní stavby Nebovidy 142, 280 02 p.Kolín, IČO 714 17 052 e-mail nobilis.petr@seznam.cz, tel. 724 126 857</i>	Druh dok.: Architektonicko-stavební	Ref.ozn.:	Kód dok.:	
	Název dok.: Půdorys 2.NP	Č.dok.: ZŠSoc - 4		
Měřítko : M 1 : 50		Index zm.	Datum vydání: 04/2020	List/počet: 1