
 


- DÍL REKUPERČNÍHO VÝMĚNÍKU  
-DODÁVKA VTS CZECH REPUBLIC  
-MODEL: VVS040  
-DESKOVÝ REKUPERAČNÍ VÝMĚNÍK  
-FILTRACE G4  
-SESTAVA KLAPEK -PŘÍVOD/ODVOD  
-CELOPLOŠNÁ Klapka DESKOVÉHO VÝMĚNÍKU A BY-PASU  
-SOUČÁST DODÁVKY KOMPLETNÍ MaR

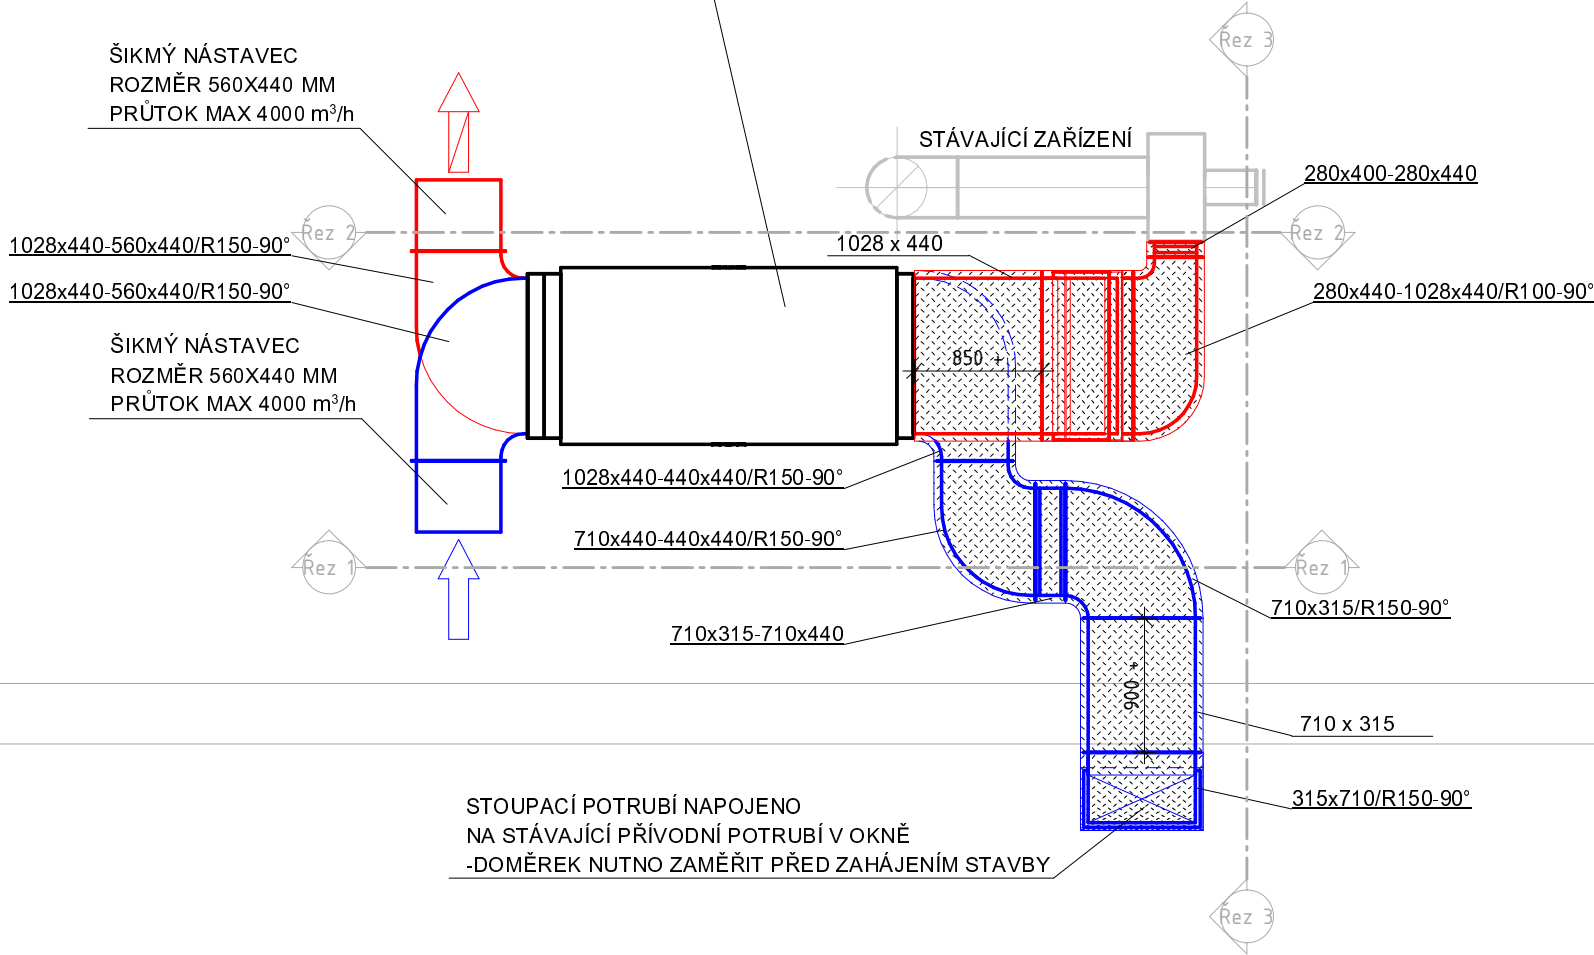

LEGENDA:



- TEPELNÁ IZOLACE MIN 80 mm  
-MINERÁLNÍ IZOLACE  
-VEŠKERÁ IZOLACE BUDE OPLECHOVÁNA

- VEŠKERÉ POTRUBÍ A OSTATNÍ ZAŘÍZENÍ VEDENY NA STŘEŠE A BUDOU ULOŽENY NA BETONOVÝCH DLAŽDICÍCH  
-SOUČÁSTÍ DODÁVKY REKUPERČNO VÝMĚNÍKU BUDOU UZAVÍRACÍ Klapky, Klapky BY-PASU A CELOPLOŠNÁ Klapka DESKOVÉHO VÝMĚNÍKU.  
-SOUČÁSTÍ DODAVATELE REKUPERAČNÍHO VÝMĚNÍKU BUDE KOMPLETNÍ DODÁVKA AUTONOMNÍ MaR

stavba / build

REKONSTRUKCE VZT MŠ MASARYKOVA

Klient / Client

Mateřská škola Kolín II., Masarykova 891  
Masarykova 891  
280 02 Kolín II.

zpracovatel / consultant



SEBESTA Industries  
make environment better

schéma projektu / Key plan



autorizace/authorized by

datum / date

4/2021

zakázka č./contract nu

2021.4-3

měřítko / scale

1 : 50

počet formátů / format No.

3xA4

stupeň dokumentace / project

DPS

001

název výkresu / drawing title

STŘECHA

D 1.4.4 VZDUCHOTECHNIKA