

LEGENDA VO :

- kabel CYKY-J 4x10 v zemi projekovaný
- stávající kabel
- rušený kabel VO
- uzemnění dle ČSN 33 2000-5-52 ed. 2
- LED svítidlo - 28 W
- sadový sloup - 5 m
- LED svítidlo - 28 W
- sadový sloup - 6 m
- rušený svítidlo VO vč. sloupu
- stáv. sloup vč. svítidla
- chráněná PVC 50 mm
- chráněná PVC 50 mm : přechod komunikace


KABELOVÉ ŘEZY JEDNOTLIVÝMI TERÉNY:

ŘEZ A - A

Kabely 1kV ve volném terénu


ŘEZ B - B

Kabely 1kV výkop v chodníku

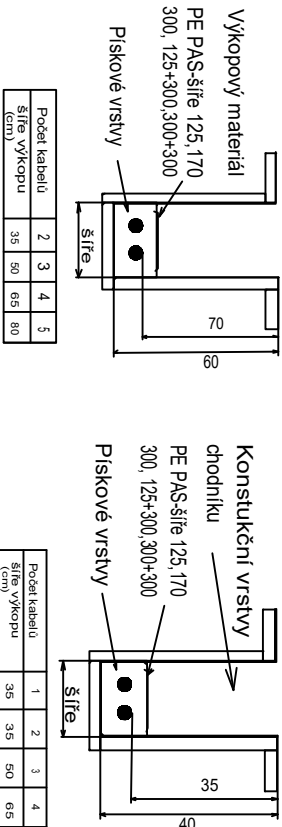

ŘEZ C - C

Kabely 1kV v silnici

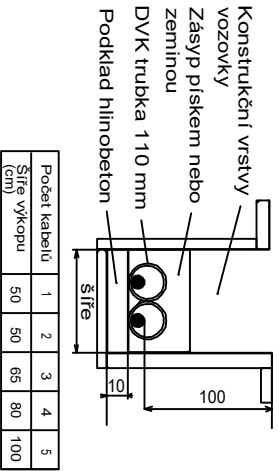

LK PROJEKT s.r.o. adresa: ul.28.října 933/11, 250 88 Čelákovice telefon: 733 732 344, e-mail: projekce.vak@gmail.com Projektant: Karel Sommer Stavebník / investor:		Město Kolín Karlovo nám. 78, 280 02 Kolín	
Stupeň: Projektová dokumentace pro stavební povolení			
Akce: REKONSTRUKCE KANALIZAČNÍ STOKY CHIVA a CHIVb, UL. SADOVÁ, KOLÍN			
Obsah: SITUACE VEŘEJNÉ OSVĚTLENÍ			
		Datum: 03/2021	
		Zakázka: 02/2021	
		Měřítko: 1:250	
		Výkres: D.2.1.03	Paré: