


2.NP

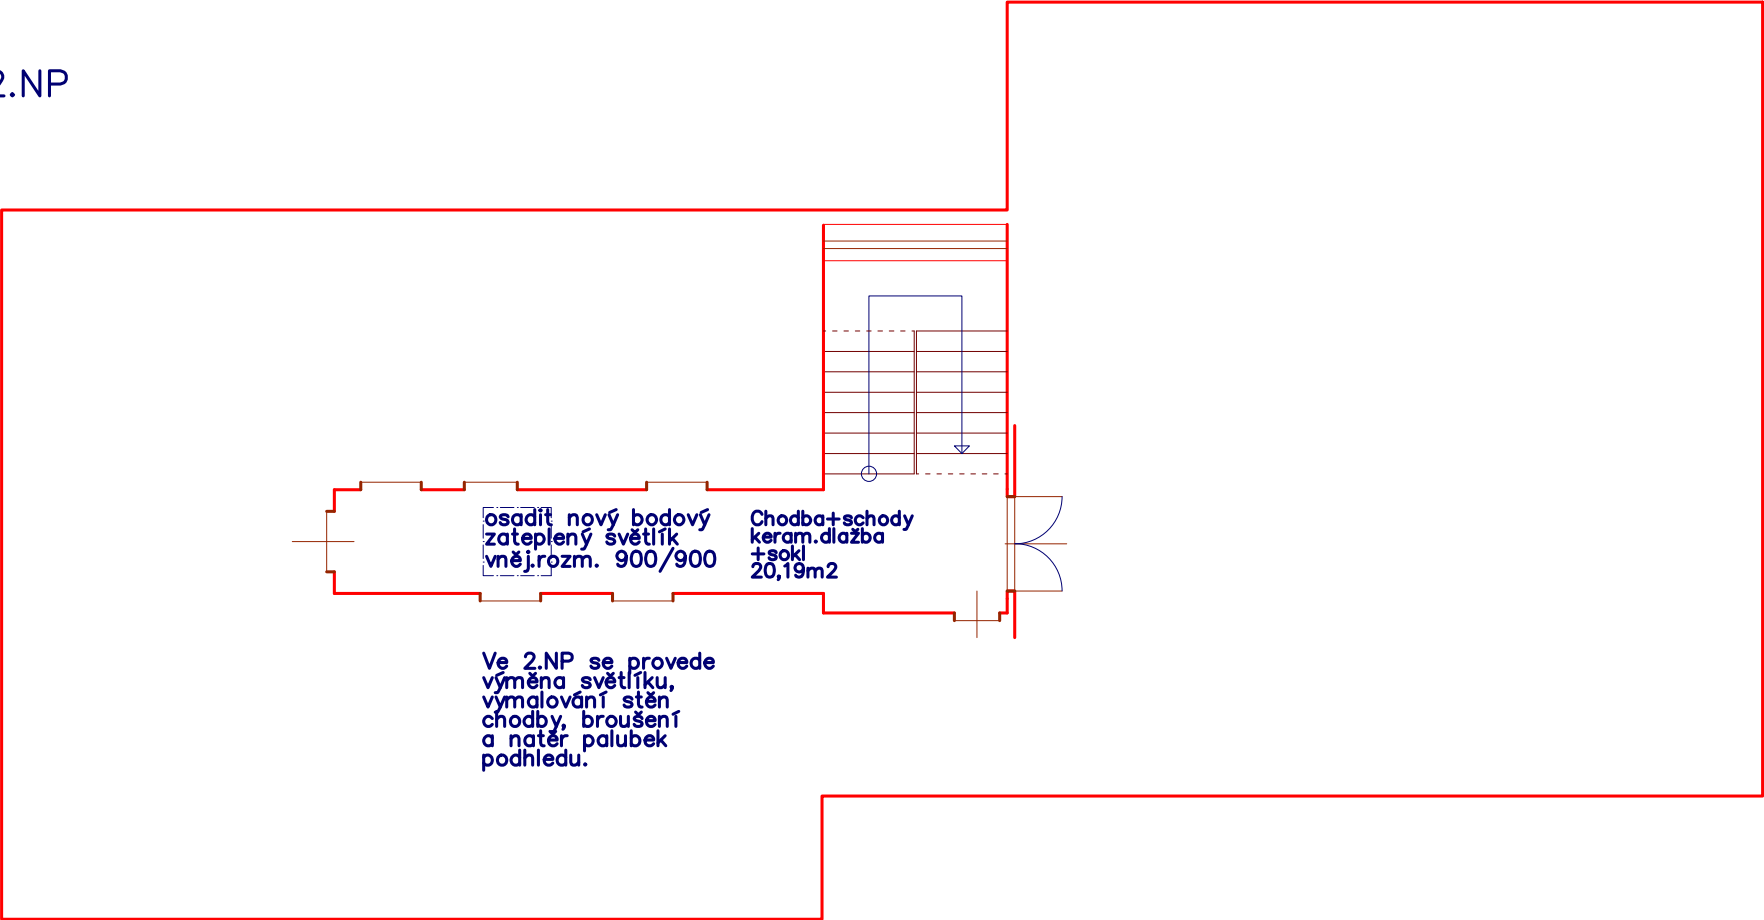

HIP: Petr Nobilis	Klub vodních sportů, Kolín, Starokolínská ul. p.č.st.5742/2, Dokumentace opravy vytopených prostor. Dokumentace pro výběr zhotovitele	Investor:: Město Kolín, Karlovo nám.78, 280 02, Kolín			
Vypracoval: Petr Nobilis		Číslo zakázky:			
Schválil: Petr Nobilis		Status dok.:			
	Druh dok.: Architektonicko-stavební	Ref.ozn.:			Kód dok.:
<i>Petr Nobilis - autorizovaný technik pro pozemní stavby Nebovidy 142, 280 02 p.Kolín, IČO 714 17 052 e-mail nobilis.petr@seznam.cz, tel. 724 126 857</i>					
	Název dok.: Půdorys 2.NP NOVÝ	Č.dok.: LS - 04 N			
Měřítko : M 1 : 100		Index zm.	Datum vy dání: 03/2025	List/počet: 1	