


ŘEZ PŘÍPOJKOU TEPELOVODU

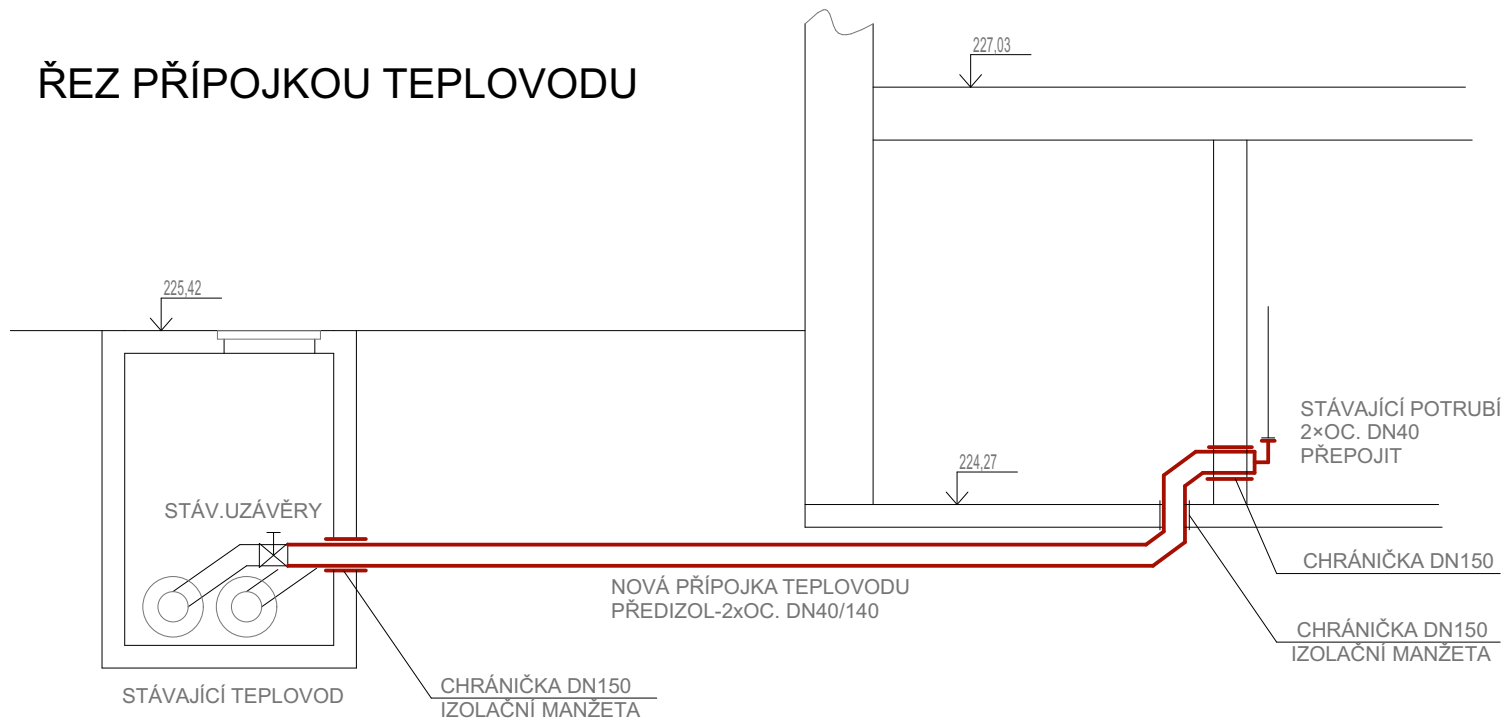

LEGENDA MÍSTNOSTÍ :


Č.M.	NÁZEV MÍSTNOSTÍ	PLOCHA [m²]
0.14	CHODBA	13,10
0.15	CHODBA	5,20
0.19	PRÁDELNA	8,50
0.20	SUŠÁRNA	6,20
0.21	CHODBA	11,40
0.22	KOUPELNA	10,50
0.23	TECHNICKÁ MÍSTNOST	7,60
0.24	SPOLEČENSKÁ MÍSTNOST	30,50
0.25	SKLAD	5,20
0.26	VÝTAH - ZÁLOŽNÍ ZDROJ	4,90
0.27	CHODBA	14,60
0.35	TECHNICKÁ MÍSTNOST, ZÁLOŽNÍ ZDROJE	7,70
0.36	CHODBA/ POŽÁRNÍ PŘEDSÍŇ	15,70
0.37	LUŽKOVÝ EVAKUAČNÍ VÝTAH	6,00

LEGENDA POTRUBÍ:

- VODA TOPNÁ 75°C
- VODA VRATNÁ 60°C
- HORKOVOD - TOPNÁ 105/70 °C
- HORKOVOD - VRATNÁ 60/30°C
- KOMUNIKAČNÍ KABEL TCEKFY 3 P 1,0 D měděný V PLASTOVÉ CHRÁNIČCE DN25

POZNÁMKA:

VŠECHNA OTOPNÁ TĚLESA BUDOU OPATŘENA ODVZDUŠŇOVACÍMI ZÁTKAMI. VEŠKERÉ PROSTUPY STAVEBNÍMI KONSTRUKCEMI BUDOU OPATŘENY CHRÁNIČKAMI. CELÝ ROZVOD BUDE VYSPÁDOVÁN TAK, ABY HO BYLO MOŽNÉ DOKONALE ODVZDUŠNIT A VYPUSTIT. OTOPNÁ TĚLESA BUDOU PŘIPOJENA POMOCÍ DVOJITÉHO ŠROUBENÍ VEKOLUX A SVORNÉHO ŠROUBENÍ PRO Cu POTRUBÍ.

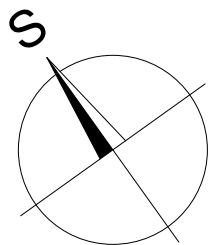

PROJEKTOVÁ DOKUMENTACE PRO PROVÁDĚNÍ STAVBY

ZODPOVĚDNÝ PROJEKTANT Ing. KADLEČEK JIŘÍ	VYPRACOVAL PETR BAREŠ	KRESLIL PETR BAREŠ	AIZPROJECT spol. s r.o. Plynářská 830, 280 02 Kolín IV IČO: 272 10 341 · DIČ: CZ 272 10341 Tel: 321 728 755
KRAJ STŘEDOČESKÝ STAVEBNÍK: MĚSTO KOLÍN, KARLOVO NÁMĚSTÍ 78, 280 12 KOLÍN I AKCE	MěÚ KOLÍN		
STAVEBNÍ ÚPRAVY A PŘÍSTAVBA OBJEKTU SLOVENSKÁ 984 V KOLÍNĚ II SLOVENSKÁ 984, KOLÍN II, 280 02, K.Ú. KOLÍN, st. parc. č. 6255, poz. parc. č. 2515/16			DATUM 08/2025
			Č.ZAK. CT24 - 33
			FORMÁT 6×A4
OBSAH PŘELOŽKA PŘÍPOJKY TEPELOVODU PŮDORYS I.PP (-2,800)			MĚŘÍTKO 1:50
			Č.VÝKRESU CT2433 - RPT02