


LEGENDA

STAVEBNÍCH OBJEKTŮ :

LEGENDA INŽENÝRSKÝCH

OBJEKTŮ :

SO-01	OBJEKT Č.P.50	IO-01	AREÁLOVÁ DEŠTOVÁ KANALIZACE
SO-02	PŘÍSTŘEŠEK NA POPELNICE, SKLAD	IO-02	AREÁLOVÉ ROZVODY VODY
SO-03	PROTIHLUKOVÁ STĚNA	IO-03	AREÁLOVÉ ROZVODY ELEKTRO
SO-04	AKUMULAČNÍ JÍMKA 10m³		
SO-05	OPLOCENÍ - SANACE OPĚRNÉ STĚNY		
SO-06	ZPEVNĚNÉ PLOCHY		
SO-07	SADOVÉ ÚPRAVY		

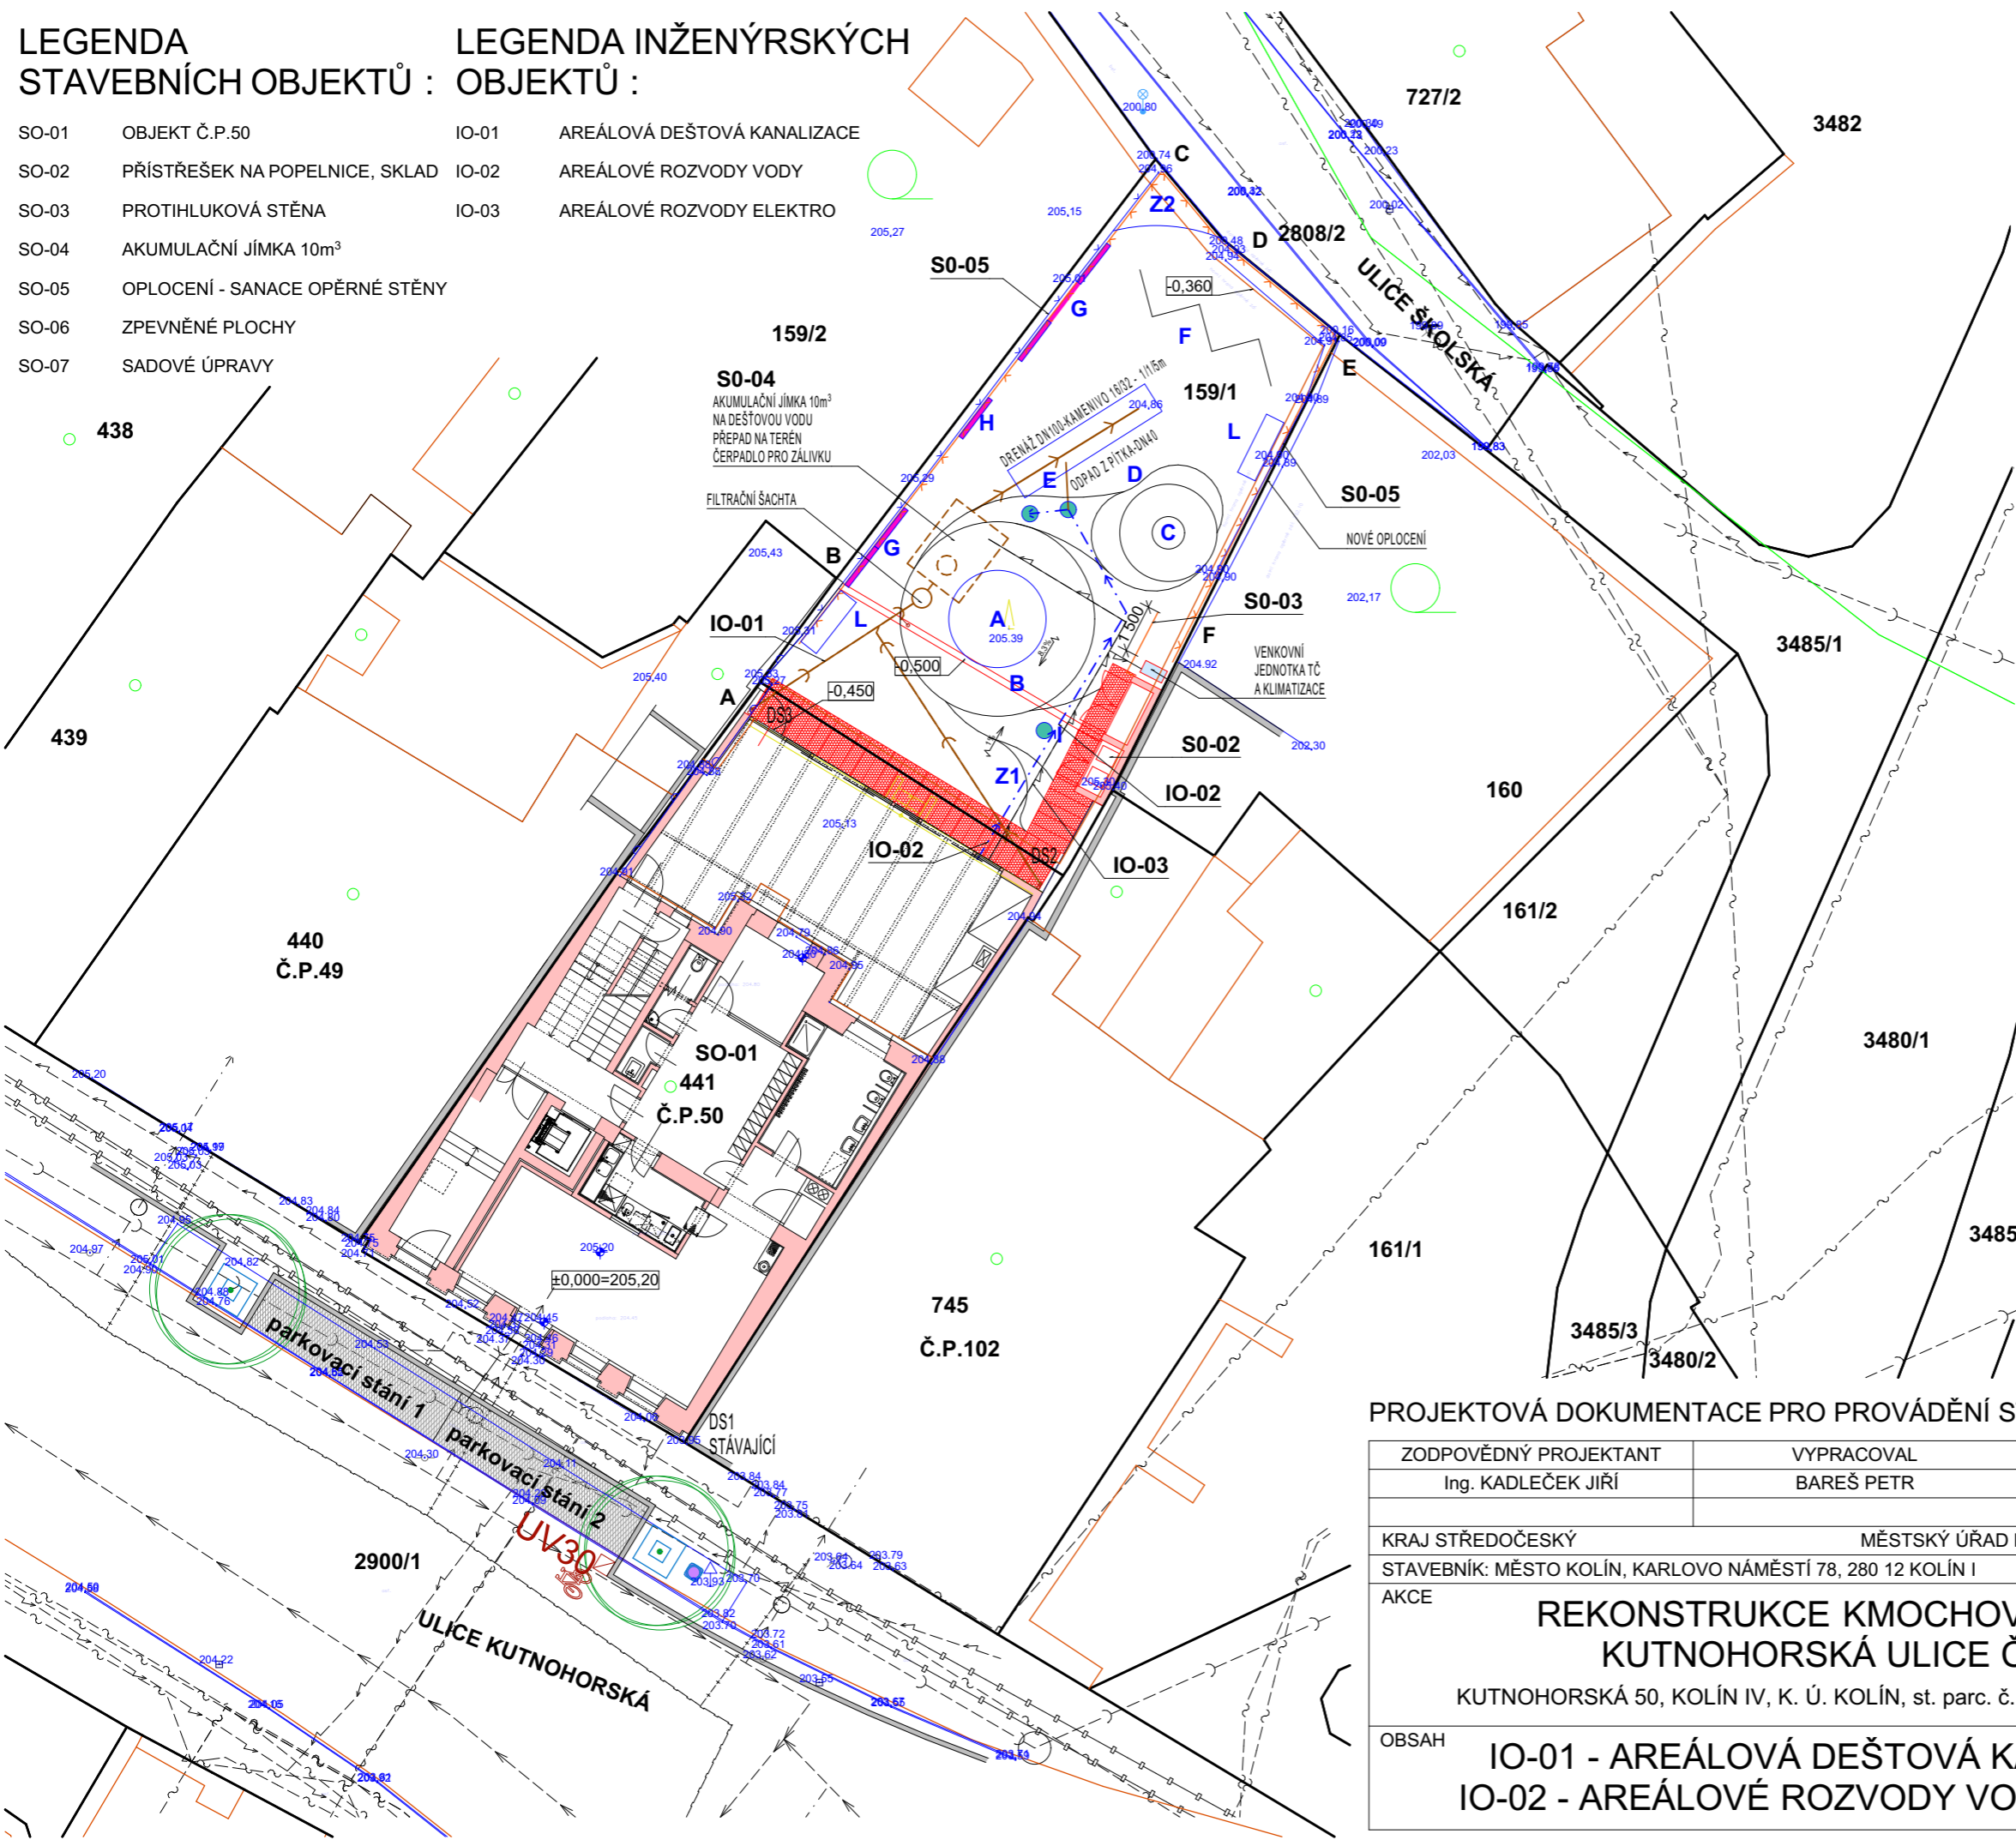

LEGENDA: SO-07

- A - Pískoviště, D=3m
- B - Dopadová plocha pískoviště, D=6 m, povrch- trávník
- C - Pružinové houpadlo pro 4 děti, s pryžovou podložkou dopadová plocha – D=3m, povrch – trávník
- D - Senzorický chodníček – různé pošlapové materiály
- E - Vodní prvky – mlžící sprcha, pítko
- F - Šplhací sestava, dopadová plocha – trávník
- G - Motorické a kreslicí tabule
- H - Hrací hudební prvek
- I - Pítko a krmítko pro ptáky
- L - Lavička
- Z1 - Kombinovaný záhon, hmat, čich, pozorování
- Z2 - Jedlý záhon

LEGENDA:

- ZELEŇ
- ZPEVNĚNÁ PLOCHA - KÁMEN
- VYHRAZENÉ PARKOVACÍ STÁNÍ (REALIZACE V SAMOSTATNÉ AKCI OPRAVA KOMUNIKACE KUTNOHORSKÁ)
- B-F - VÝMĚNA OPLOCENÍ


LEGENDA INŽENÝRSKÝCH SÍTÍ:

STÁVAJÍCÍ

- ELEKTRO NN PODZEMNÍ VEDENÍ
- SÍTĚ ELEKTRONICKÝCH KOMUNIKACÍ
- PLYNOVODNÍ ŘAD
- KANALIZAČNÍ ŘAD
- VODOVODNÍ ŘAD
- KANALIZAČNÍ PŘÍPOJKA
- PLYNOVODNÍ PŘÍPOJKA
- VODOVODNÍ PŘÍPOJKA

NAVRHOVANÉ

- IO-01 AREÁLOVÁ DEŠTOVÁ KANALIZACE
- IO-02 AREÁLOVÉ ROZVODY VODY
- IO-03 AREÁLOVÉ ROZVODY ELEKTRO

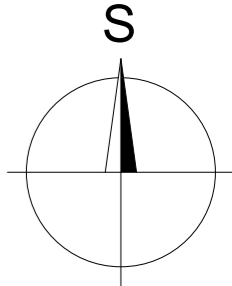

PROJEKTOVÁ DOKUMENTACE PRO PROVÁDĚNÍ STAVBY

ZODPOVĚDNÝ PROJEKTANT	VYPRACOVAL	KRESLIL	AZPROJECT spol. s r.o. Plynářenská 830, 280 02 Kolín IV IČO: 272 10 341· DIČ: CZ 272 10341 Tel: 321 728 755	
Ing. KADLEČEK JIŘÍ	BAREŠ PETR	BAREŠ PETR		
KRAJ STŘEDOČESKÝ			MĚSTSKÝ ÚŘAD KOLÍN	
STAVEBNÍK: MĚSTO KOLÍN, KARLOVO NÁMĚSTÍ 78, 280 12 KOLÍN I				
AKCE			DATUM	09/2024
REKONSTRUKCE KMOCHOVA DOMU, KUTNOHORSKÁ ULICE ČP. 50 KUTNOHORSKÁ 50, KOLÍN IV, K. Ú. KOLÍN, st. parc. č. 441, poz. parc. č. 159/1			Č.ZAK.	CT24 - 06
			FORMÁT	2×A4
OBSAH	IO-01 - AREÁLOVÁ DEŠTOVÁ KANALIZACE, IO-02 - AREÁLOVÉ ROZVODY VODY - SITUACE		MĚŘÍTKO 1:200	Č.VÝKRESU CT2406 - RAZT01