




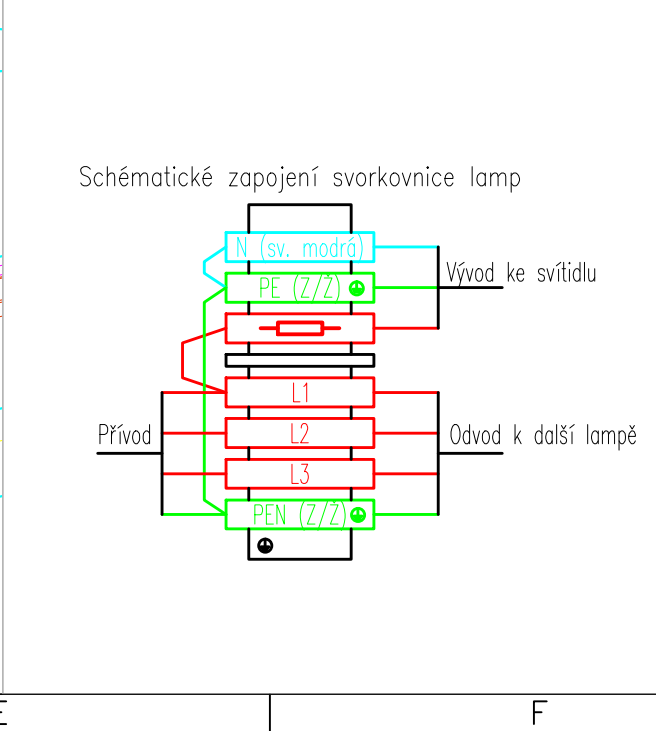

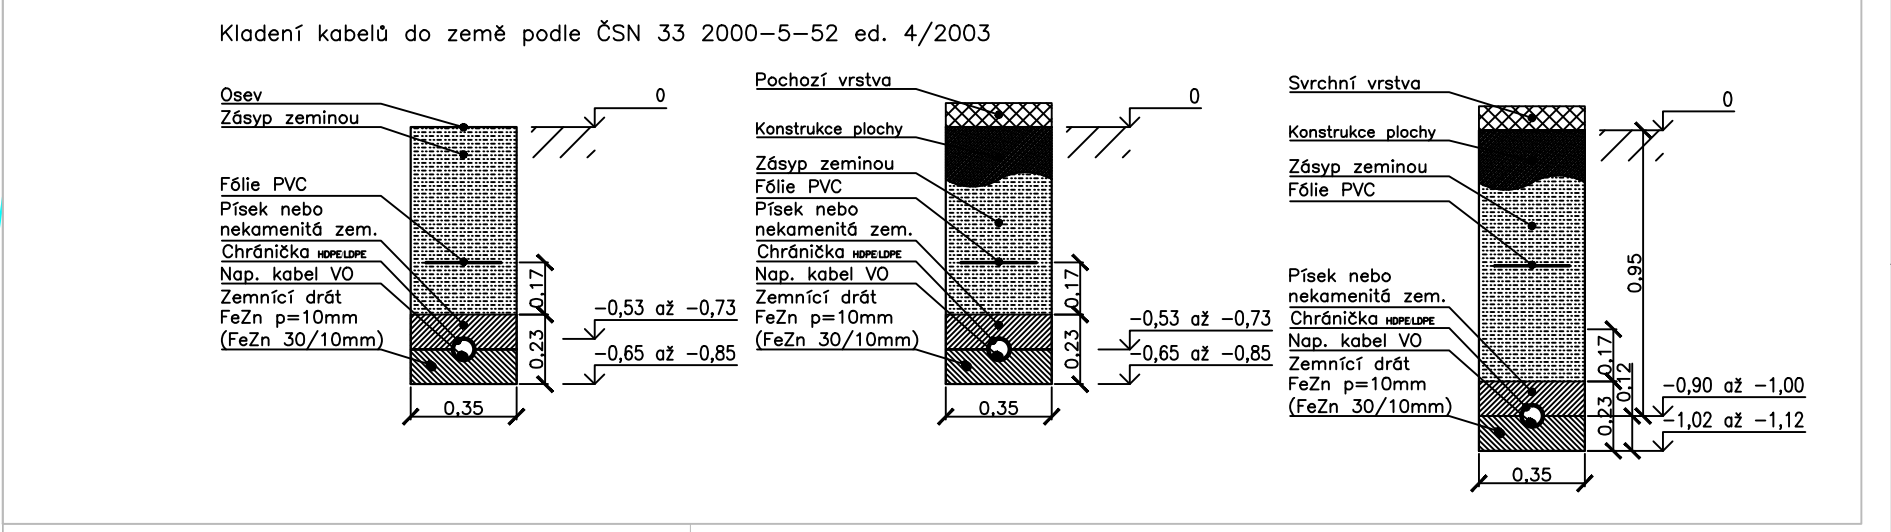

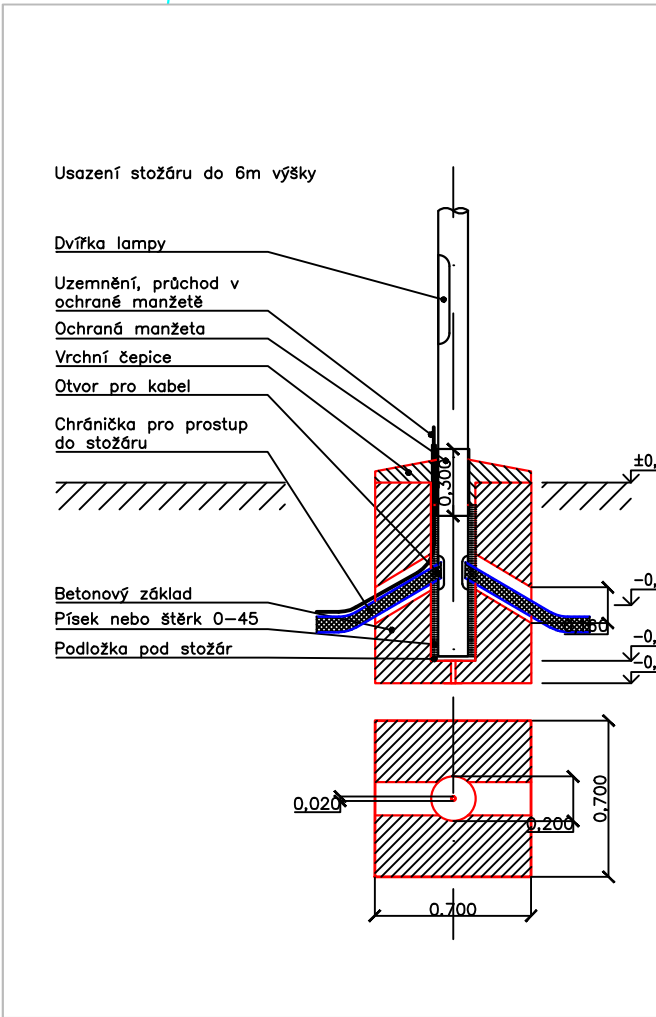











3PEN, AC 400V/TN-C,
ochrana před úrazem el.
proudem: samočinným odpojením vadné
části od zdroje

Z důvodů hustoty inženýrských sítí,
některé nemusí být z výkresu zřetelné.
Jejich zakreslení je pouze orientační a je
nutné nechat síťe vytýčit správci sítí,
jejichž seznam je uveden v technické
zprávě, jednotlivé přípojky nejsou
zakresleny.
Pozemky do kterých se zasáhne budou
uvedeny do předešlého stavu




Změna: schválené a projektované lampy, které nejsou postavené;
budou přemístěny na druhou stranu komunikace na základě
požadavku investora.

LEGENDA:			
	Vedení plynu STL (GasNet s.r.o.)		Hrany ploch
	Vodovod (Energie AG Kolín)		Katastrální mapa
	Veřejné osvětlení (AVE Kolín)		obruha
	Telekomunikační vedení (Česká telekomunikační infrastruktura a.s.)		dešťová kanalizace
	Kanalizace (Energie AG Kolín)		
	Energetické vedení (ČEZ Distribuce, a.s.)		

LEGENDA ELEKTRO:			
	Nové rozvody elektro VO		Uložení nového vedení ve zvláštní chráničce
	Nové veřejné osvětlení		stávající veřejné osvětlení
	Původní umístění lamp		
	Uzemnění nového veřejného osvětlení		

PARAMETRY ZAPOJENÍ:		
PROPOJOVACÍ KABEL	CYKY-J 3x2,5mm ²	
ZPŮSOB ULOŽENÍ KABELU	Chránička HDPE/LDPE 75mm ČSN EN 50086-2-4	
ULOŽENÍ POD VOZOVKU	Chránička HDPE/LDPE 50mm ČSN EN 50086-2-4	
ZAKONČENÍ	SMRŠTOVCI HLAVICE CCB 4-38/11	
ZEMNĚNÍ	FeZn p=10mm (FeZn 30/10mm)	
TYP STOŽÁRŮ A SVÍTIDEL:		
OZNAČENÍ	B-X-a	
STOŽÁR	KL 5 - 133/60	
VÝLOŽNIK/NAKLON	-	
SVÍTIDLO	IZYLUM 1 / 5308 BackLight / 10 LED / WW727 / 450 mA / 15 W	
SVORKOVNICE pro připojení 3 přívodů		
KABEL KE SVÍTIDLU	CYKY-J 3x1,5	
JÍŠŤENÍ SVÍTIDLA	max 6A	

SOUŘADNÝ SYSTÉM: S-JTSK					
VÝŠKOVÝ SYSTÉM: Bpv					
SYSTÉM PROMÍTÁNÍ: ISO E					
REV.	DATUM	ÚČEL VYDÁNÍ	VYPRACOVAL	KONTROLOVAL	SCHVÁLIL
1	9.10.2025	zákres změn	Ing.T. Dvořák	Ing. Dvořáková	Ing. T. Dvořák
0	30.8.2025	ZSPD	Ing. T. Dvořák	Ing. Dvořáková	Ing. T. Dvořák
ZP. PROJEKTANT: ING.T.DVOŘÁK		ZAKÁZKA Č.: 25ZK00197		STUPĚN PD: ZSPD	
PROJEKTOVAL: ING.T.DVOŘÁK		DATUM: 16.8.2025		FORMAT: A2	MĚŘÍTKO: 1:500
MÍSTO STAVBY: KOLÍN		<div> S4A, s.r.o., www.s4a.cz, info@s4a.cz</div>			
STAVEBNÍK: KOLÍN					
NÁZEV: Lokalita pro 20 RD Kolín –Štítary (KOMUNIKACE A VO)					
ČÁST: D. DOKUMENTACE STAVBY		DOKUMENT ČÍSLO:			
PŘÍLOHA: SITUACE_A_PŘÍČNÉ_ŘEZY_DETAILY		25ZK00197-02-DW-001			
SOUBOR: 25ZK00197-02-DW-001		LIST/LISTU: LIST /LISTU			
		G		H	