

LEGENDA MÍSTNOSTÍ :


Č.M.	NÁZEV MÍSTNOSTI	PLOCHA [m ²]
1.01	VENKOVNÍ RAMPÁ	
1.02	VSTUPNÍ CHODBA	18,80
1.03	FOYER	127,30
1.04	POKLADNA	6,30
1.05	ŠATNA	18,50
1.06	BUFET	49,60
1.07	BAR	16,50
1.08	SKLAD	4,30
1.09	CHODBA	5,90
1.10	CHODBA	2,20
1.11	UMÝVÁRNA + WC	1,80
1.12	STROJOVNÁ VZT	5,30
1.13	UMÝVÁRNA MUŽI	1,40
1.14	WC MUŽI	1,40
1.15	PISOÁR	1,40
1.16	UMÝVÁRNA ŽENY	1,40
1.17	WC ŽENY	1,50
1.18	KLUBOVNA	13,90
1.19	ČAJOVÁ KUCHÝŇKA	9,50
1.20	STROJOVNÁ VZT	5,10

LEGENDA:

Č.M.	NÁZEV MÍSTNOSTI	PLOCHA [m ²]
1.21	UMÝVÁRNA ŽENY	3,60
1.22	WC ŽENY	12,40
1.23	UMÝVÁRNA MUŽI	3,00
1.24	WC, PISOÁR MUŽI	10,20
1.25	ÚKLID	1,00
1.26	WC PRO OSOBY ZTP	2,10
1.27	VÝTAH	2,40

	ZÁSUVKA IP20
	DVOJZÁSUVKA IP20
	TROJZÁSUVKA IP20
	ZÁSUVKA IP44
	ROZVADĚČ
	SPÍNAČ LUSTROVÝ KŘÍŽOVÝ
	SPÍNAČ DVOJPOLOVÝ
	SPÍNAČ JEDNOPOLOVÝ
	SVĚTLO ŽÁROVKOVÉ IP20
	SVĚTLO ŽÁROVKOVÉ IP44
	SPÍNAČ JEDNOPOLOVÝ IP44
	NOUZOVÉ OSVĚTLENÍ POSPOJENÍ
	25W/230V VENTILÁTOR
	TLAČÍTKO
	POHYBOVÉ PIR ČIDLO
	VÝVOD PRO ČERPADLO 230V/400V
	NOUZOVÉ AKU SVÍTIDLO S TRANSPARENTEM "EXIT"
	NOUZOVÉ AKU SVÍTIDLO
	1x11W ŽÁŘIVKA IP20
	2x36W ŽÁŘIVKA IP20
	4x18W ŽÁŘIVKA IP20
	EL. OHŘÍVAČ DO POTRUBÍ 400V/3,0kW
	REKUPERAČNÍ JEDNOTKA UMÍSTĚNÁ NA PODLAŽE 400V/5,0kW
	REKUPERAČNÍ JEDNOTKA UMÍSTĚNÁ NA PODLAŽE 230V/1,6kW
	ODVODNÍ VENTILÁTOR OSAZEN VE VÝŠCE 3m 400V/230V/0,35kW
	EL. OHŘÍVAČ DO POTRUBÍ 400V/3,0kW
	VENKOVNÍ CHLADICÍ JEDNOTKA UMÍSTĚNÁ NA STŘEŠE PRO FOYER RAV-SP 1604 AT8-E 400V/4,65kW
	VENKOVNÍ CHLADICÍ JEDNOTKA UMÍSTĚNÁ NA STŘEŠE PRO BUFET RAV-SP 1104 AT8-E 400V/2,64kW
	CHLADICÍ VITRÍNA ZABUDOVANÁ 230V/1,1kW
	CHLADICÍ VITRÍNA ZABUDOVANÁ 230V/1,1kW
	MRAZICÍ VITRÍNA 230V/2,0kW
	ELEKTRONICKÁ POKLADNA 230V/0,1kW
	CHLADICÍ VITRÍNA 230V/1,3kW
	KOMPRESOR PIVO 230V/2,0kW
	DIGESTOŘ OSTRŮVKOVÁ VÁLCOVÁ GORENJE IDR 4545 230V/0,1kW
	CHLADICÍ STŮL 230V/1,1kW
	CHLADICÍ STŮL 230V/1,1kW
	CHLADICÍ STŮL 230V/1,1kW
	CHLADNÍČKA PHILCO PTL 8211BU 230V/0,33kW VESTAVNÁ
	VESTAVNÁ MULTITROUBA 230V/2,0kW
	POPKORNOVAČ STOLNÍ 230V/0,5kW
	PROFESIONÁLNÍ PRESOVAR 230V/2,0kW POSTAVENÝ NA STOLE
	RYCHLOVÁRNÁ KONEV 230V/1,6kW POSTAVENÁ NA STOLE
	MIXÉR (ODŠTAVŇOVAČ) 230V/0,75kW
	CHLADNÍČKA PHILCO PTL 8211BU 230V/0,33kW VESTAVNÁ
	CHLADNÍČKA PHILCO PTL 8211BU 230V/0,33kW VESTAVNÁ
	MYČKA NA SKLO A NÁDOBÍ 230V/3,65kW
	EL. OHŘEV VODY 230V/2,0kW - 10L
	EL. OHŘEV VODY 230V/2,0kW - 10L

SCHÉMA OBJEKTU

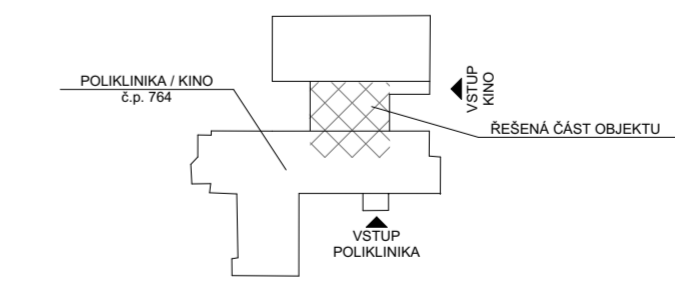

PROJEKTOVÁ DOKUMENTACE PRO PROVÁDĚNÍ STAVBY A VYHLEDÁNÍ DODAVATELE

ZODPOVĚDNÝ PROJEKTANT	VYPRACOVAL	KRESLIL	PROJECT spol. s r.o.
Ing. KADLEČEK JIŘÍ	Ing. EVJÁK ZDENĚK	Ing. EVJÁK ZDENĚK	Plynárenská 830, 280 02 Kolín IV IČO: 272 10 341, DIČ: CZ 272 10341 Tel: 321 728 755
KRAJ STŘEDOČESKÝ MĚÚ KOLÍN			DATUM 06/2016
STAVEBNÍK: MĚSTO KOLÍN, KARLOVO NÁMĚSTÍ 78, 280 12 KOLÍN I			Č.ZAK. CT16 - 15
AKCE			FORMÁT 6xA4
STAVEBNÍ ÚPRAVY PRO ROZŠÍŘENÍ BARU V OBJEKTU KINA 99 - ZMĚNA STAVBY ZAHRADNÍ 764, 280 02 KOLÍN III, K. Ú. KOLÍN, st. parc. č. 5503			MĚŘÍTKO 1:50
			Č.VÝKRESU CT1615 - REL01
OBSAH			ELEKTROINSTALACE PŮDORYS I.NP (±0,000)

