



PŮDORYS ELEKTRO - SVĚTLA

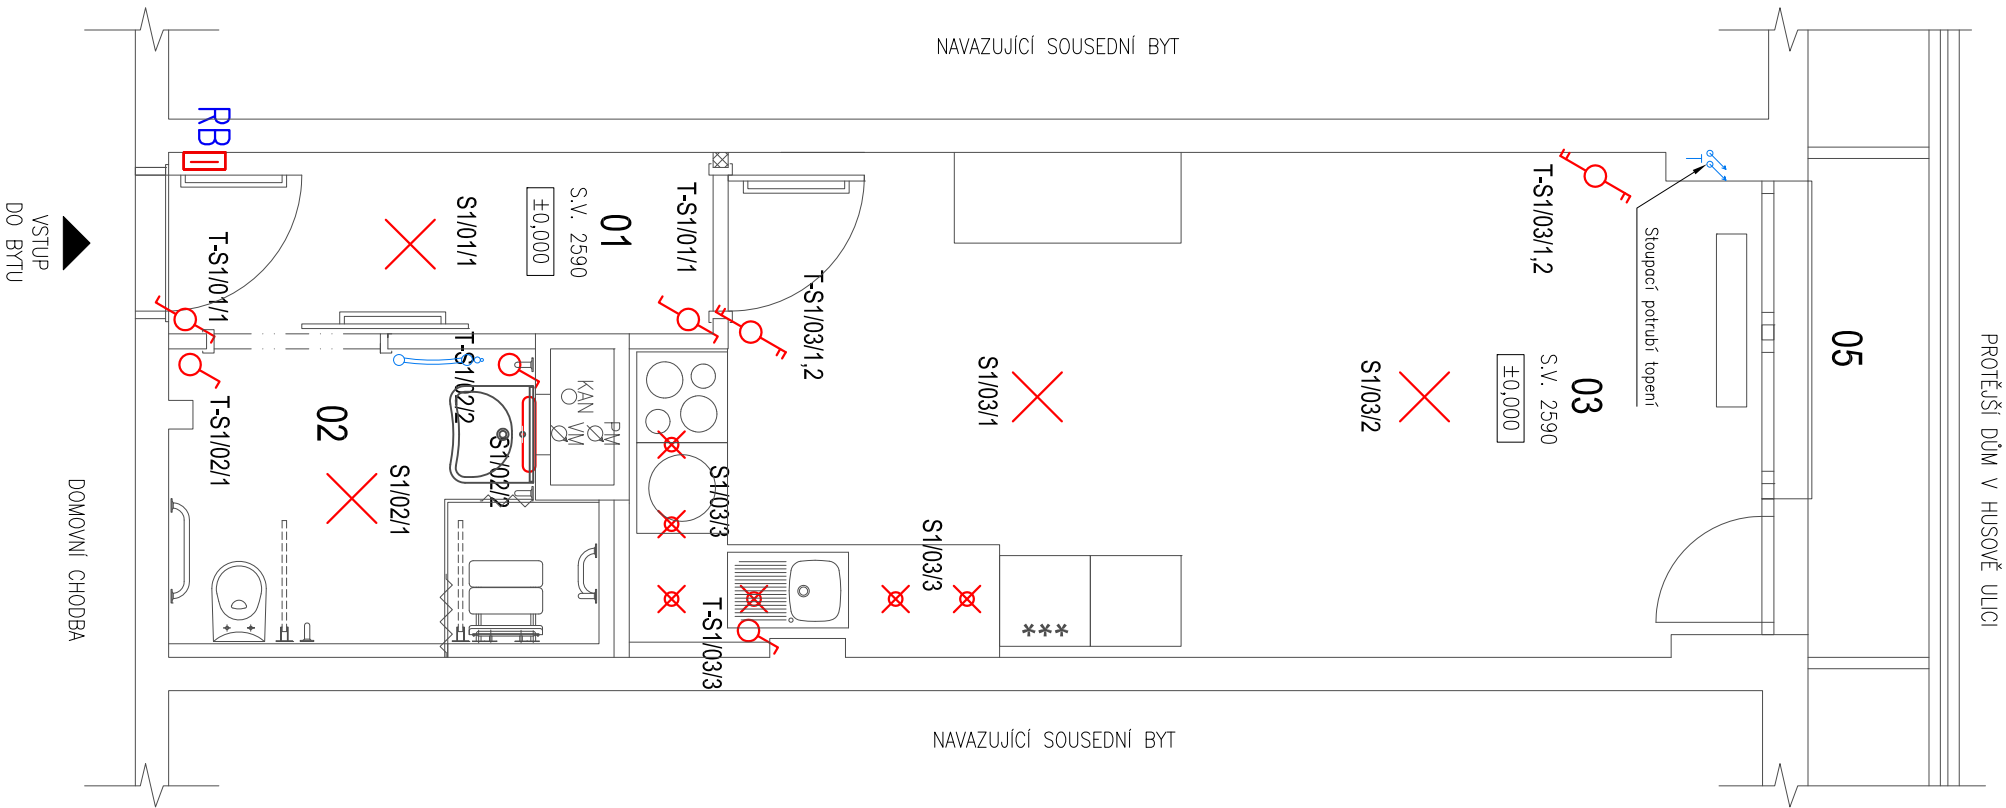

LEGENDA

- Přepínač dvojitý střídavý 10A,230V,50Hz,řaz.5B
- Přepínač skupinový 10A,230V,50Hz,řaz.4
- Přepínač sériový 10A,230V,50Hz,řaz.5
- Přepínač křížový 10A,230V,50Hz,řaz.7
- Přepínač střídavý 10A,230V,50Hz,řaz.6
- Vypínač jednopólový 10A,230V,50Hz,řaz.1
- Stropní svítidlo
- ✕ Závěsné svítidlo
- ✕ Zabudované svítidlo (podhled/kuch.linka)
- ▭ Nástěnné svítidlo
- ▭ Nástěnné koupelnové svítidlo (IP x4)

RB Hlavní silnoproudý bytový rozváděč umístěn ve výšce 1,2 metru

Revitali s.r.o. - projektová kancelář Ing. Martin Štybor, Ph.D. Mechovka 270, 190 14 Praha Klánovice 737 033 707, 281 962 179 www.revitali.cz, revitali@seznam.cz					RAZÍTKO
AUTORIZOVAL: Ing. Václav Petrů (0101804)		VYPRACOVAL: Ing. Milan Matějovic			
Tel: 608 779 363		Tel: 775 640 271			
vaclav@rafpro.eu		milan@optimprojekt.cz			
OBJEDNATEL:	Město Kolín, Karlovo náměstí 78, Kolín I, 280 02 Kolín				DOKUMENTACE: DSP
PROJEKT:	REKONSTRUKCE BYTŮ Husova 110 byt č. 10, 17 a Husova 111 byt č. 1, 14, 19				
UMÍSTĚNÍ:	Husova č. p. 110, Kolín, parc. č. 5539, katastrální území Kolín				
PROJEKT ČÁSTI:	D.1.4 g,h ZAŘÍZENÍ SILNOP. A SLABOP. ELEKTROTECH				
NÁZEV VÝKRESU:	PŮDORYS BYTU č. 110/10 - SVĚTLA				
					ČÍSLO ZAKÁZKY: 2016005
					MĚŘÍTKO: 1:50
					DATUM: 3/2016
					POČET FORMÁTŮ: 2 x A4
					Čís.kopie: Část: Čís.paré:
					ESI_02