
 
 
 
 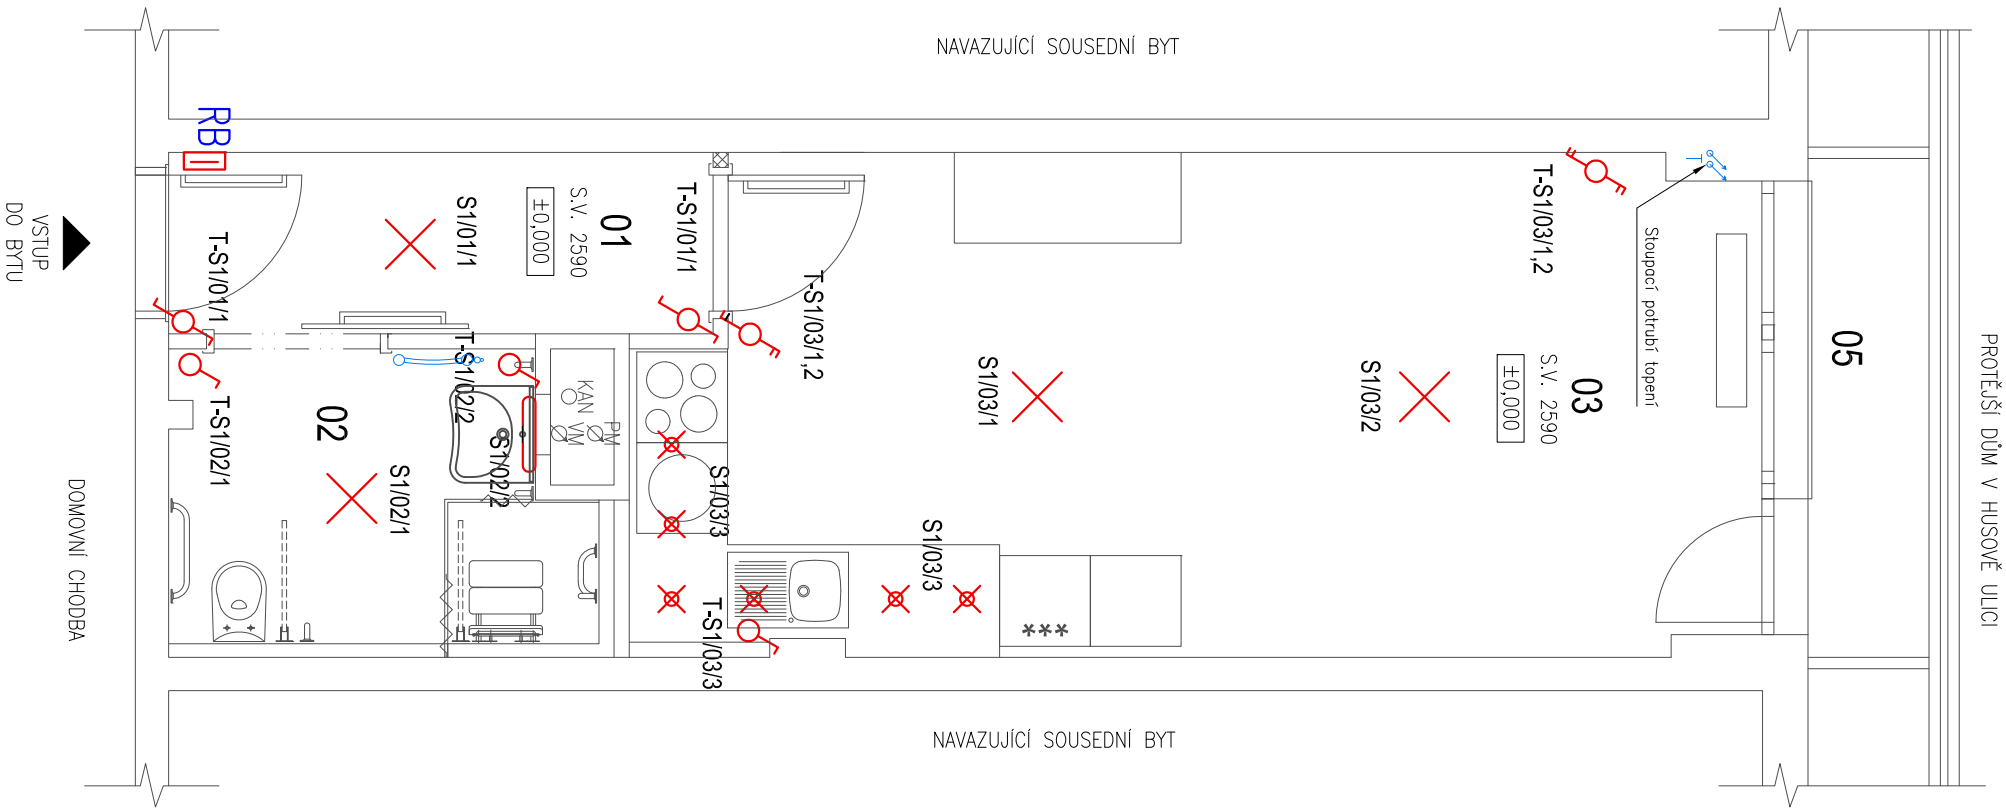
 
 








PŮDORYS ELEKTRO - SVĚTLA



LEGENDA

-  Přepínač dvojitý střídavý 10A,230V,50Hz,řaz.5B
-  Přepínač skupinový 10A,230V,50Hz,řaz.4
-  Přepínač sériový 10A,230V,50Hz,řaz.5
-  Přepínač křížový 10A,230V,50Hz,řaz.7
-  Přepínač střídavý 10A,230V,50Hz,řaz.6
-  Vypínač jednopólový 10A,230V,50Hz,řaz.1
-  Stropní svítidlo
-  Závěsné svítidlo
-  Zabudované svítidlo (podhled/kuch.linka)
-  Nástěnné svítidlo
-  Nástěnné koupelnové svítidlo (IP x4)

RB Hlavní silnoprůdý bytový rozvaděč umístěn ve výšce 1,2 metru

Revitali s.r.o. - projektová kancelář Ing. Martin Štybor, Ph.D. Mechovka 270, 190 14 Praha Klánovice 737 033 707, 281 962 179 www.revitali.cz, revitali@seznam.cz				 <b>projektová kancelář</b>		RAZÍTKO
AUTORIZOVAL: Ing. Václav Petrů (0101804)		VYPRACOVAL: Ing. Milan Matějovic				
Tel: 608 779 363		Tel: 775 640 271				
vACLAV@rafpro.eu		milan@optimprojekt.cz				
OBJEDNATEL: Město Kolín, Karlovo náměstí 78, Kolín 1, 280 02 Kolín						
PROJEKT: REKONSTRUKCE BYTŮ Husova 110 byt č. 10, 17 a Husova 111 byt č. 1, 14, 19						
UMÍSTĚNÍ: Husova č. p. 110, Kolín, parc. č. 5539, katastrální území Kolín						
PROJEKT ČÁSTI: D.1.4 g,h ZAŘÍZENÍ SILNOP. A SLABOP. ELEKTROTECH						
NÁZEV VÝKRESU: PŮDORYS BYTU č. 110/17 - SVĚTLA						
DOKUMENTACE: DSP		ČÍSLO ZAKÁZKY: 2016005				
		MĚŘÍTKO: 1:50				
		DATUM: 3/2016				
		POČET FORMÁTŮ: 2 x A4				
ČÍS.KOPIE: ČÁST: ČÍS.PARÉ:						
ESI_02						