


# SITUACE STAVBY KOORDINAČNÍ

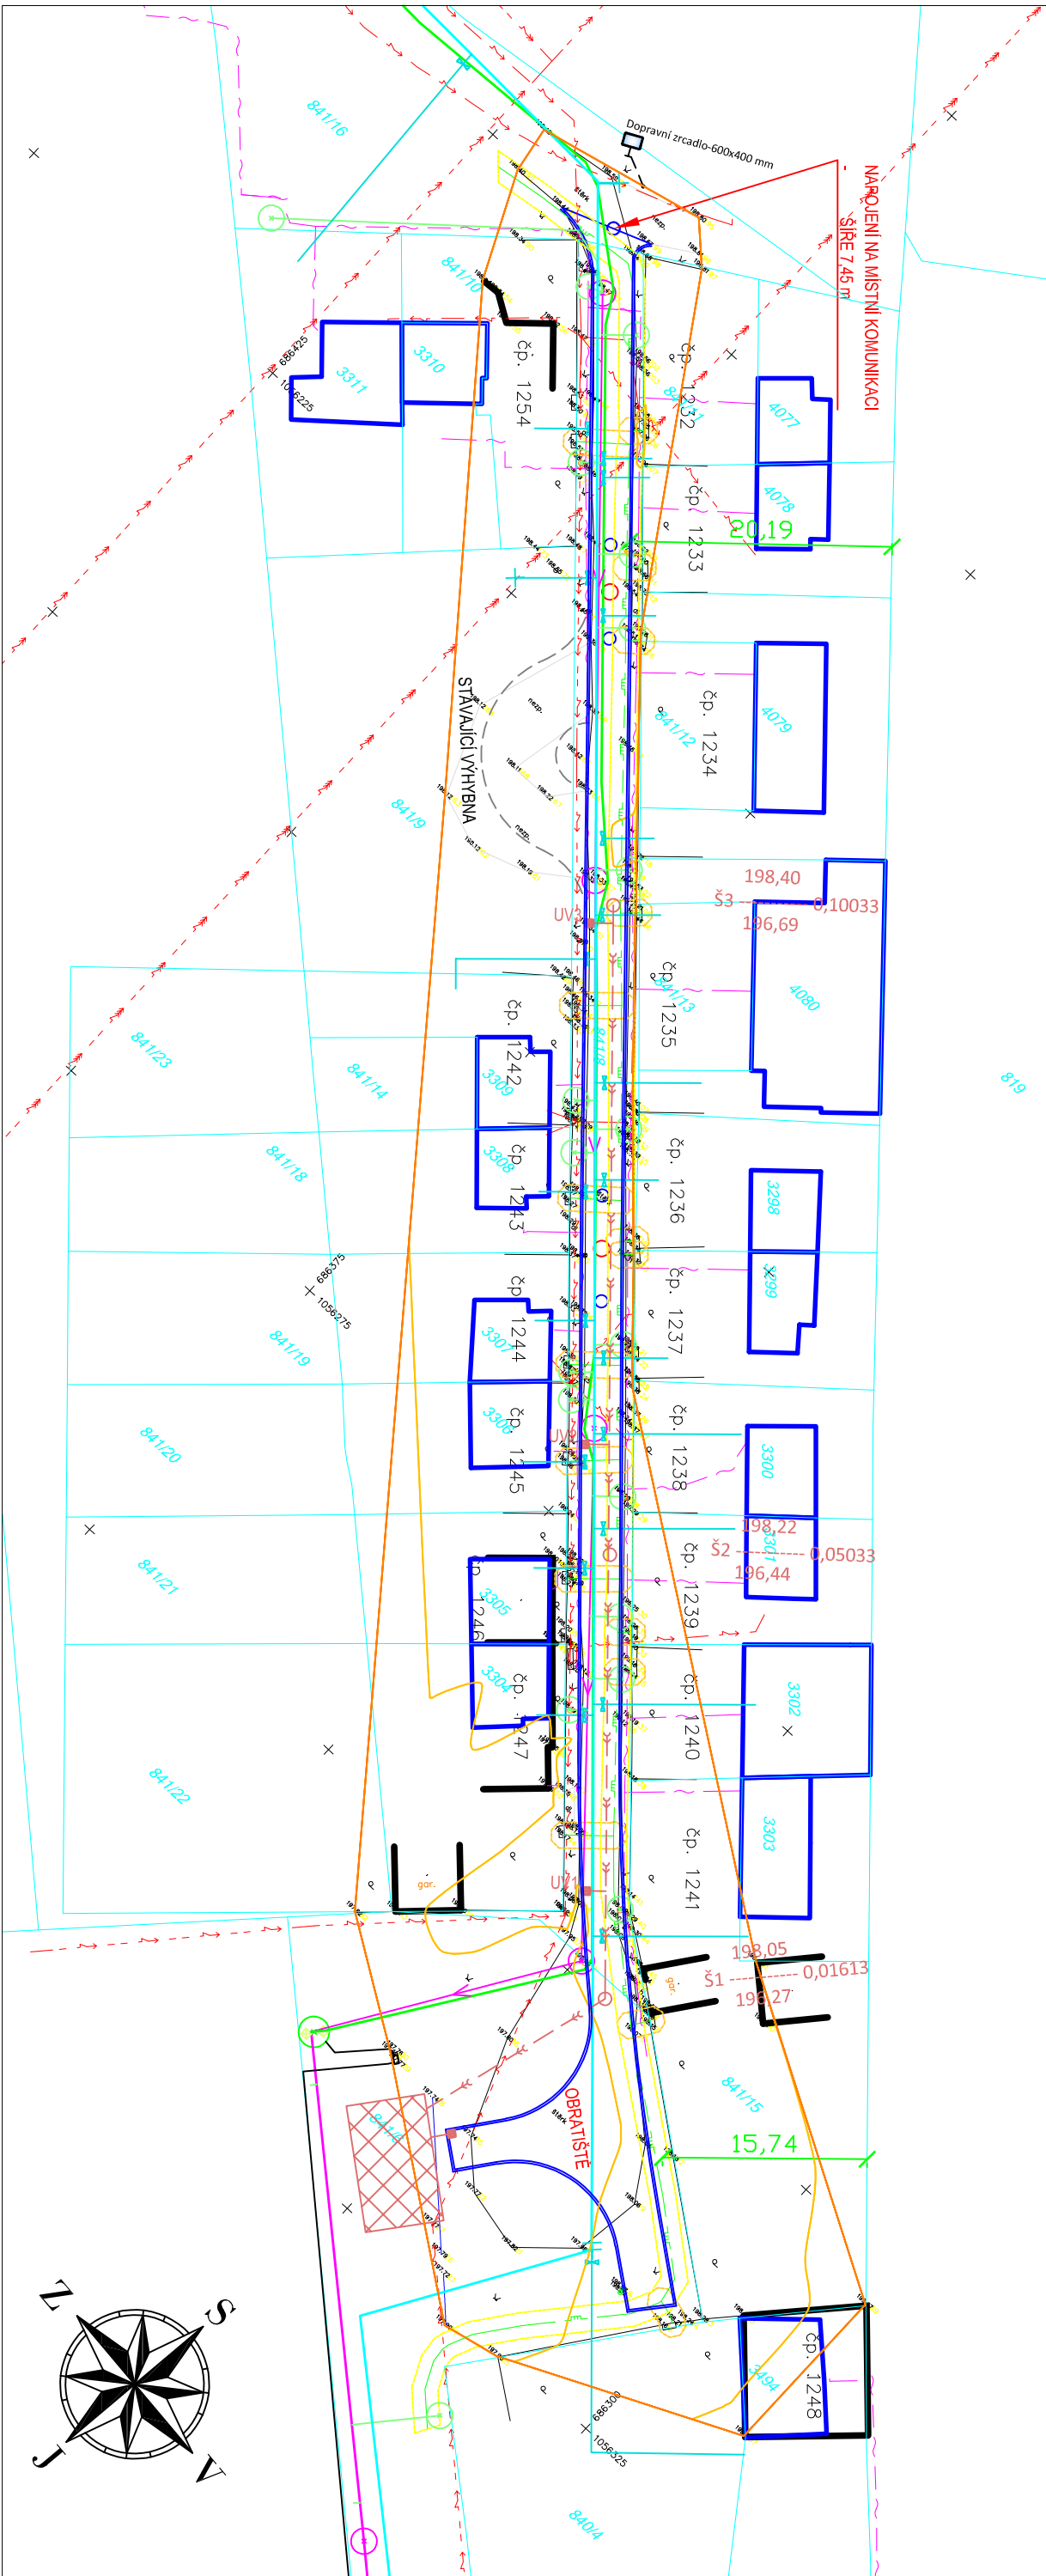

M 1:500



## LEGENDA:

- ÚPRAVA STÁVAJÍCÍ MÍSTNÍ KOMUNIKACE - ASFALTOVÝ PОВRCH
- VÝHYBNA - ASFALTOVÝ PОВRCH
- SDĚLOVACÍ VEDENÍ PODZEMNÍ, VE SPRÁVĚ CETIN a.s.
- PLYNOVODNÍ POTRUBÍ STL. PODZEMNÍ, VE SPRÁVĚ RWE DISTRIBUČNÍ SLUŽBY s.r.o.
- PODZEMNÍ VEDENÍ NN DO 1 kV, VE SPRÁVĚ ČEZ DISTRIBUCE a.s.
- NADZEMNÍ VEDENÍ NN DO 1 kV, VE SPRÁVĚ ČEZ DISTRIBUCE a.s.
- NADZEMNÍ VEDENÍ VN DO 35 kV, VE SPRÁVĚ ČEZ DISTRIBUCE a.s.
- NADZEMNÍ VEDENÍ VVN DO 110 kV, VE SPRÁVĚ ČEZ DISTRIBUCE a.s.
- NOVÁ DEŠŤOVÁ KANALIZACE - PVC DN 250

UPOZORNĚNÍ: VŠECHNY INŽENÝRSKÉ SÍTĚ JE NUTNÉ PŘED ZAHÁJENÍM VÝKOPOVÝCH PRACÍ VYTÝČIT JEJICH SPRÁVCI, KTERÝ ODPOVÍDAJÍ ZA PŘESNÉ URČENÍ JEJICH POLOHY !!!

Vypracoval: ALEŠ JAMBOR		Autorizovaný projektant: ING. STANISLAV OSTRUŠKA	
Investor: MĚSTO KOLÍN KARLOVO NÁMĚSTÍ 78, 280 02 KOLÍN I			
OLJMU: KOLÍN	Formát: 3x44		
Datum: ČERVENEC 2015	Čís. zakázky: 201563		
Akce:			
STAVEBNÍ ÚPRAVY MÍSTNÍ KOMUNIKACE V UL. POD VINICÍ, MĚSTO KOLÍN		PROJEKČNÍ A INŽENÝRSKÁ ČINNOST Havelskova 70, 280 02 Kolín III email: ales.jambor@seznam.cz tel.: +420 774 549 441 IČ: 74429884 DIČ: CZ8203210796	
Stupeň: D S P		Souprava:	
Měřítko: 1:500			
Příloha č.: B3			
SITUACE STAVBY KOORDINAČNÍ			

Souřadnicový systém S-JTSK, Výškový systém Bpv