


PŮDORYS PŘÍZEMÍ – nový stav

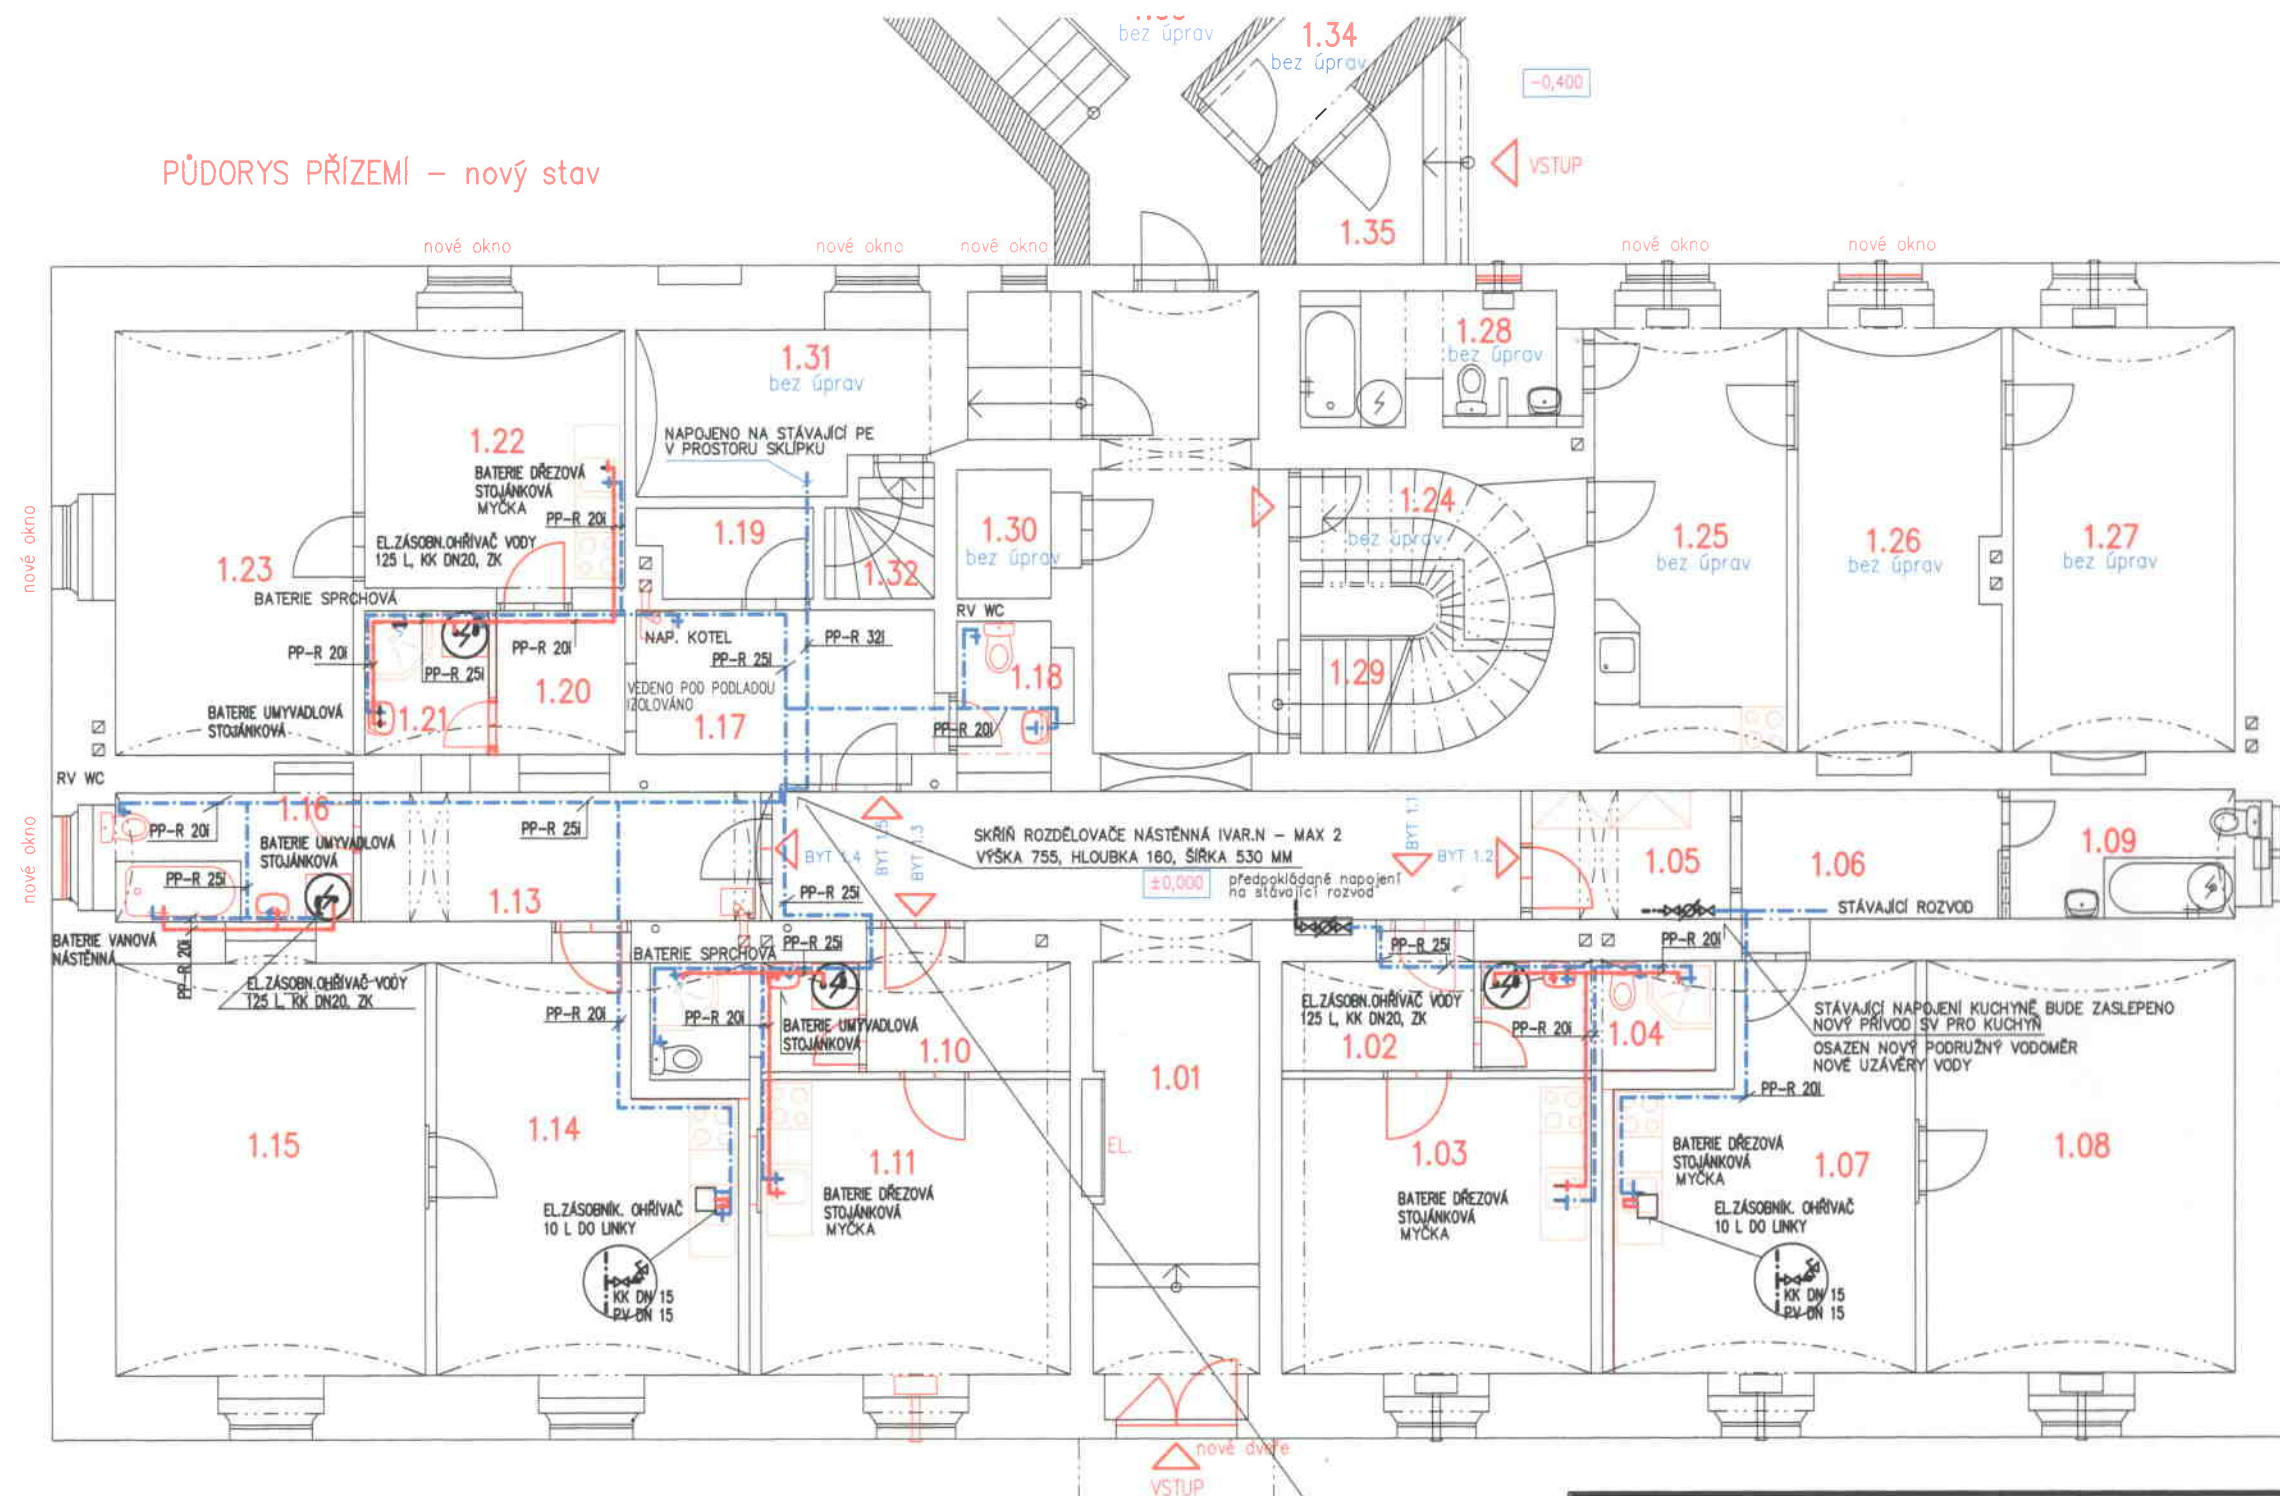


LEGENDA MÍSTNOSTÍ		
Č. MÍST.	ÚČEL PROSTORU	m2
1.01	CHODBA	46,7
1.02	PŘEDSÍŇ	4,3
1.03	OBYTNÁ KUCHYŇ	16,4
1.04	KOUPELNA + WC	4,5
1.05	PŘEDSÍŇ	4,5
1.06	CHODBA	6,2
1.07	OBYTNÁ KUCHYŇ	19,5
1.08	POKOJ	22,8
1.09	KOUPELNA + WC	5,6
1.10	PŘEDSÍŇ	4,5
1.11	OBYTNÁ KUCHYŇ	16,4
1.12	KOUPELNA + WC	4,1
1.13	PŘEDSÍŇ	9,0
1.14	OBYTNÁ KUCHYŇ	20,0
1.15	POKOJ	23,1
1.16	KOUPELNA + WC	6,0
1.17	PŘEDSÍŇ	8,1
1.18	WC	2,5
1.19	KOMORA	2,6
1.20	CHODBA	3,5
1.21	KOUPELNA	3,1
1.22	OBYTNÁ KUCHYŇ	12,3
1.23	POKOJ	18,1
1.24	PŘEDSÍŇ	5,4
1.25	OBYTNÁ KUCHYŇ	14,7
1.26	POKOJ	15,3
1.27	LOŽNICE	17,3
1.28	KOUPELNA + WC	6,2




PARÉ.

AUTORIZOVAL V.DOUBRAVA	VYPRACOVAL V.DOUBRAVA	KRESLIL V.DOUBRAVA
STAVEBNÍ ÚŘAD: INVESTOR: Město Kolín, Karlovo náměstí 45, Kolín I		
AKCE, MÍSTO STAVEBNÍ ÚPRAVY ČÁSTI BYTOVÉHO DOMU – SOCIÁLNÍ BYDLENÍ Tovární čp.45, Kolín V		
ČÁST: D.1.4 Zařízení zdravotně tech. instalací	Václav Doubrava KLUPEC 25, 289 41 PŘŮV	
VÝKRES: VNITŘNÍ VODOVOD –1. NP	DATUM ÚNOR 2016	ČÍSLO VÝKRESU D.1.4.1
	ČÍSLO ZAKÁZKY	STUPEŇ PD PD PRO STAVEBNÍ ŘÍZENÍ
	MĚŘÍTKO 1:100	

PŮDORYS PŘÍZEMÍ – nový stav

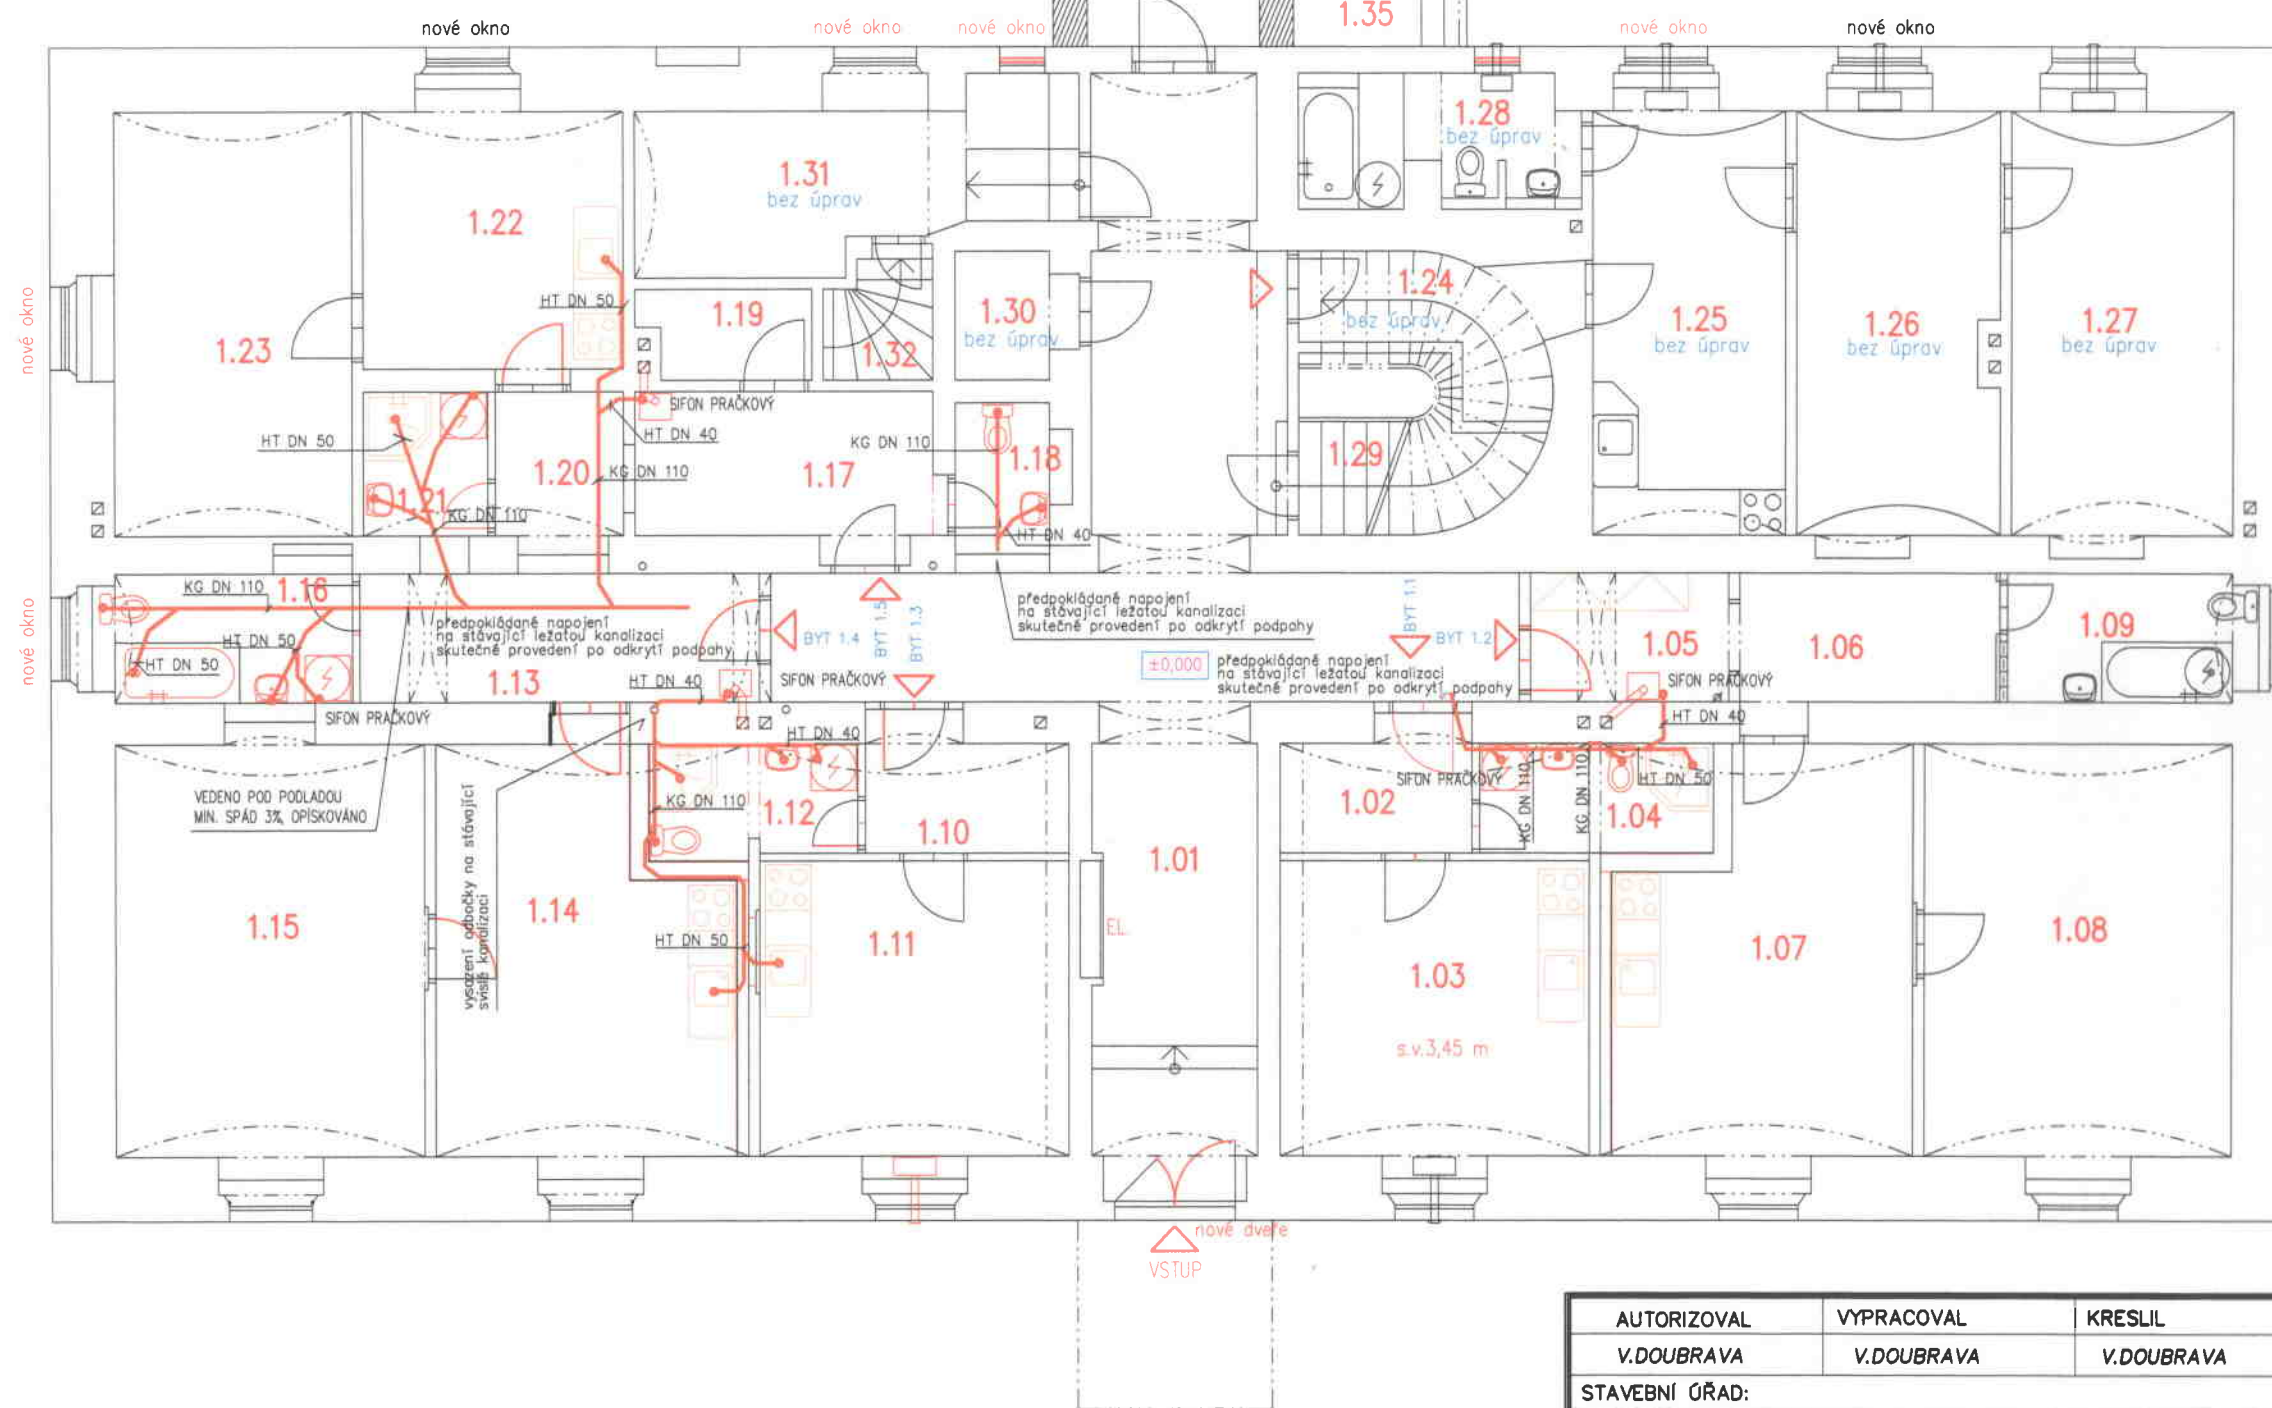

LEGENDA MÍSTNOSTÍ		
Č. MÍST.	ÚČEL PROSTORU	m ²
1.01	CHODBA	46,7
1.02	PŘEDSÍŇ	4,3
1.03	OBYTNÁ KUCHYŇ	16,4
1.04	KOUPELNA + WC	4,5
1.05	PŘEDSÍŇ	4,5
1.06	CHODBA	6,2
1.07	OBYTNÁ KUCHYŇ	19,5
1.08	POKOJ	22,8
1.09	KOUPELNA + WC	5,6
1.10	PŘEDSÍŇ	4,5
1.11	OBYTNÁ KUCHYŇ	16,4
1.12	KOUPELNA + WC	4,1
1.13	PŘEDSÍŇ	9,0
1.14	OBYTNÁ KUCHYŇ	20,0
1.15	POKOJ	23,1
1.16	KOUPELNA + WC	6,0
1.17	PŘEDSÍŇ	8,1
1.18	WC	2,5
1.19	KOMORA	2,6
1.20	CHODBA	3,5
1.21	KOUPELNA	3,1
1.22	OBYTNÁ KUCHYŇ	12,3
1.23	POKOJ	18,1
1.24	PŘEDSÍŇ	5,4
1.25	OBYTNÁ KUCHYŇ	14,7
1.26	POKOJ	15,3
1.27	LOŽNICE	17,3
1.28	KOUPELNA + WC	6,2

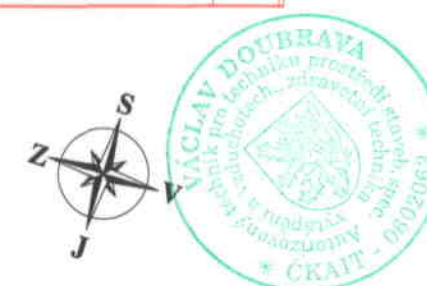

PARÉ.

AUTORIZOVAL V.DOUBRAVA	VYPRACOVAL V.DOUBRAVA	KRESLIL V.DOUBRAVA	Václav Doubrava KLIPEC 25, 289 41 PŘOV	
STAVEBNÍ ÚŘAD:			TPS	
INVESTOR: Město Kolín, Karlovo náměstí 45, Kolín I			DATUM ÚNOR 2016	
AKCE, MÍSTO STAVEBNÍ ÚPRAVY ČÁSTI BYTOVÉHO DOMU – SOCIÁLNÍ BYDLNÍ Tovární čp.45, Kolín V			ČÍSLO ZAKÁZKY	
ČÁST: D.1.4 Zařízení zdravotně tech. instalací			STUPEŇ PD PD PRO STAVEBNÍ ŘÍZENÍ	
VÝKRES: VNITŘNÍ KANALIZACE –1. NP			MĚŘÍTKO 1:100	ČÍSLO VÝKRESU D.1.4.2