


LEGENDA MÍSTNOSTÍ :

Č.M.	NÁZEV MÍSTNOSTÍ	PLOCHA [m²]
1.01	CHODBA	4,00
1.02	WC ZTP	2,60
1.03	UMÝVÁRNA WC ŽENY	4,60
1.04	PŘEDSÍŇ WC ŽENY	1,90
1.05	WC ŽENY	1,40
1.06	WC ŽENY	1,40
1.07	ÚKLID	1,10
1.08	UMÝVÁRNA WC MUŽI	3,50
1.09	PŘEDSÍŇ WC MUŽI, PISOÁRY	5,40
1.10	WC MUŽI	1,20
1.11	WC MUŽI	1,40

SCHÉMA OBJEKTU :

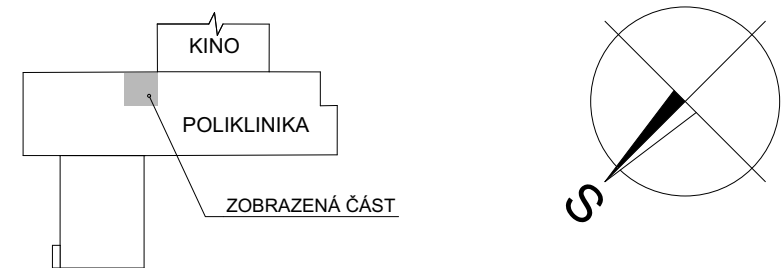

PROJEKTOVÁ DOKUMENTACE PRO VYDÁNÍ STAVEBNÍHO POVOLENÍ

ZODPOVĚDNÝ PROJEKTANT Ing. KADLEČEK JIŘÍ	VYPRACOVAL PETR BAREŠ	KRESLIL PETR BAREŠ	<b>AIZPROJECT</b> spol. s r.o. Plynářská 830, 280 02 Kolín IV IČO: 272 10 341 · DIČ: CZ 272 10341 Tel: 321 728 755	
KRAJ STŘEDOČESKÝ		MěÚ KOLÍN		
STAVEBNÍK: MĚSTO KOLÍN, KARLOVO NÁMĚSTÍ 78, 280 02 KOLÍN I				
AKCE		<b>POLIKLINIKA KOLÍN</b> <b>VEŘEJNÉ WC</b> SMETANOVA 764, 280 02 KOLÍN IV		DATUM 12/2016
OBSAH		<b>VYTÁPĚNÍ - PŮDORYS I.NP (±0,000)</b>		Č.ZAK. CT16 - 33
				FORMÁT 2×A4
				MĚŘÍTKO 1:50
				Č.VÝKRESU CT1633 - UT01