


PROVEDENÍ KABELOVÝCH TRAS SLABOPROUDU:
- ROZVODY V SUTERÉNU MUZEA VEDENY
PŘEVÁŽNĚ POD PODLAHOU V CHRÁNIČKÁCH
- PŘÍVODY OD ZEMĚ K JEDNOTLIVÝM ZAŘÍZENÍM
VEDENY PŘÍZNANOU TRASOU - SLABOPROUDÝMI KABELY
V OHEBNÝCH ČERNÝCH TRUBKÁCH VZHLÉDU SILOVÝCH
KABELŮ UCHYCENÝMI NA BAKELITOVÝCH-RETRO PŘÍCHYTKÁCH

KABELOVÉ PŘÍVODY
Z VENKOVNÍHO PROSTORU
PARKÁNU

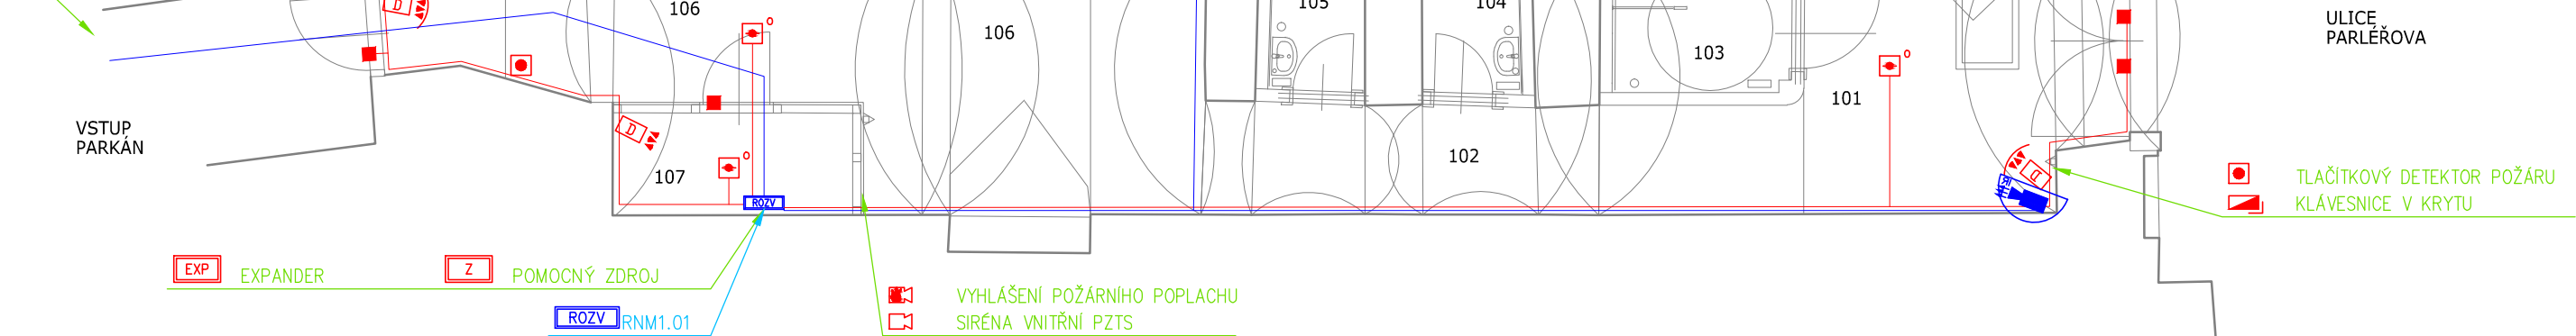

KNIHOVNA ZNAČEK PZTS

 
- OVLÁDACÍ KLÁVESNICE V KRYTU
- EXPANDER
- POMOCNÝ ZDROJ
- MAGNETICKÝ KONTAKT (MK)
- INSTALACE ZÁVRTNÁ
- DUÁLNÍ DETEKTOR POHYBU
- DUÁLNÍ DETEKTOR VYBAVENÝ FUNKCÍ ATIMASKING (DDAM)
- SIRÉNA VNITŘNÍ
- TLAČÍTKOVÝ DETEKTOR POŽÁRU ZABEZPEČOVACÍHO SYSTÉMU
- OPTICKÝ DETEKTOR POŽÁRU ZABEZPEČOVACÍHO SYSTÉMU
- VNITŘNÍ SIRÉNA SYSTÉMU PZTS PRO VYHLÁŠENÍ POŽÁRNÍHO POPLACHU
- KABELOVÉ TRASY PZTS

KNIHOVNA ZNAČEK CCTV

- RNM1.01
- VNITŘNÍ IP KAMERA V PŮLKULOVÉM KRYTU
- KABELOVÉ TRASY CCTV

POZNÁMKA:

VZHLED PRVKŮ JEDNOTLIVÝCH TECHNOLOGIÍ STEJNĚ JAKO JEJICH PŘESNÉ UMÍSTĚNÍ VČETNĚ UMÍSTĚNÍ JEDNOTLIVÝCH KABELOVÝCH TRAS BUDE PRECIZOVÁNO PŘI VLASTNÍ INSTALACI SE ZÁSTUPCI INVESTORA (UŽIVATELE) A ZÁSTUPCI NÁRODNÍHO PAMÁTKOVÉHO ÚSTAVU



TABULKA MÍSTNOSTÍ SUTERÉNU MUZEA (REKONSTRUOVANÁ ČÁST)

Č.	Název místnosti
101	HLAVNÍ VSTUP
102	CHODBA
103	WC INVALIDI
104	WC ŽENY
105	WC MUŽI
106	VEDLEJŠÍ VSTUP
107	SKLAD

V MÍSTNOSTECH BUDE PROVEDENA KOMPLETNÍ REKONSTRUKCE STÁVAJÍCÍ PODLAHY VČETNĚ JEJÍ POCHŮZNÉ ČÁSTI

ULICE
PARLÉŘOVA

AUTOR NÁVRHU:	VYPRACOVAL:	ZODPOVĚDNÝ PROJEKTANT:	GENERÁLNÍ PROJEKTANT
Ing. Radek Pírek Michal Holub	Ing. Radek Pírek Michal Holub	Ing. Ivo Skoták autorizovaný inženýr č. autorizace: 1003896	Ateliér Masák & Partner, s.r.o. Rooseveltova 39/575, 160 00 Praha 6 - Bubeneč, IČ: 27086631
HIP:			
Václav Jankovský, DiS.			
STAVEBNÍK:	Město Kolín, Karlovo náměstí 78, 280 12, Kolín		STUPEŇ PROJEKTU: DZS
AKCE:	PROJEKTOVÁ DOKUMENTACE STAVEBNÍCH ÚPRAV V AREÁLU KOSTELA SV. BARTOLOMĚJE - PARKÁN		DATUM: 06/2016 Č. PARÉ:
			MĚŘÍTKO: 1:80
OBJEKT:	SO 02- SUTERÉN MUZEA		Č.OBJEKTU: D.1.02
ODDÍL:	TECHNIKA PROSTŘEDÍ STAVEB		Č. ODDÍLU: D.1.4
PODODDÍL:	ZAŘÍZENÍ SLABOPROUDÉ ELEKTROTECHNIKY		Č. PODODDÍLU: D.1.4.e
NÁZEV:	PŮDORYS 1.PP, SUTERÉN MUZEA, č.p. 35		Č. VÝKRESU: D.1.4.e.02