


- LEGENDA POUŽITÝCH ZNAČEK (S005 – Parter)

 - STÁVAJÍCÍ ROZVADĚČ NN V NOVE INSTALACI POUŽITÝ DLE POPISU
 - NOVÝ ROZVADĚČ NN
 - VENKOVNÍ PLASTOVÁ ZEMNÍ VODOTĚSNÁ KRABICE MIKROSACHTA PRO INSTALACI POD ZEM ČÍSLO 3
 - VENKOVNÍ ROZVODNÝ SLOUPEK ZÁSUVKA 400V, 16A, 3N+PE ZÁSUVKA 230V, 16V, 1N+PE ZÁSUVKA 230V, 16V, 1N+PE
 - STÁVAJÍCÍ TRASY SILNOPROUD – PODZEMNÍ VEDENÍ NN DO 1kV
 - STÁVAJÍCÍ POUŽITÉ TRASY SILNOPROUD – PODZEMNÍ VEDENÍ NN DO 1kV
 - NOVÉ TRASY SILNOPROUD – PODZEMNÍ VEDENÍ NN DO 1kV
 - NOVÉ TRASY
 - ÚZEMNÍ BLESKOVODU PÁSOVINOU VE VÝKÖPECH
- LEGENDA POUŽITÝCH ZNAČEK (S001 Parkán)

 - NOVÝ ROZVADĚČ NN
 - SILOVÁ ZÁSUVKA PRO PROVOZNI POTŘEBY
 - JEDNOPÓLOVÝ SPÍNAČ – 1
 - SVĚTLO DOMEK
 - NOVÉ TRASY SILNOPROUD PODZEMNÍ VEDENÍ NN DO 1kV

- LEGENDA SVÍTIDEL - ZAHRADNÍ DOMEK
- Prisazené svítidlo hist. designu typu downlight
 - Spinatelné
 - max. 1x100W E27 teplé bílá odpovídající LED retrofit

- LEGENDA TERÉN:
- T1 – Uložení kabelového vedení ve volném terénu.
 - T2 – Uložení kabelového vedení ve zpevněných páslech vozovky 40t a přidruženého prostoru vozovky, které slouží k provozu nebo stání vozidel.
 - T3 – Uložení kabelového vedení ve zpevněných páslech přidruženého prostoru vozovky, které neslouží k provozu nebo stání vozidel (např. chodník).

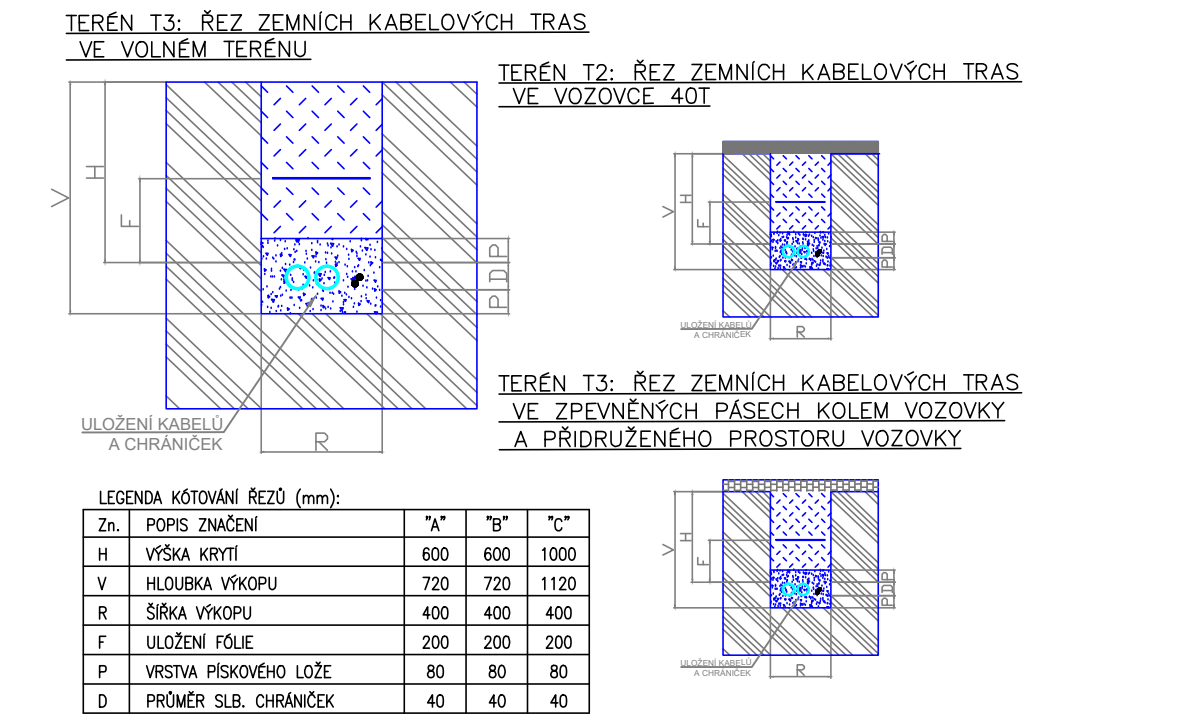

- LEGENDA ROZVODŮ SÍTÍ
- UPŘESNĚNÍ ROZVODŮ VIZ POPIS ČERNÉ – STÁVAJÍCÍ ROZVODY POUŽITÉ BAREVNÉ – NOVE ROZVODY (SLABO A NN)
- SILNOPROUD- PODZEMNÍ VEDENÍ NN DO 1kV
 - SILNOPROUD- PODZEMNÍ VEDENÍ VN DO 35kV
 - SILNOPROUD- SLAVNOSTNÍ OSVĚTLENÍ
 - SLABOPROUDÉ VEDENÍ- TELEFON
 - VEŘEJNÉ OSVĚTLENÍ

ČERNOU BARVOU JSOU ZAKRESLENY STÁVAJÍCÍ INSTALACE A INSTALACE V NKP, BAREVNĚ INSTALACE NA PARKÁNE			
AUTOR NÁVRHU:	VYPRACOVAL:	ZODPOVĚDNÝ PROJEKTANT:	GENERÁLNÍ PROJEKTANT:
Ing. Radek Pírek Michal Holub	Ing. Radek Pírek Michal Holub	Ing. Ivo Kotátek autORIZOVANÝ INŽENÝR č. autorizace: 1003896	Ateliér Masák & Partner, s.r.o. Rooseveltova 39/575, 160 00 Praha 6 - Bubeneč, IČ: 27086631
HIP:	Václav Jankovský, DIS.		
STAVEBNÍK:	Město Kolín, Karlovo náměstí 78, 280 12, Kolín		STUPEŇ PROJEKTU: DZS
AKCE:	PROJEKTOVÁ DOKUMENTACE STAVEBNÍCH ÚPRAV V AREÁLU KOSTELA SV. BARTOLOMĚJE - PARKÁN		DATUM: 06/2016 MĚŘÍTKO: 1:200 Č. OBJEKTU: D.1.01 Č. ODŮLU: D.1.4 Č. PODODŮLU: D.1.4.a Č. VÝKRESU: D.1.4.a.02
OBJEKT:	SO 01- PARKÁN		Č. PARÉ:
ODDÍL:	TECHNICKÁ PROSTŘEDÍ STAVB		
PODODDÍL:	ZAŘÍZENÍ SILNOPROUDÉ ELEKTROTECHNIKY		
NÁZEV:	PŮDORYS PARKÁN		

POZNÁMKA:

VZHLED PRVKŮ JEDNOTLIVÝCH TECHNOLOGIÍ STEJNĚ JAKO JEJICH PŘESNÉ UMÍSTĚNÍ VČETNĚ UMÍSTĚNÍ JEDNOTLIVÝCH KABELOVÝCH TRAS BUDE PRECIZOVÁNO PŘI VLASTNÍ INSTALACI SE ZÁSTUPCI INVESTORA (UŽIVATELE) A ZÁSTUPCI NÁRODNÍHO PAMÁTKOVÉHO ÚSTAVU